
 


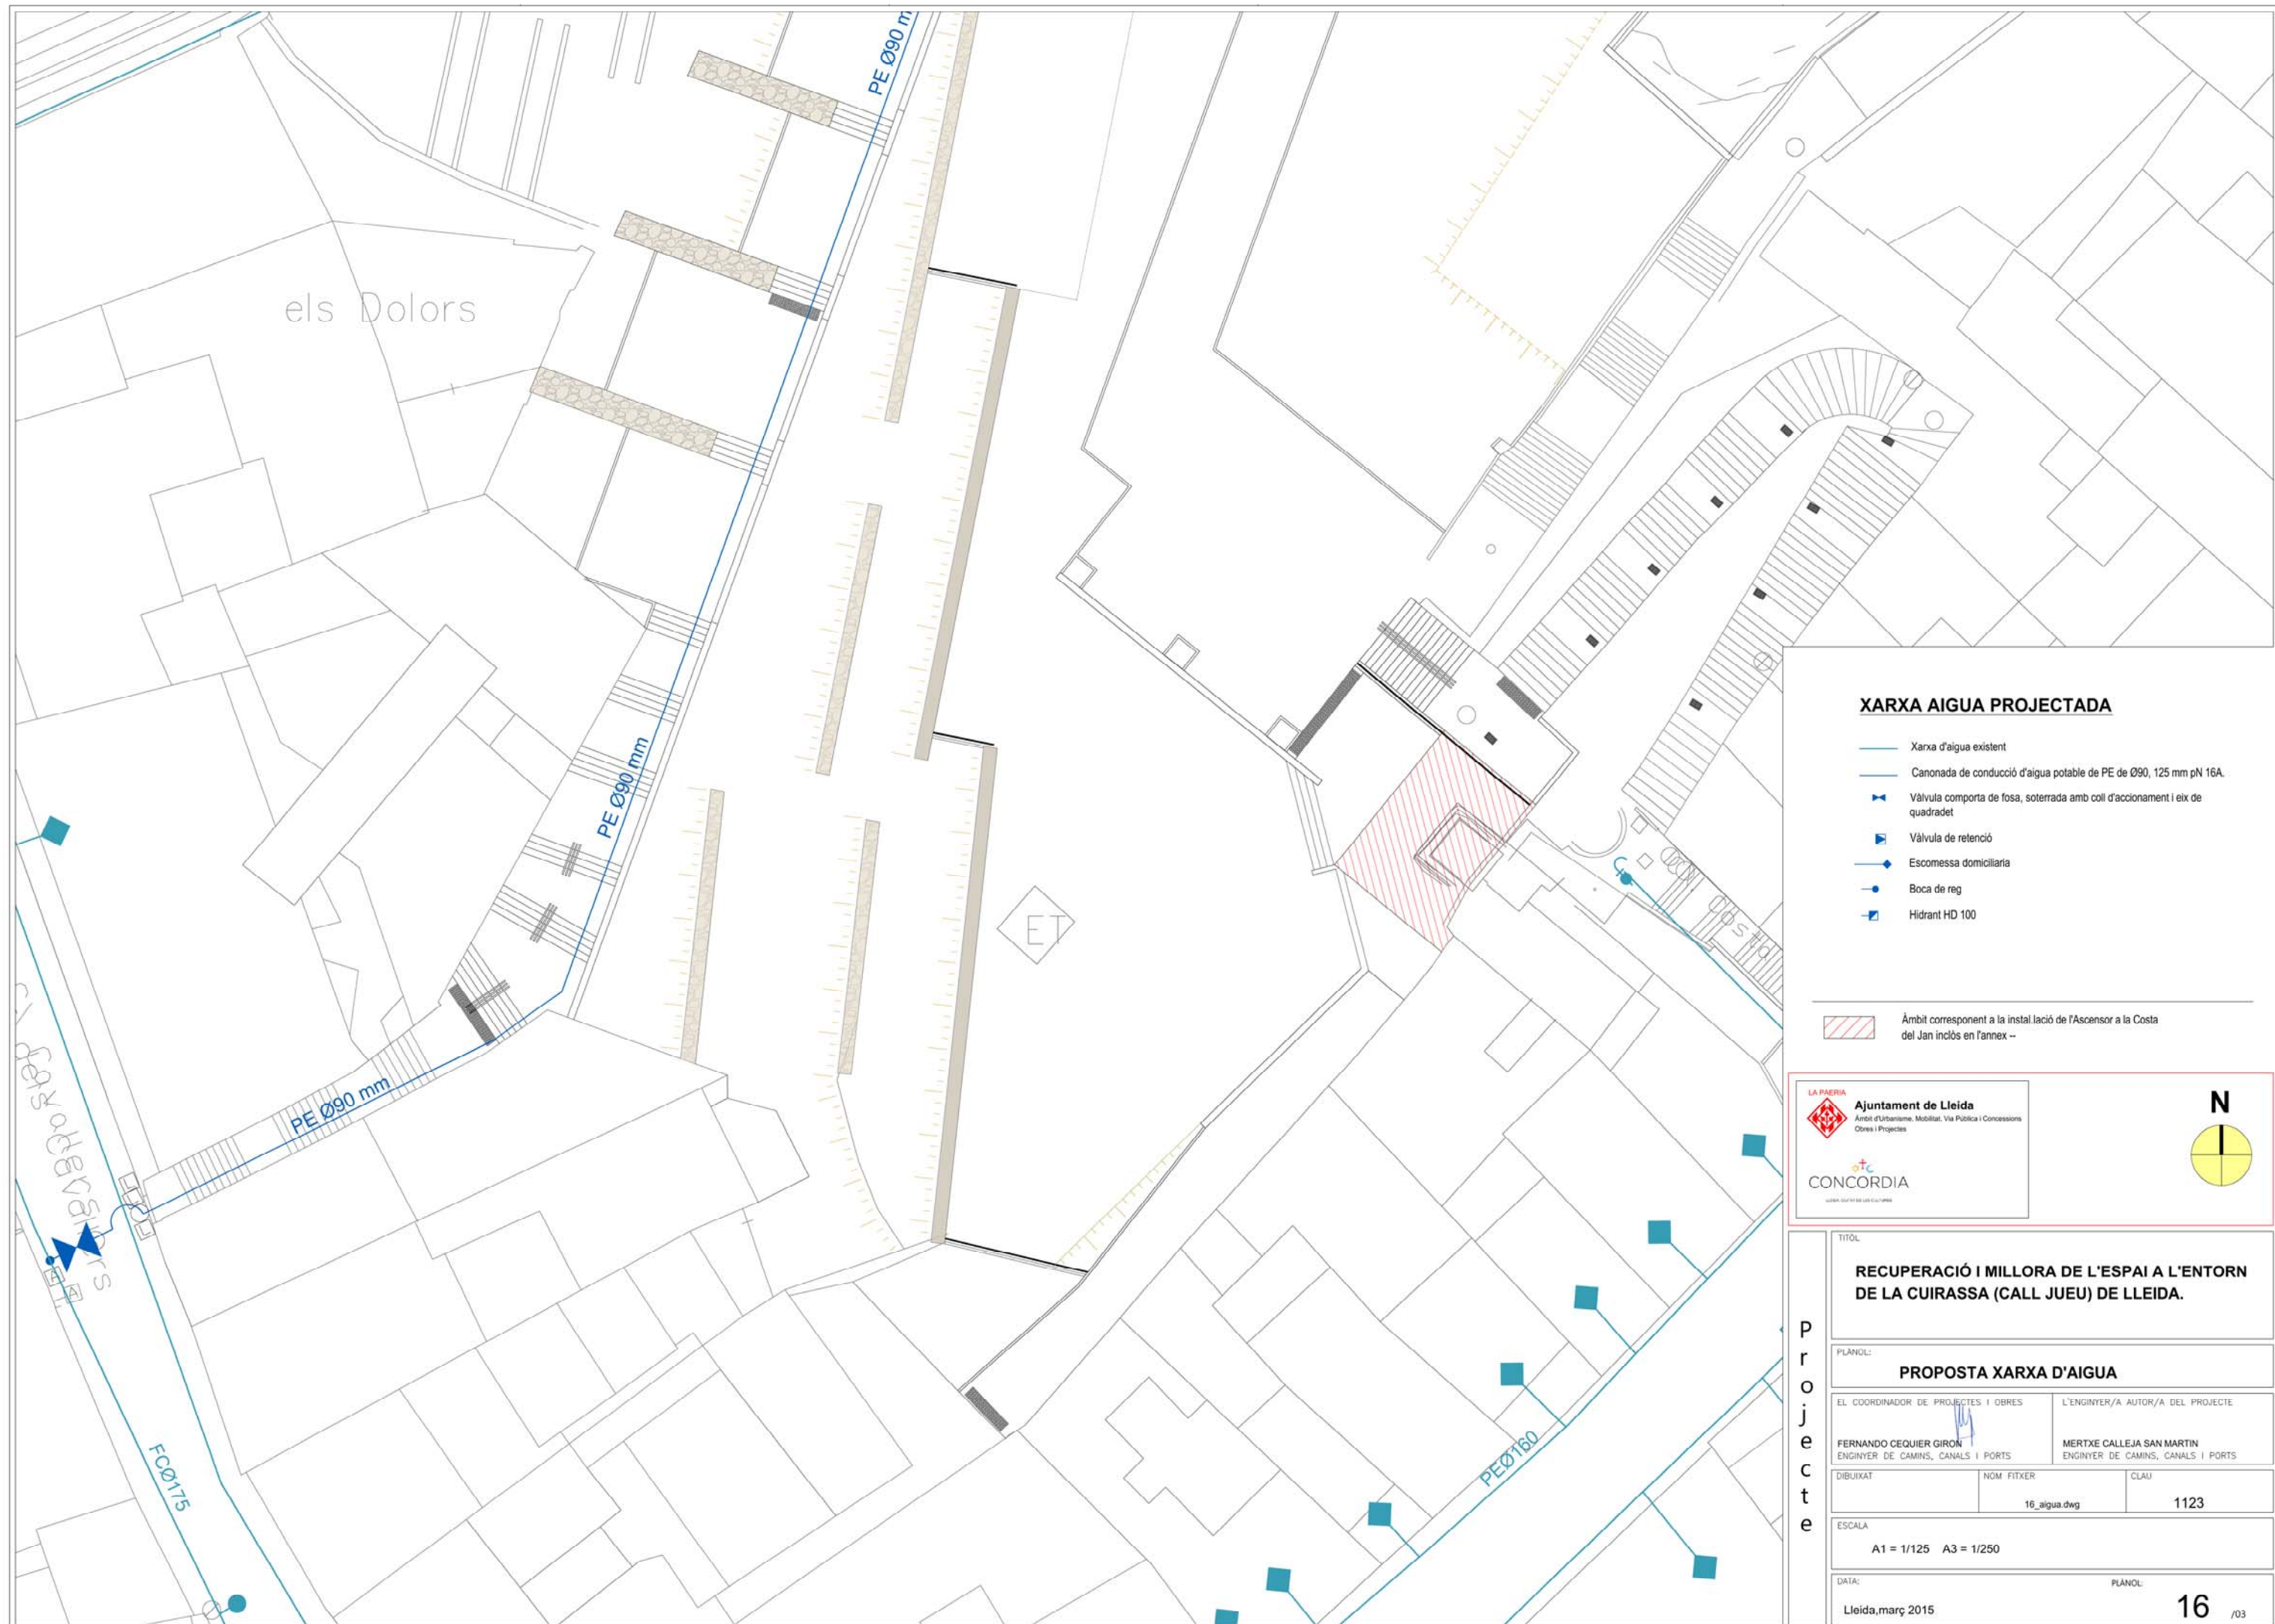

XARXA AIGUA PROJECTADA

- Xarxa d'aigua existent
- Canonada de conducció d'aigua potable de PE de Ø90, 125 mm pN 16A.
- Vàlvula comporta de fosa, soterrada amb coll d'accionament i eix de quadradet
- Vàlvula de retenció
- Escomessa domiciliaria
- Boca de reg
- Hidrant HD 100

Àmbit corresponent a la instal·lació de l'Ascensor a la Costa del Jan inclòs en l'annex --




TÍTOL:
RECUPERACIÓ I MILLORA DE L'ESPAI A L'ENTORN DE LA CUIRASSA (CALL JUEU) DE LLEIDA.

PLÀNOL:
PROPOSTA XARXA D'AIGUA

EL COORDINADOR DE PROJECTES I OBRES		L'ENGINYER/A AUTOR/A DEL PROJECTE	
FERNANDO CEQUIER GIRON ENGINYER DE CAMINS, CANALS I PORTS		MERTXE CALLEJA SAN MARTIN ENGINYER DE CAMINS, CANALS I PORTS	
DIBUIXAT	NOM FITXER	CLAU	
	16_aigua.dwg	1123	

ESCALA
A1 = 1/125 A3 = 1/250

DATA: Lleida, març 2015 PLÀNOL: 16 /03

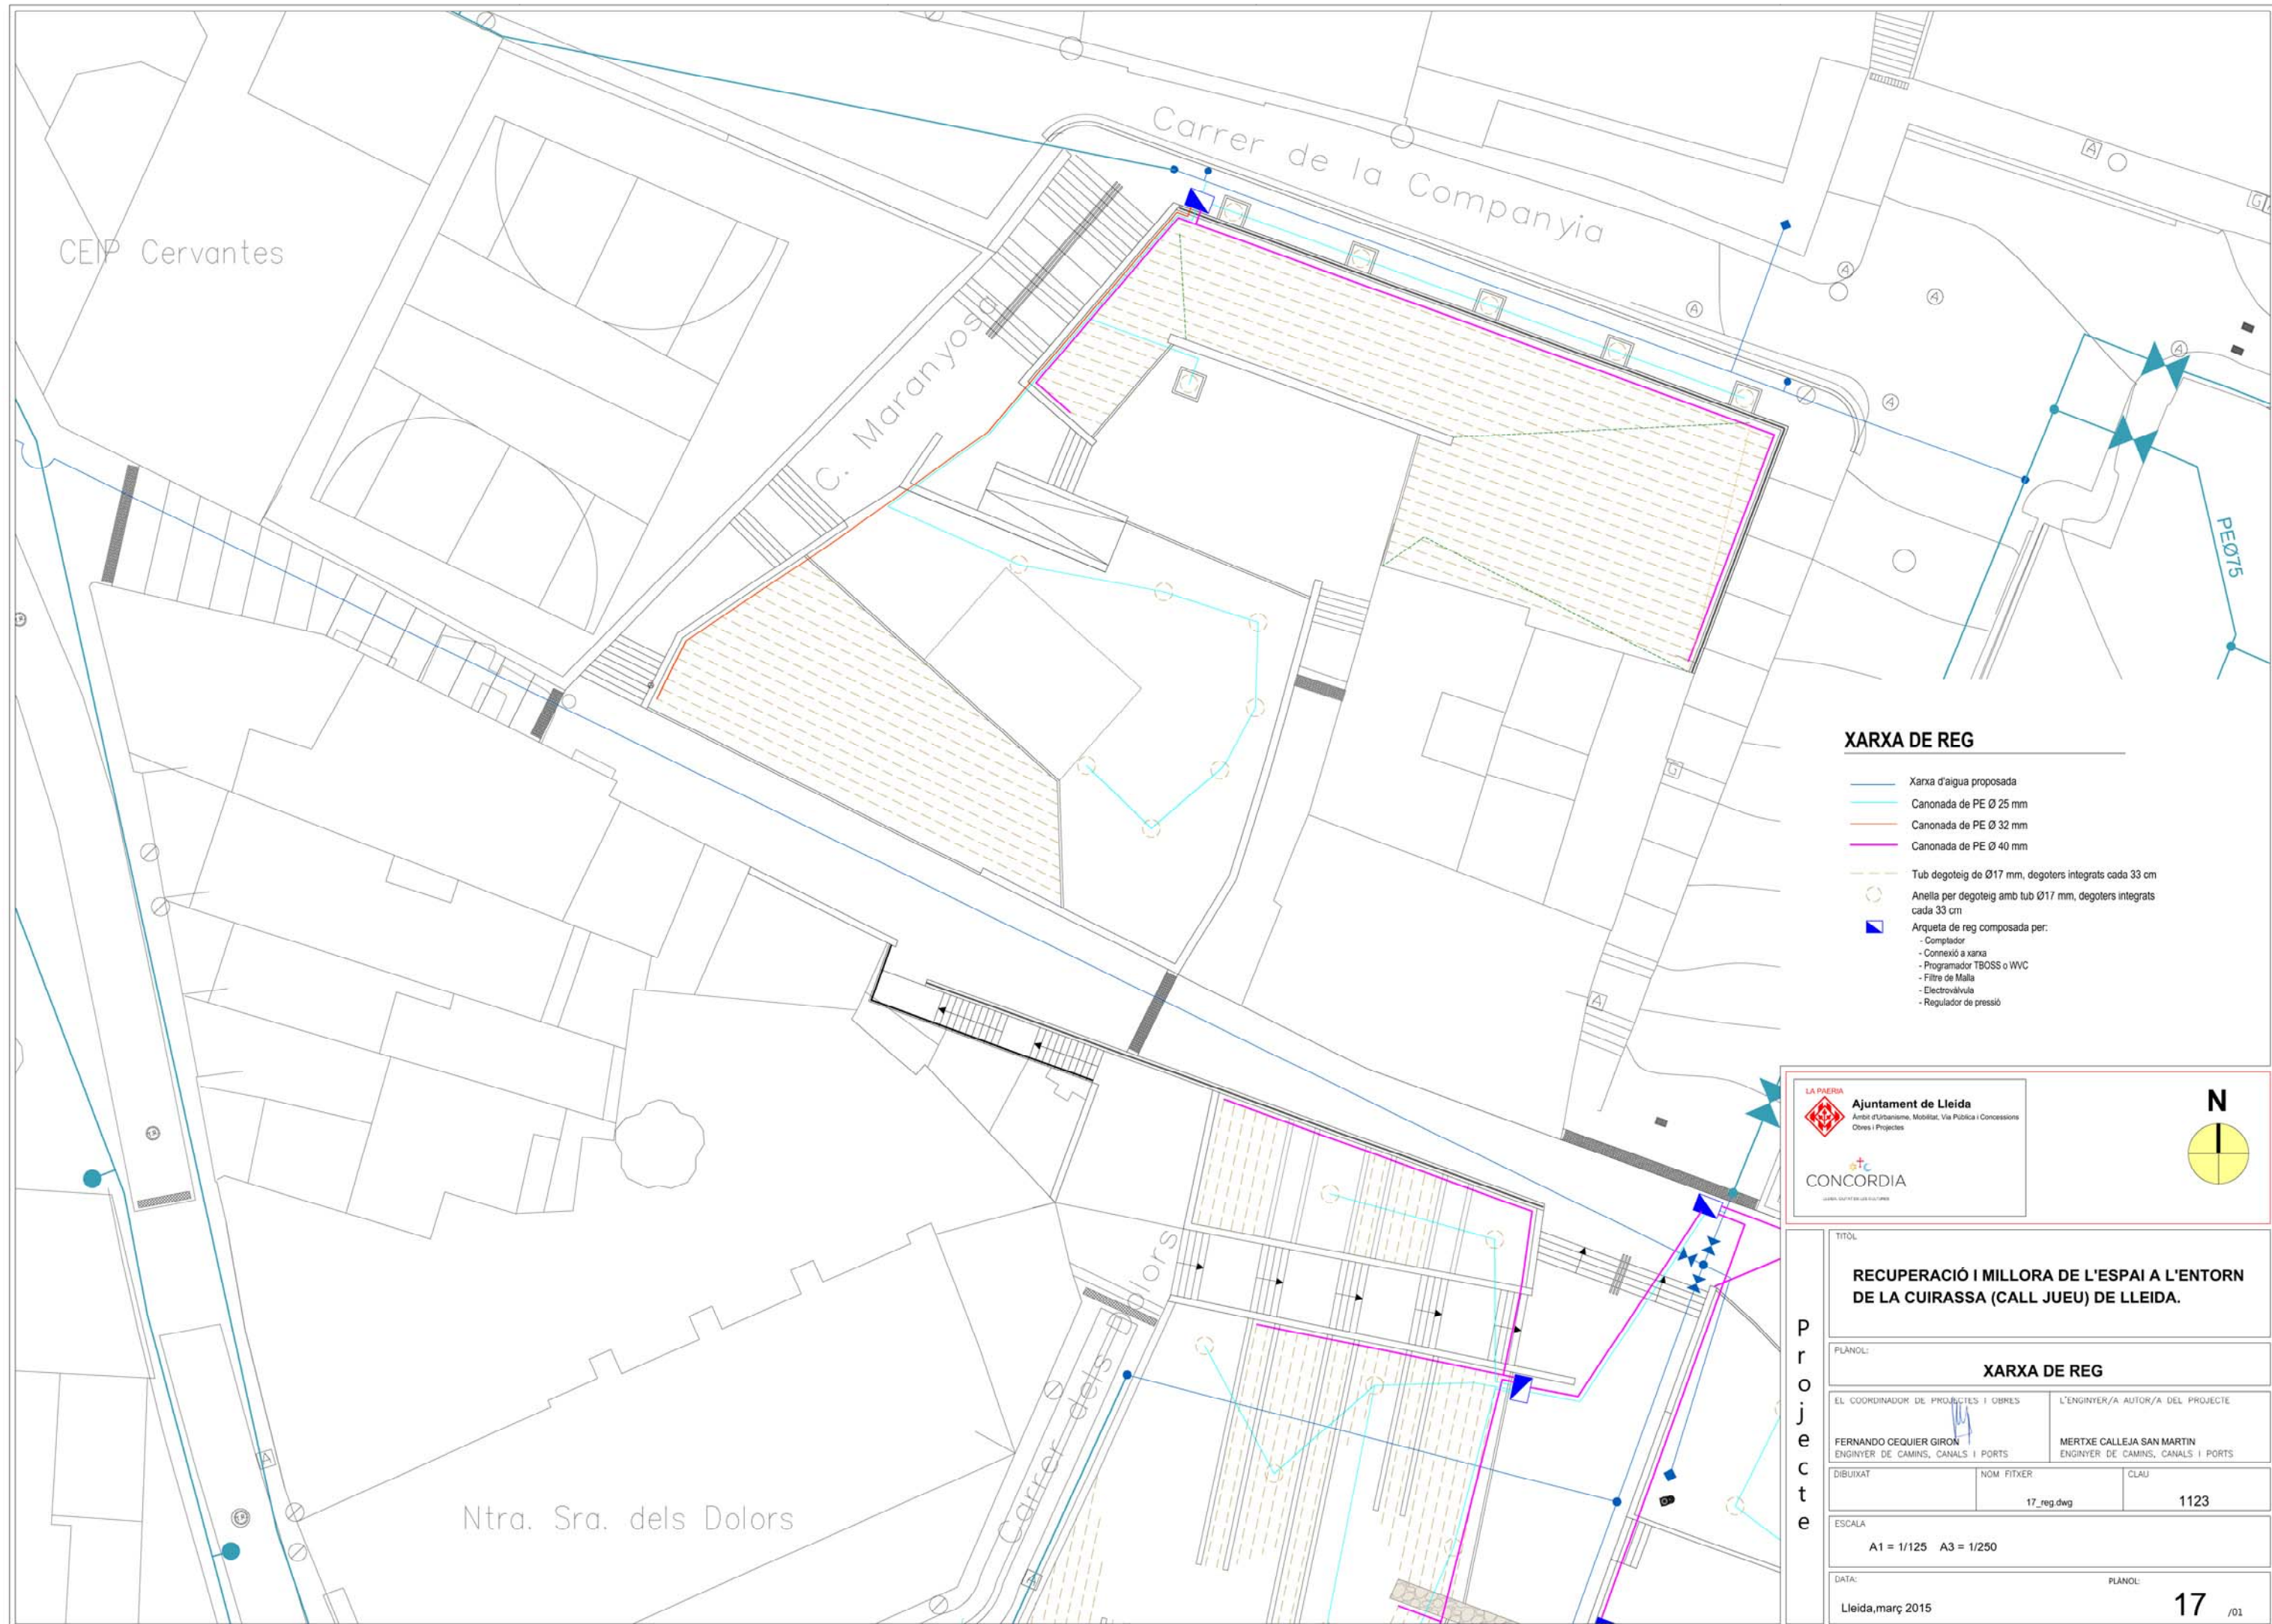

LA PAERBA

Ajuntament de Lleida


Àmbit d'Urbanisme, Mobilitat, Via Pública i Concessions
Obres i Projectes

CONCORDIA

LLIBRIA, QUALITAT I SERVEI ALS CIUTADANS


N

TÍTOL:		
RECUPERACIÓ I MILLORA DE L'ESPAI A L'ENTORN DE LA CUIRASSA (CALL JUEU) DE LLEIDA.		
PLANOL:		
XARXA DE REG		
EL COORDINADOR DE PROJECTES I OBRES		L'ENGINYER/A AUTOR/A DEL PROJECTE
FERNANDO CEQUIER GIRON ENGINYER DE CAMINS, CANALS I PORTS		MERTXE CALLEJA SAN MARTIN ENGINYER DE CAMINS, CANALS I PORTS
DIBUIXAT	NOM FITXER	CLAU
	17_reg.dwg	1123
ESCALA		
A1 = 1/125 A3 = 1/250		
DATA:		PLANOL:
Lleida, març 2015		17 /01

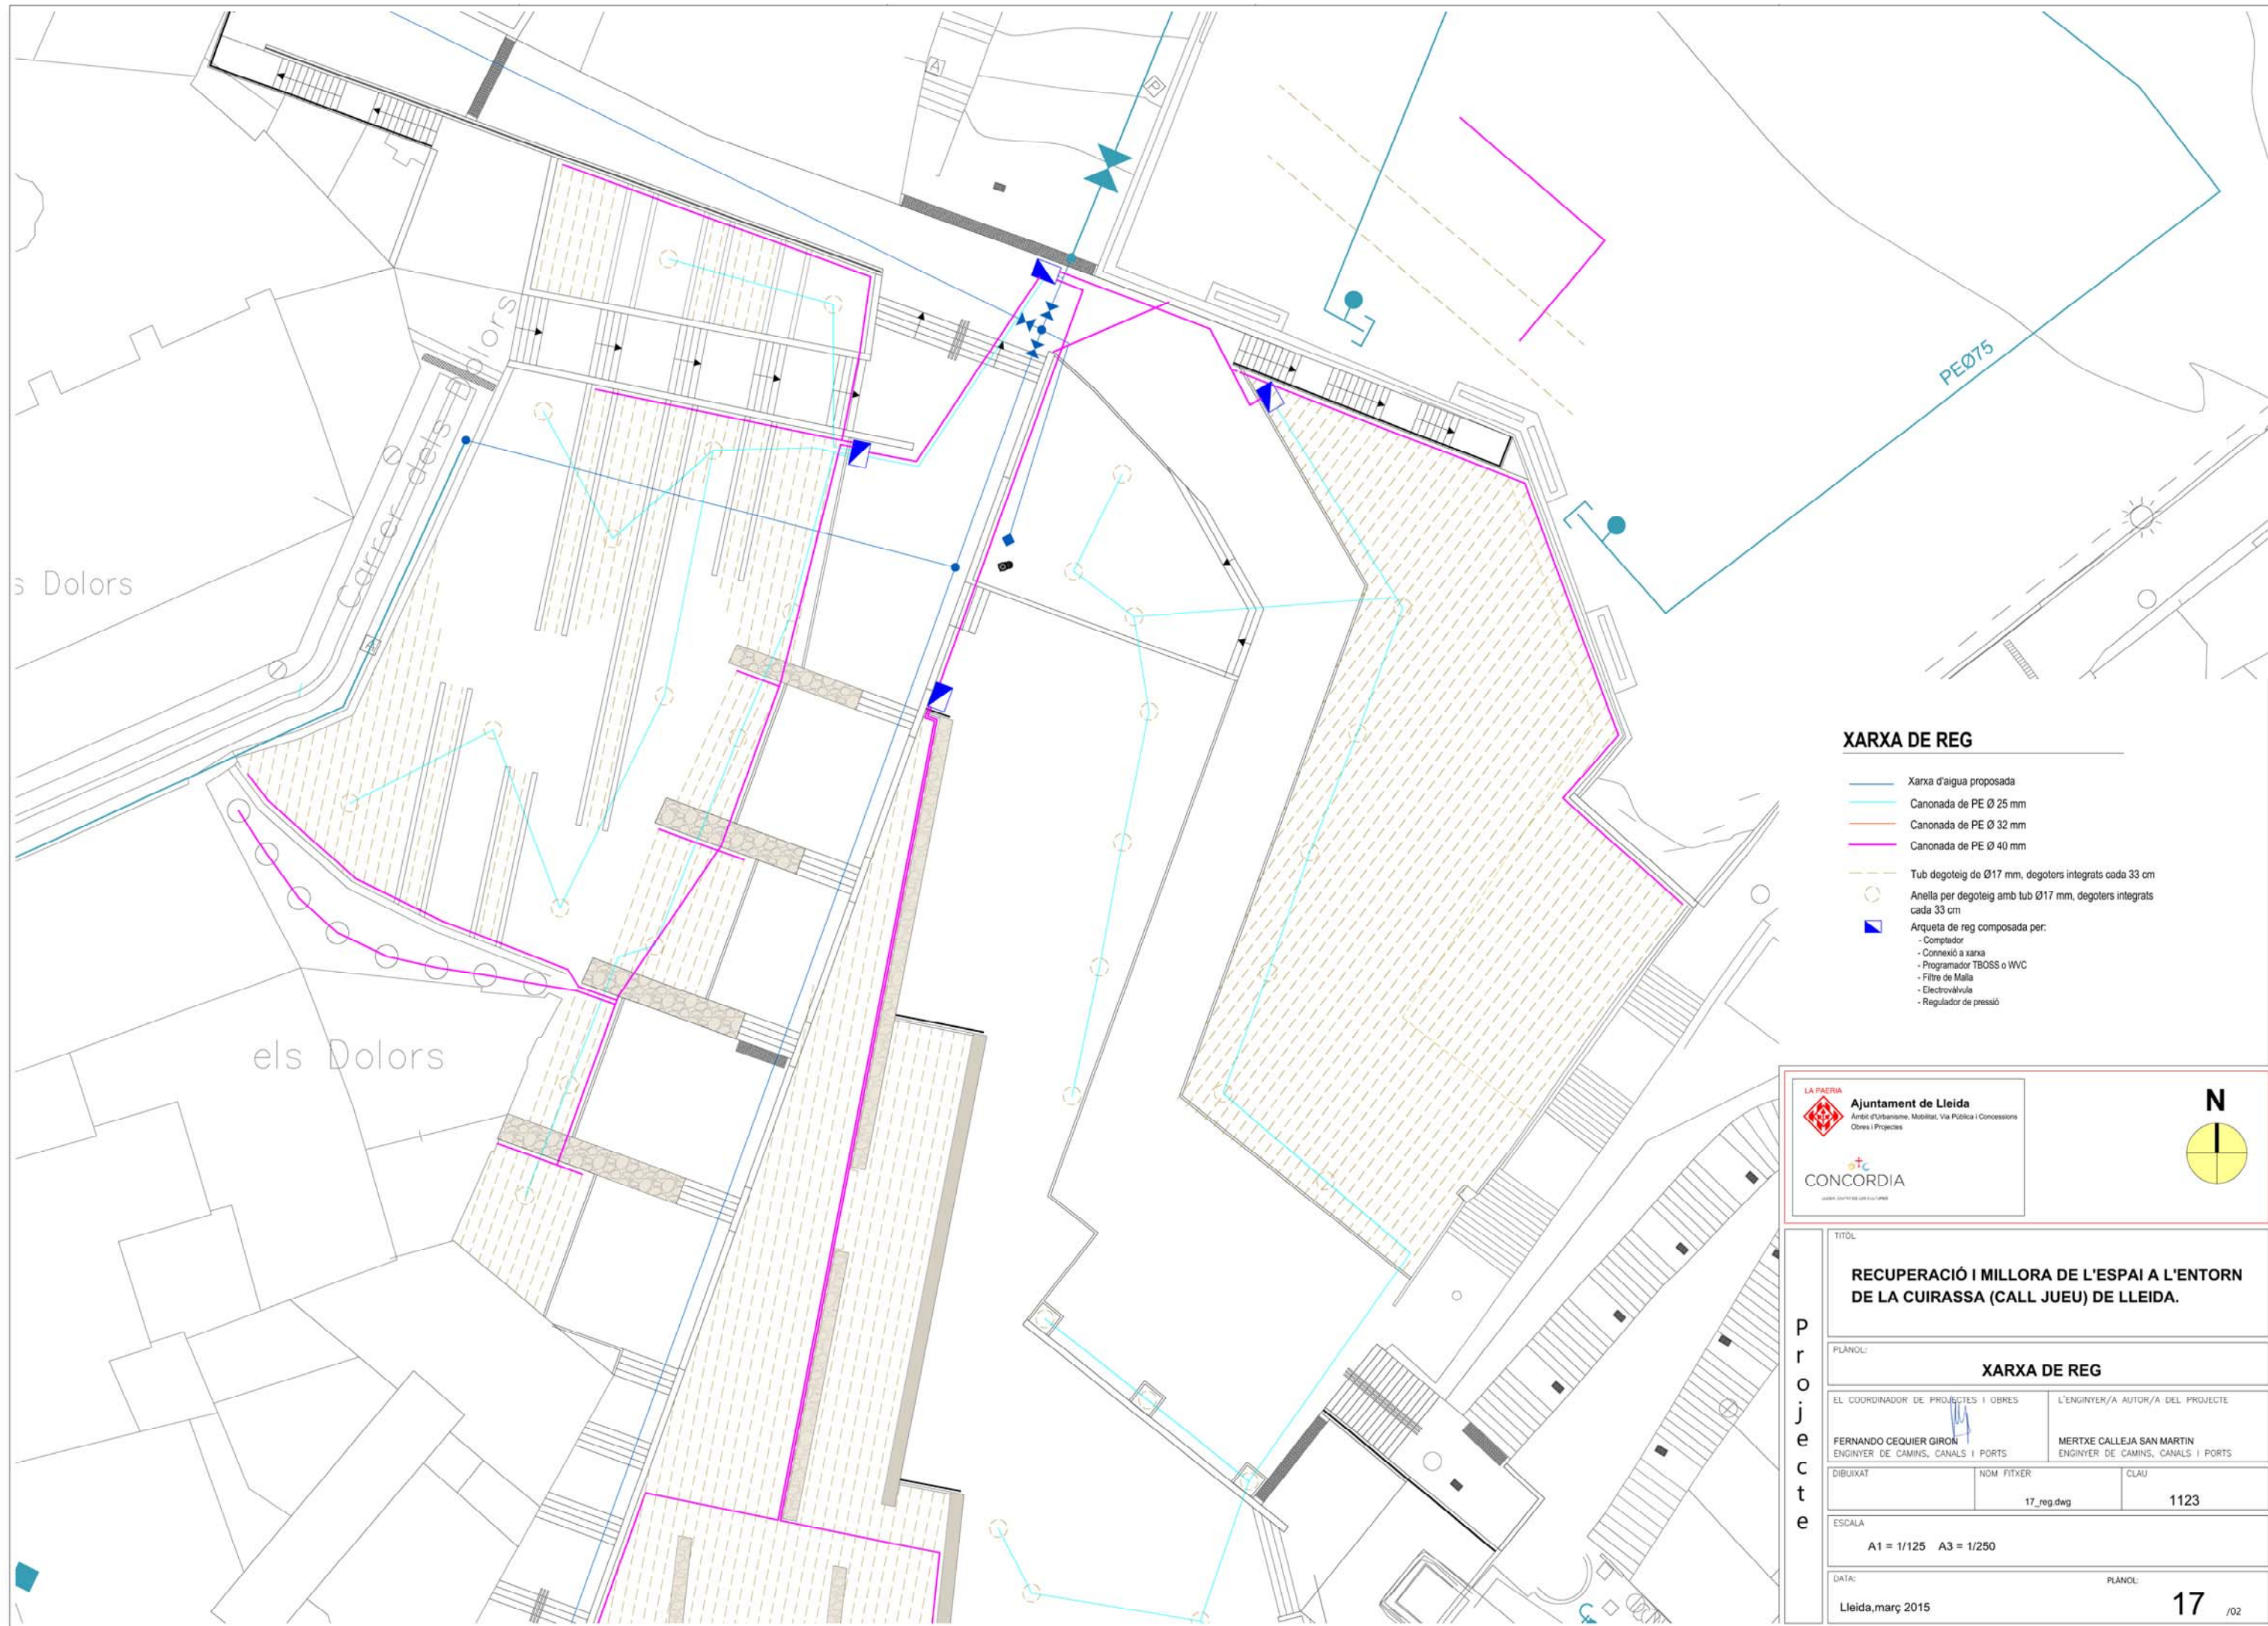


XARXA DE REG

 - Xarxa d'aigua proposada
- Canonada de PE Ø 25 mm
- Canonada de PE Ø 32 mm
- Canonada de PE Ø 40 mm
- Tub degoteig de Ø17 mm, degoters integrats cada 33 cm
- Anella per degoteig amb tub Ø17 mm, degoters integrats cada 33 cm
- Arqueta de reg composta per:
 - Comptador
 - Connexió a xarxa
 - Programador TBOSS o WVC
 - Filtre de Malla
 - Electrovalvula
 - Regulador de pressió



TÍTOL		
RECUPERACIÓ I MILLORA DE L'ESPAI A L'ENTORN DE LA CUIRASSA (CALL JUEU) DE LLEIDA.		
PLANOL:		
XARXA DE REG		
EL COORDINADOR DE PROJECTES I OBRES		L'ENGINYER/A AUTOR/A DEL PROJECTE
FERNANDO CEGUIER GIRON ENGINYER DE CAMINS, CANALS I PORTS		MERTXE CALLEJA SAN MARTIN ENGINYER DE CAMINS, CANALS I PORTS
DIBUIXAT	NOM FITXER	CLAU
	17_reg.dwg	1123
ESCALA		
A1 = 1/125 A3 = 1/250		
DATA:		PLANOL:
Lleida, març 2015		17 /02

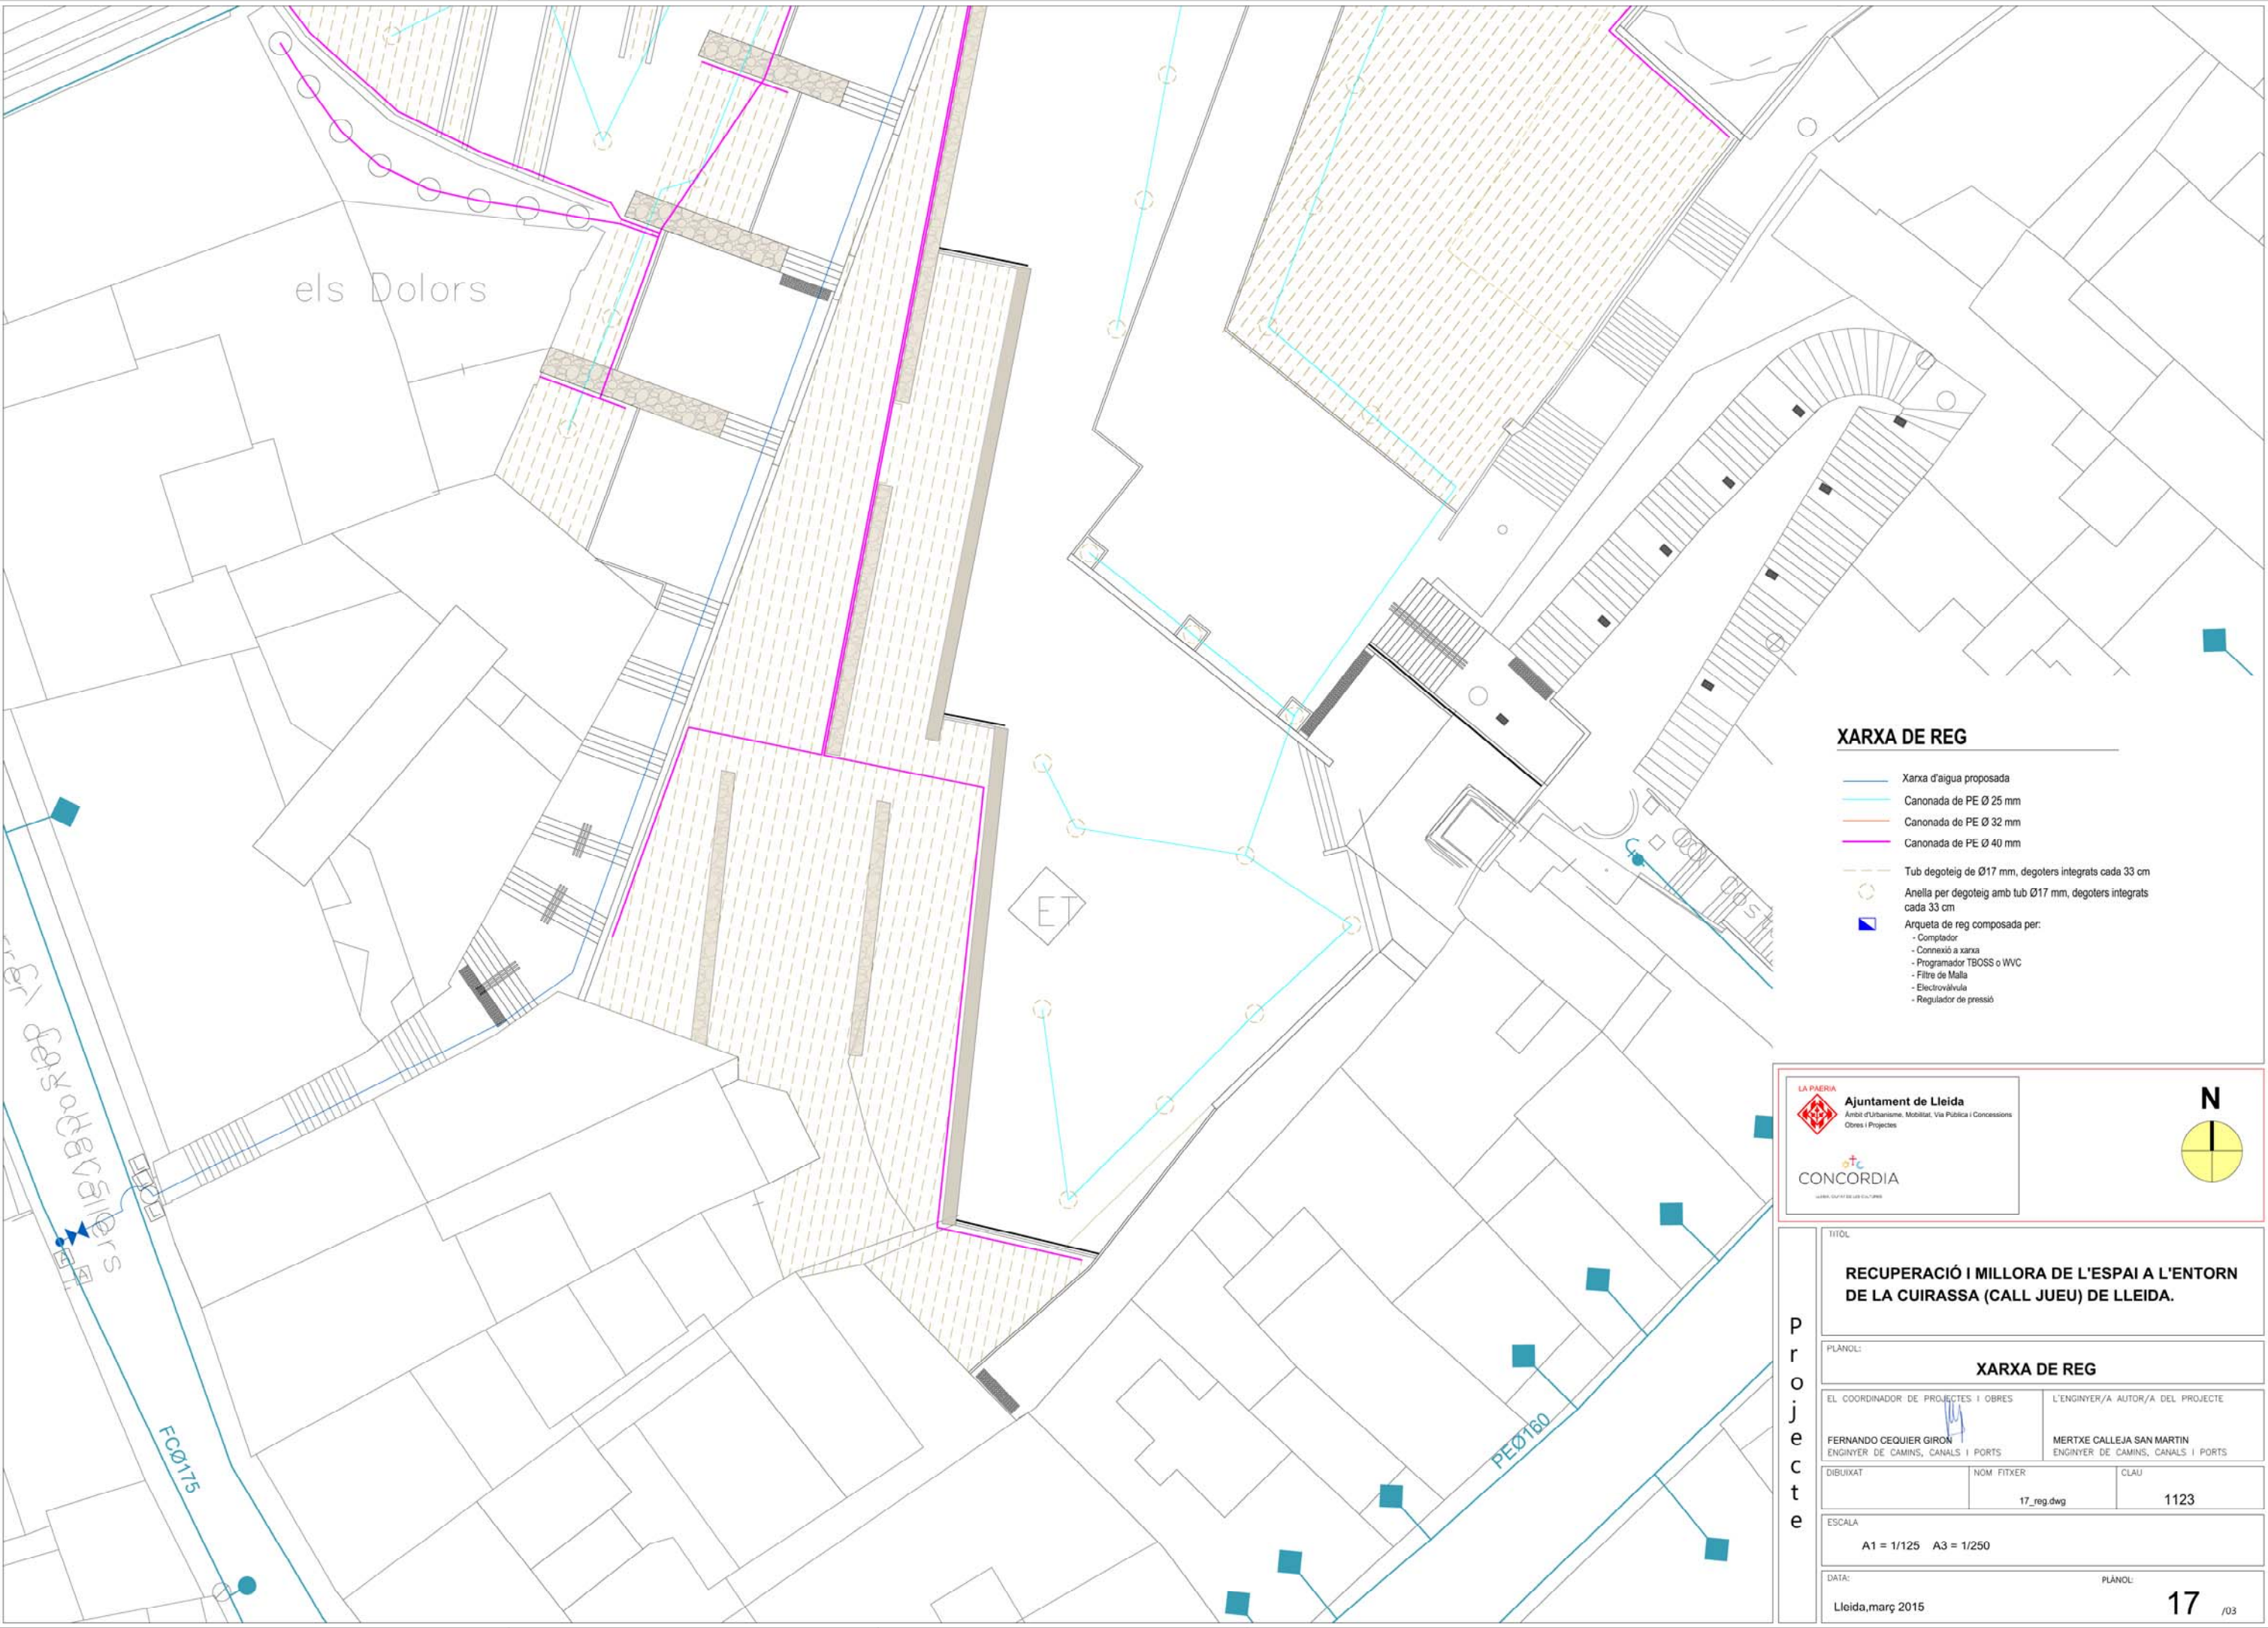

XARXA DE REG

 
- Xarxa d'aigua proposada
- Canonada de PE Ø 25 mm
- Canonada de PE Ø 32 mm
- Canonada de PE Ø 40 mm
- Tub degoteig de Ø17 mm, degoters integrats cada 33 cm
- Anella per degoteig amb tub Ø17 mm, degoters integrats cada 33 cm
- Arqueta de reg composta per:
 - Comptador
 - Connexió a xarxa
 - Programador TBOSS o WVC
 - Filtre de Malla
 - Electrovalvula
 - Regulador de pressió



Ajuntament de Lleida
Àmbit d'Urbanisme, Mobilitat, Via Pública i Concessions
Obres i Projectes




CONCORDIA




TÍTOL		
RECUPERACIÓ I MILLORA DE L'ESPAI A L'ENTORN DE LA CUIRASSA (CALL JUEU) DE LLEIDA.		
PLÀNOL: XARXA DE REG		
EL COORDINADOR DE PROJECTES I OBRES		L'ENGINYER/A AUTOR/A DEL PROJECTE
FERNANDO CEGUIER GIRON ENGINYER DE CAMINS, CANALS I PORTS		MERTXE CALLEJA SAN MARTIN ENGINYER DE CAMINS, CANALS I PORTS
DIBUIXAT	NOM FITXER	CLAU
	17_reg.dwg	1123
ESCALA		
A1 = 1/125 A3 = 1/250		
DATA: Lleida, març 2015		PLÀNOL: 17 /03

VÀLVULA COMPORTA

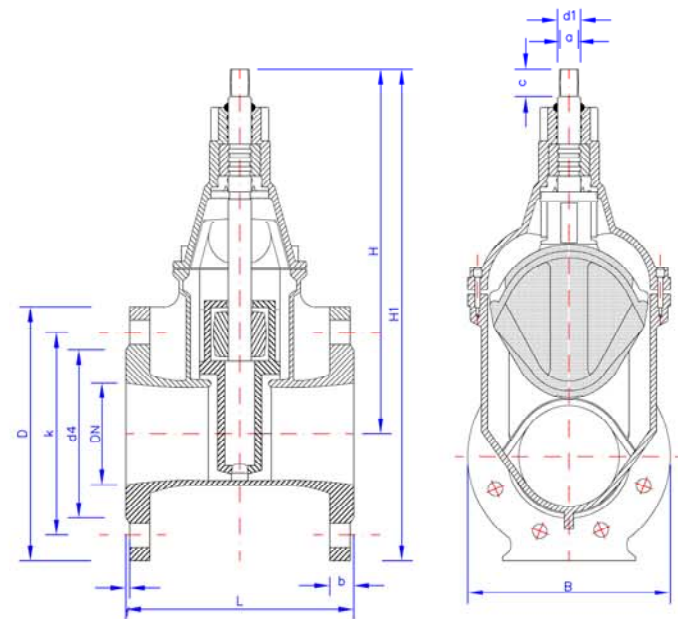

DN	PN	Brides DIN/compatible a BS 4504										Vàlvula										Pes Kg.		
		D	b	k	d4	f	Taladro	d2	a	c	d1	H	H1	L	B	400	4008	470						
20	10	115	---	16	75	56	2	M 12	14	10.3	20	14	164	223	130	---	80	---	4.5	---				
25	10	115	---	16	85	56	2	M 12	14	10.3	20	14	164	223	130	---	80	---	4.5	---				
32	10	150	16	16	100	76	2	M 16	18	10.3	20	16	196	271	140	240	103	7.0	7.0	8.5				
40	10	150	16	16	110	86	2	M 16	18	10.3	20	16	196	271	140	240	103	7.0	7.0	8.5				
50	10	165	19	19	125	96	3	M 16	19	14.8	30	22	225	308	150	250	118	9.0	10.0	11.3				
65	10	165	19	19	140	116	3	M 16	19	16.3	31	22	240	336	170	270	144	12.0	14.0	13.7				
80	10	200	19	19	160	133	3	M 16	19	17.3	35	25	288	368	180	280	160	16.0	16.0	18.5				
100	10	220	19	19	180	153	3	M 16	19	19.3	38	25	334	444	190	300	188	21.5	22.0	23.0				
125	10	250	19	27	210	183	5	M 16	19	19.3	38	28	403	538	200	325	240	27.5	28.0	30.5				
150	10	285	19	22	240	209	3	M 20	22	19.3	38	28	465	608	210	350	280	35.0	37.0	41.0				
200	10	340	20	24	295	264	3	M 20	23	24.3	48	32	551	721	230	400	348	57.0	64.0	82.0				
250	10	400	22	25	355	319	3	M 20	23	27.3	48	36	662	862	250	450	434	92.0	100.0	104.0				
300	10	455	24.5	28	420	367	4	M 20	23	27.3	48	36	758	986	270	500	512	144.0	150.0	159.0				
350	10	520	26.5	---	460	427	4	M 20	23	27.3	48	40	822	1112	290	---	570	188.0	---	---				
400	10	580	28	---	515	477	4	M 20	23	32.3	55	44	929	1234	310	---	676	260.0	---	---				
450*	10	640	30	---	565	540	4	M 20	23	32.3	55	44	929	1265	---	950	696	---	---	350.0				
500*	10	715	31.5	---	630	595	4	M 20	23	32.3	55	44	929	1300	---	700	696	---	---	378.0				

EIX TELESCOPI PER A VÀLVULES

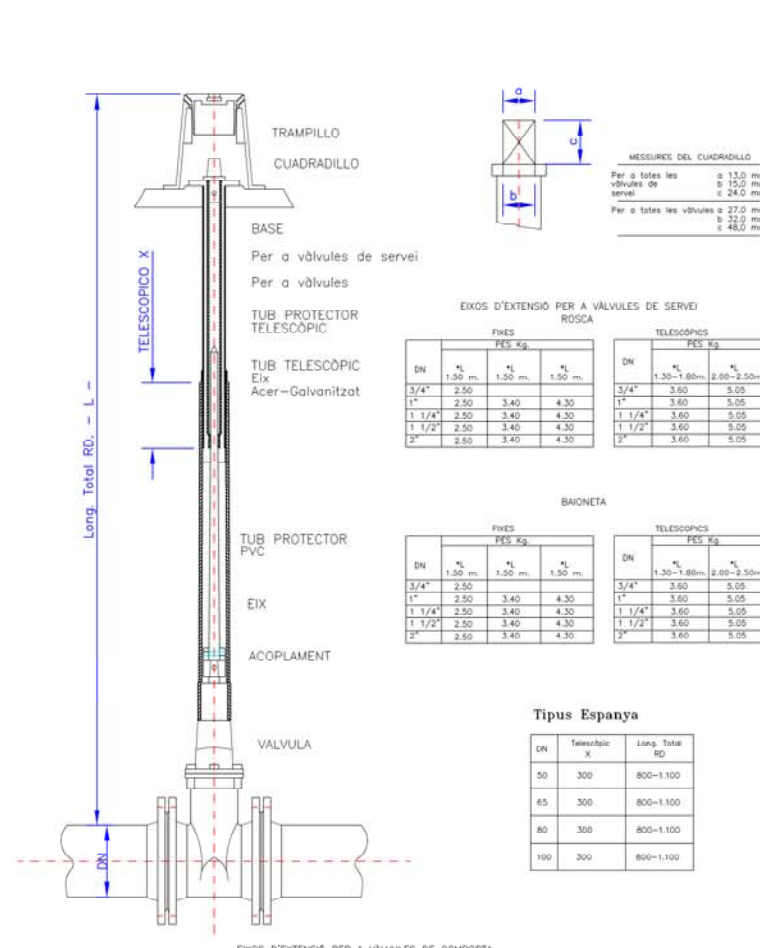

EIXOS D'EXTENSIÓ PER A VÀLVULES DE SERVEI ROSCA				
DN	1.50 m	1.50 m	1.50 m	
3/4"	2.50	3.40	4.30	
1"	2.50	3.40	4.30	
1 1/4"	2.50	3.40	4.30	
1 1/2"	2.50	3.40	4.30	
2"	2.50	3.40	4.30	

BAIONETA				
DN	1.50 m	1.50 m	1.50 m	
3/4"	2.50	3.40	4.30	
1"	2.50	3.40	4.30	
1 1/4"	2.50	3.40	4.30	
1 1/2"	2.50	3.40	4.30	
2"	2.50	3.40	4.30	


Tipus Espanya

DN	Telescòpic	Long. Total RD
50	300	800-1100
65	300	800-1100
80	300	800-1100
100	300	800-1100


FIXES				
DN	1.00 m	1.25 m	1.50 m	1.50 m
50	3.45	4.30	5.30	7.10
65	3.45	4.30	5.30	7.10
80	3.00	4.45	5.50	7.30
100	3.50	4.40	5.50	7.30
125	4.60	6.15	7.70	10.30
150	4.60	6.15	7.70	10.60
200	4.80	5.30	6.80	9.70
250	3.50	5.00	6.60	9.50
300	3.30	4.80	6.30	9.10
350	---	8.10	5.80	8.70
400	---	8.90	5.90	8.80

TELESCÒPICS			
DN	1.50 m	PES Kg.	1.50 m
50	1.30-1.80m	7.20	2.00-2.50m
65	1.30-1.80m	7.20	2.00-2.50m
80	1.30-1.80m	7.40	2.00-2.50m
100	1.30-1.80m	7.20	2.00-2.50m
125	1.30-1.80m	7.70	2.00-2.50m
150	1.30-1.80m	7.70	2.00-2.50m
200	1.35-1.80m	7.50	2.00-2.50m
250	1.40-1.80m	7.40	2.00-2.50m
300	1.50-1.80m	7.50	2.00-2.50m
350	1.50-1.80m	6.50	2.00-2.50m
400	1.50-1.80m	6.70	2.00-2.50m

TRAMPILLONS

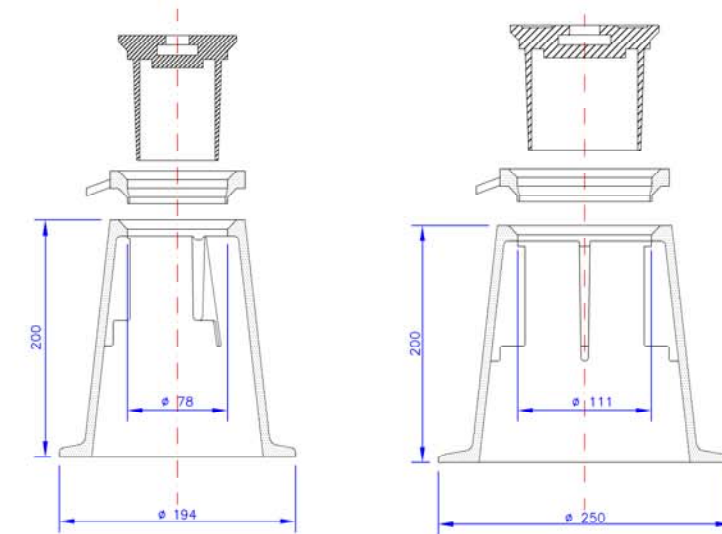


BOCA DE REG D= 40 mm

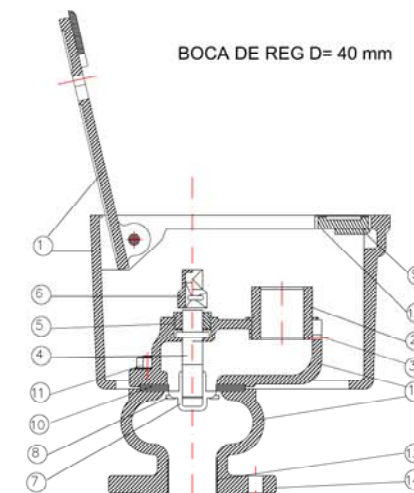


DESCRIPCIÓ

- 1.- Peça de fundició gris
- 2.- Racord de llautó injectat. Pot ser rosca o tipus Barcelona de 45.
- 3.- Prisioner de llautó de 1/2".
- 4.- Eix de llautó estampat.
- 5.- Femella de llautó que allotja una tórica.
- 6.- Caputxa remot del eix, de llautó. Pot ser quadrada o hexagonal.
- 7.- Vàlvula de tancament de llautó injectat.
- 8.- Orelles per a que no piri la vàlvula. La peça de fundició té allotjament apropiat.
- 9.- Pestillo de tancament de llautó injectat.
- 10.- Junta de goma anticorrosiva.
- 11.- Tornillos de 30x10 i 50x10
- 12.- Obertura per a introduir la clau.
- 13.- Enroscat de 1 1/2" per l'anclatge del tub.
- 14.- Breda rodona d'anclatge normalitzada PN-10


RASA TIPUS

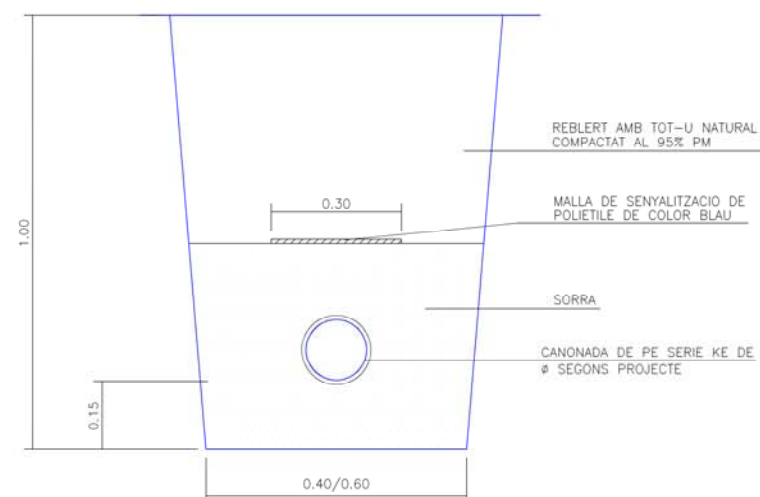

PROTECCIÓ CANONADA

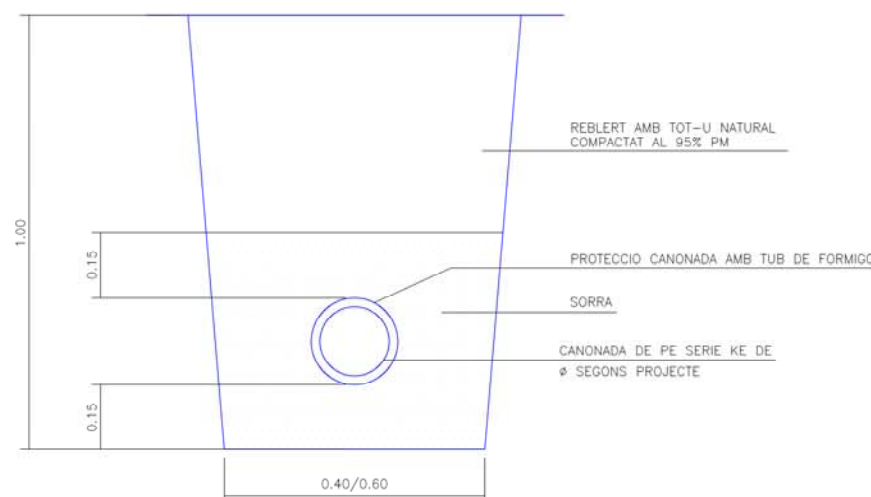


LA PAERIA Ajuntament de Lleida Àmbit d'Urbanisme, Mobilitat, Via Pública i Concessions Obres i Projectes CONCORDIA CONCORDIA CONSULTORIA URBANÍSTICA		N
TÍTOL		
RECUPERACIÓ I MILLORA DE L'ESPAI A L'ENTORN DE LA CUIRASSA (CALL JUEU) DE LLEIDA.		
PLANOL:		
DETALLS XARXA D'AIGUA		
EL COORDINADOR DE PROJECTES I OBRES		L'ENGINYER/A AUTOR/A DEL PROJECTE
FERNANDO CEQUIER GIRON ENGINYER DE CAMINS, CANALS I PORTS		MERTXE CALLEJA SAN MARTIN ENGINYER DE CAMINS, CANALS I PORTS
DIBUIXAT	NOM FITXER	CLAU
	18_detalls_xarxa_aigua.dwg	1123
ESCALA		
Sense escala		
DATA:		PLANOL:
Lleida, març 2015		18 /01

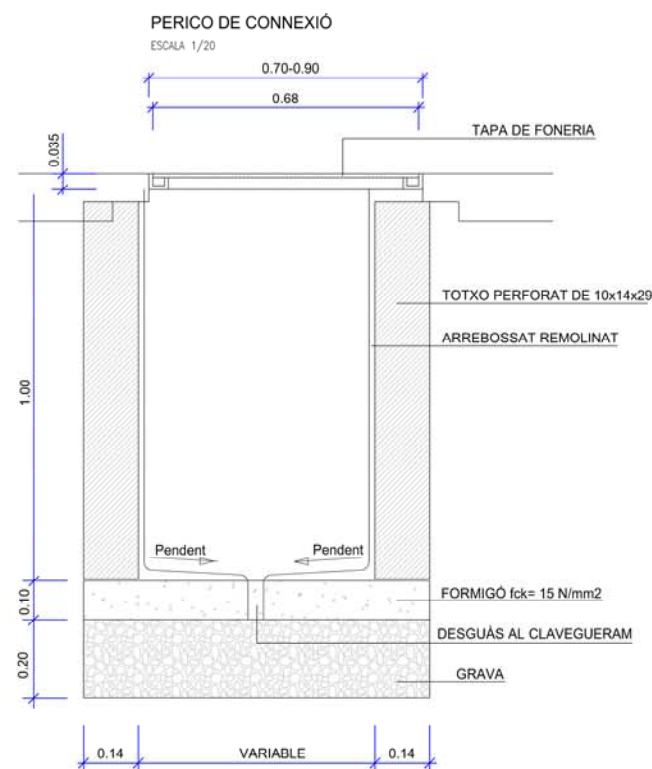


SECCIÓ

 TAPA DE REGISTRE
SENSE ESCALA






TAPA SECCIÓ

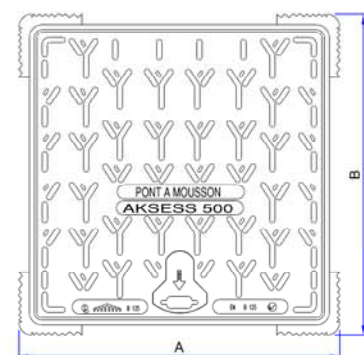


TAPA PLANTA

TAPA MODEL	DIMENSIONS		
	A	B	C
AKSESS 500	560	560	400
AKSESS 700	710	710	600


DETALL REG ARBRAT
SENSE ESCALA

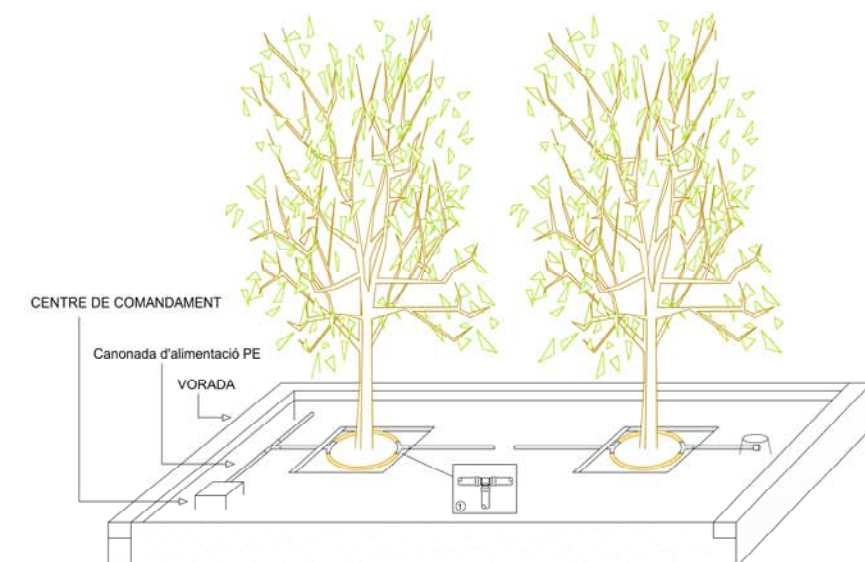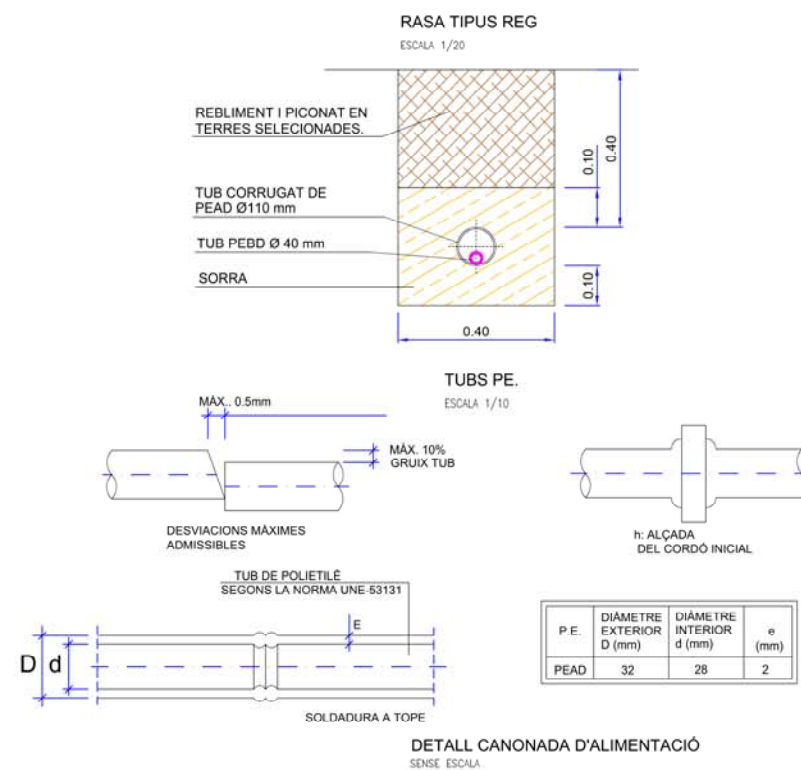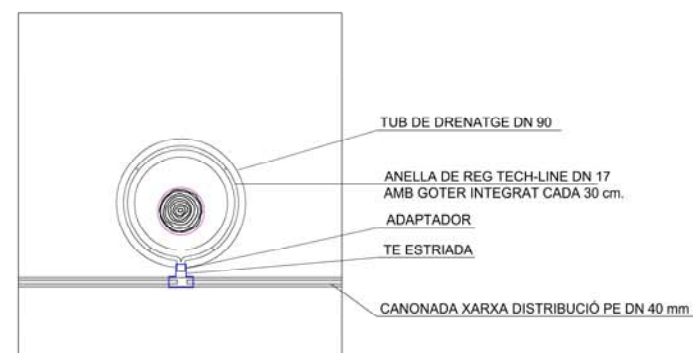

 
- 1 Tipus standard: PEØ17 - Te unió
Tipus llarga distància: PEØ40 - Màneg - 3/4H - conector inicial enroscat 3/4 Mascle en Te



MUNTATGE ELECTROVÀLVULA
SENSE ESCALA

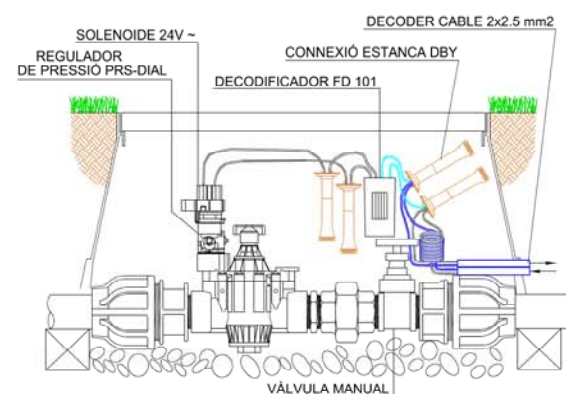


ALÇAT

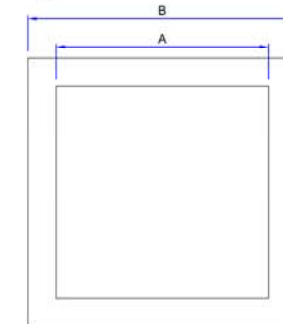

PLANTA

SUPLEMENT DE RECREIXEMENT



SENSE ESCALA

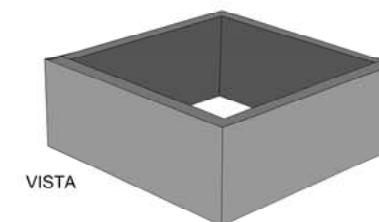


PERICÓ	AxA INTERIOR	BxB EXTERIOR	H	PES Kg/ud.
40	40x40	48x48	20	48
60	60x60	70x70	30	115

PERICÓ DE FORMIGÓ PREFABRICAT


SENSE ESCALA

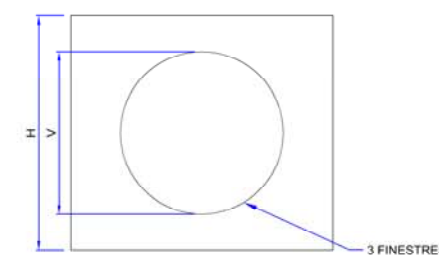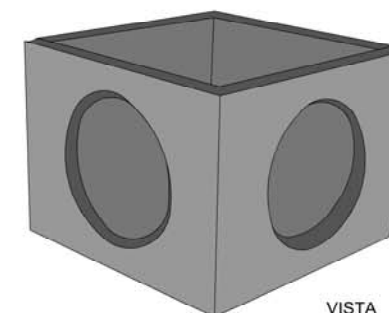

ALÇAT

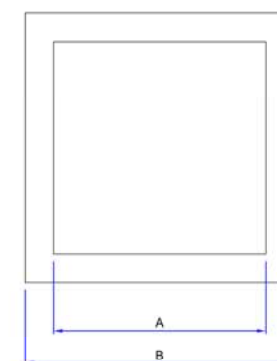

PLANTA

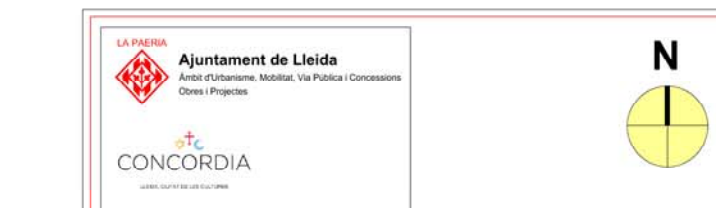


RECUPERACIÓ I MILLORA DE L'ESPAI A L'ENTORN DE LA CUIRASSA (CALL JUEU) DE LLEIDA.

PLÀNOL:		DETALLS XARXA D'AIGUA I REG	
EL COORDINADOR DE PROJECTES I OBRES		L'ENGINYER/A AUTOR/A DEL PROJECTE	
FERNANDO CECQUIER GIRON ENGINYER DE CAMINS, CANALS I PORTS		MERTXE CALLEJA SAN MARTIN ENGINYER DE CAMINS, CANALS I PORTS	
DIBUIXAT	NOM FITXER	CLAU	
	18_detalis xarxa reg.dwg		

ESCALA	
Sense escala	


DATA:	PLÀNOL:
Lleida, març 2015	18 /02

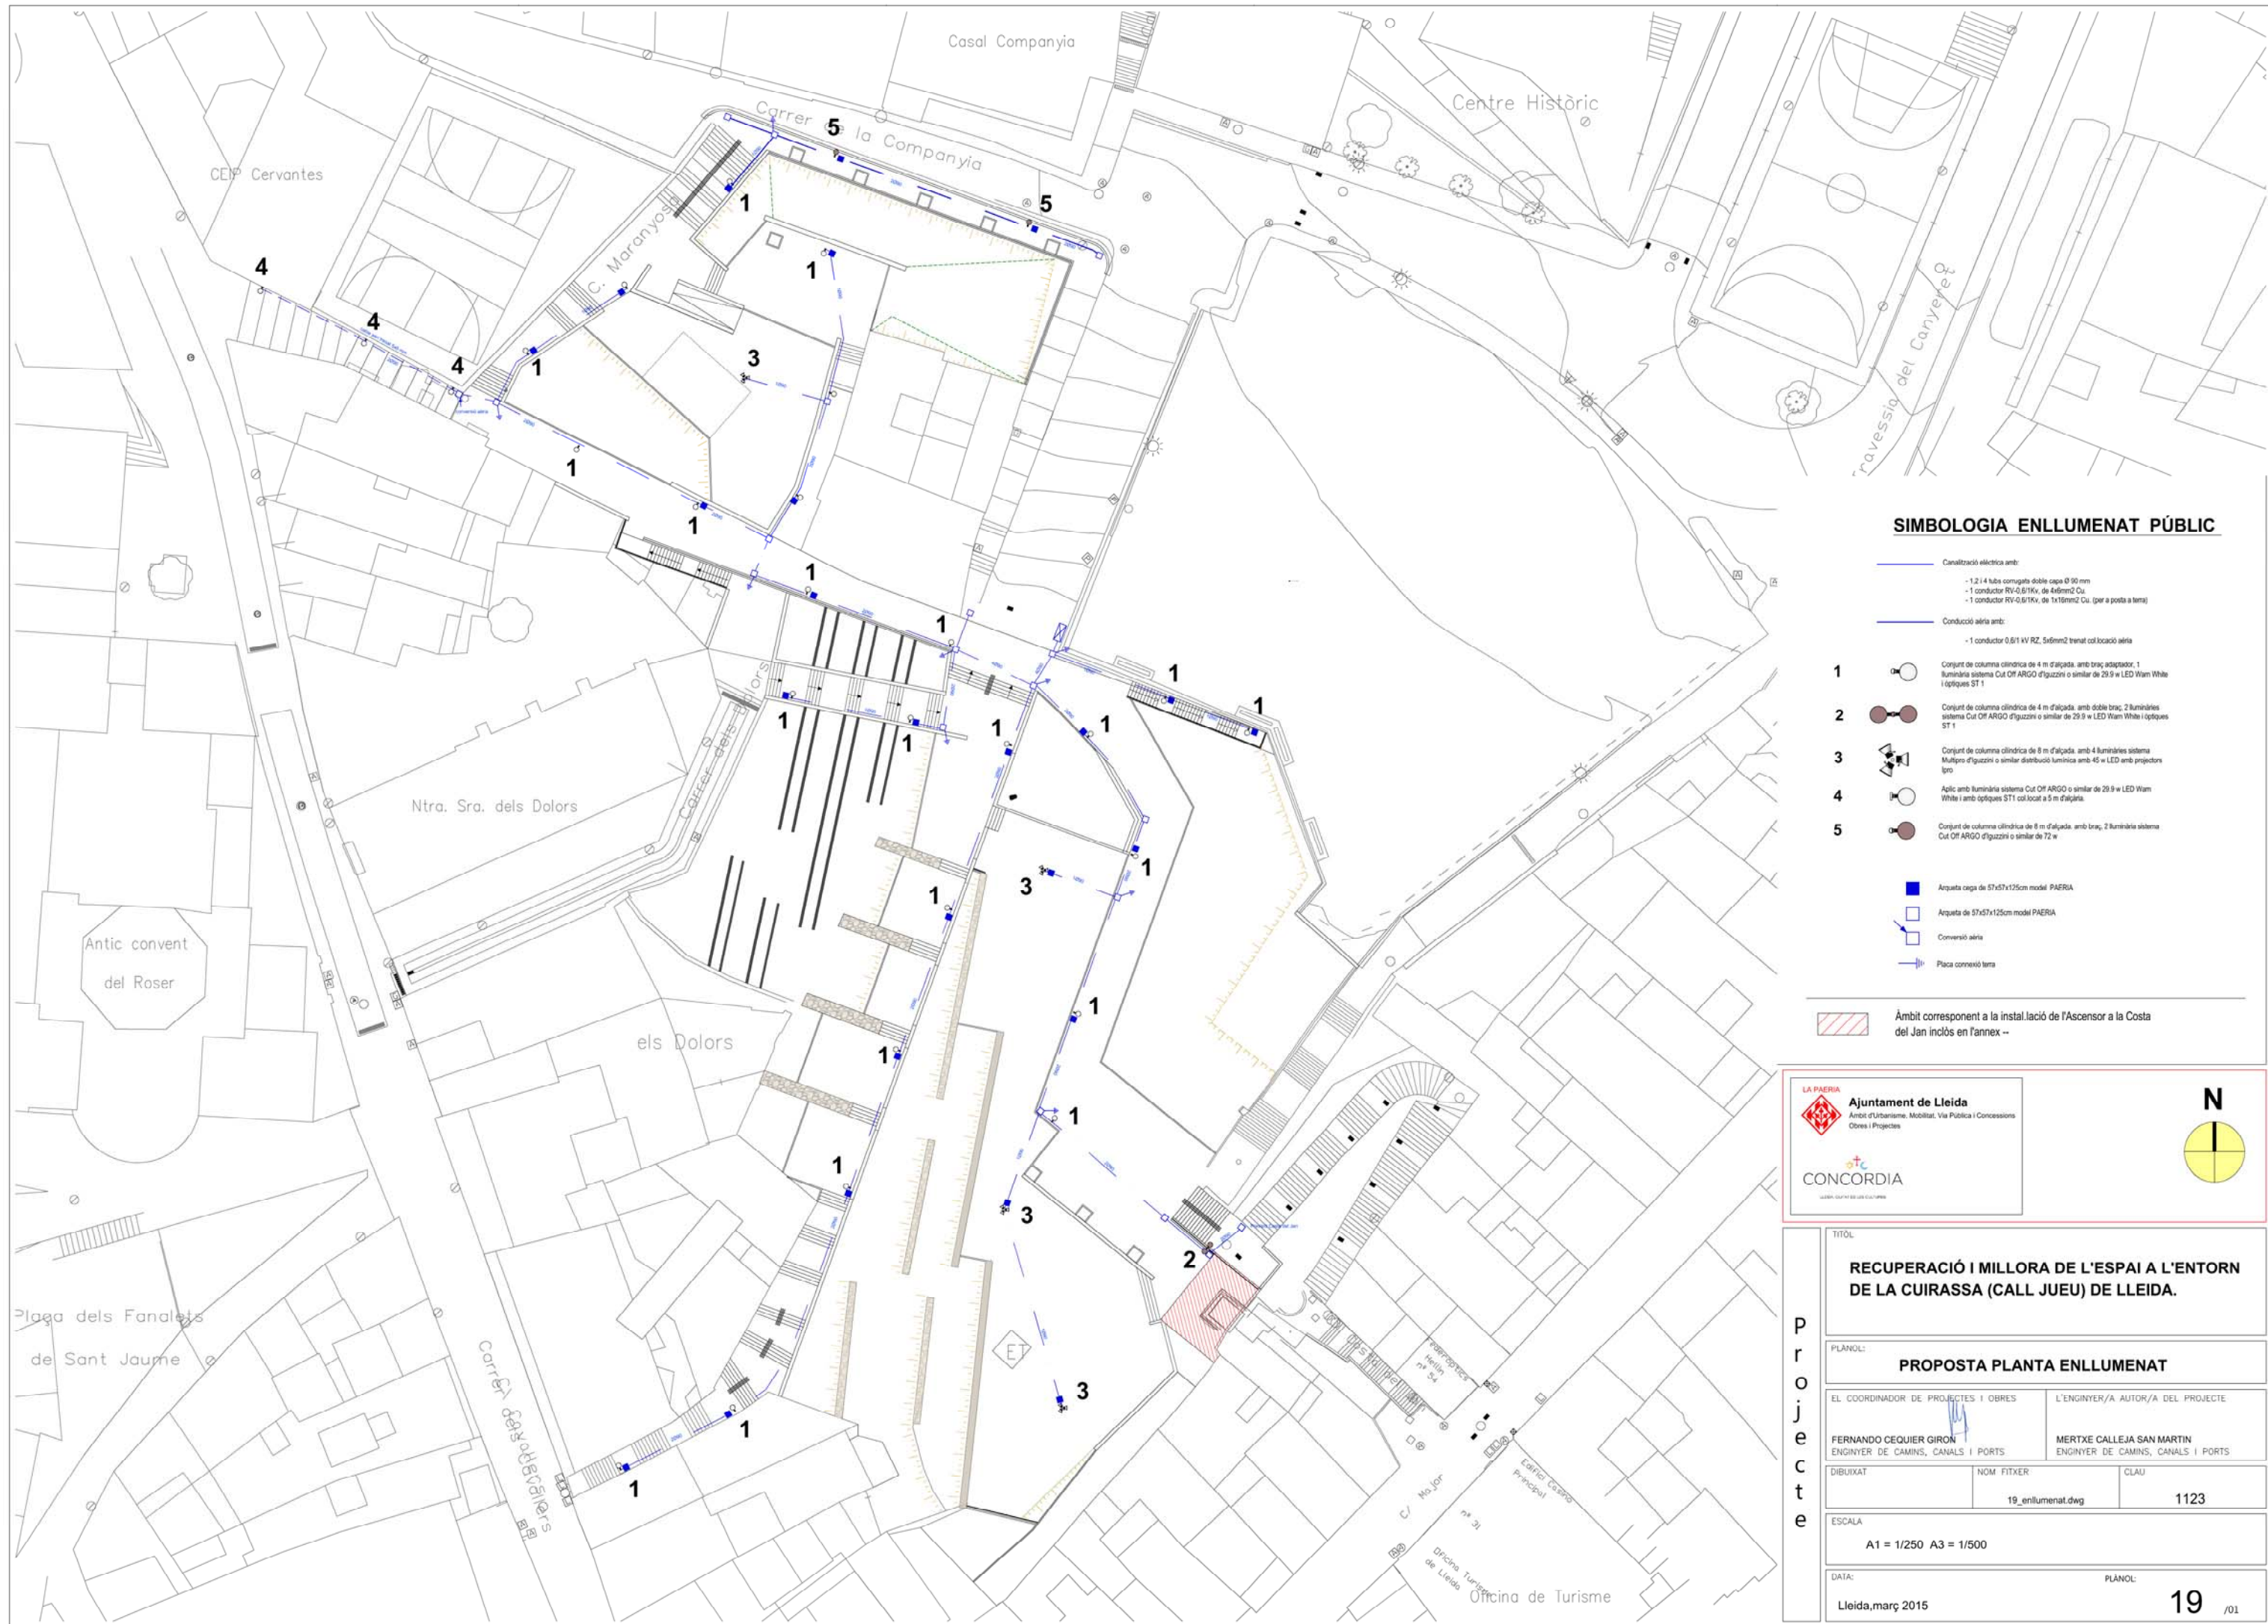

SIMBOLOGIA ENLLUMENAT PÚBLIC

- Canalització elèctrica amb:
- 1,2 i 4 tubs corrugats doble capa Ø 90 mm
 - 1 conductor RV-0,6/1kV, de 4x6mm² Cu.
 - 1 conductor RV-0,6/1kV, de 1x16mm² Cu. (per a posta a terra)
- Conducció aèria amb:
- 1 conductor 0,6/1 kV RZ, 5x6mm² trenat col·locació aèria
- 1 Conjunt de columna cilíndrica de 4 m d'alçada, amb braç adaptador, 1 llumínia sistema Cut Off ARGO d'iguzini o similar de 29,9 w LED Warm White i òptiques ST 1
- 2 Conjunt de columna cilíndrica de 4 m d'alçada, amb doble braç, 2 lluminàries sistema Cut Off ARGO d'iguzini o similar de 29,9 w LED Warm White i òptiques ST 1
- 3 Conjunt de columna cilíndrica de 8 m d'alçada, amb 4 lluminàries sistema Multipro d'iguzini o similar distribució lumínica amb 45 w LED amb projectors llum
- 4 Aplic amb llumínia sistema Cut Off ARGO o similar de 29,9 w LED Warm White i amb òptiques ST1 col·locat a 5 m d'alçada
- 5 Conjunt de columna cilíndrica de 8 m d'alçada, amb braç, 2 lluminàries sistema Cut Off ARGO d'iguzini o similar de 72 w
- Arqueta cega de 57x57x125cm model PAERIA
- Arqueta de 57x57x125cm model PAERIA
- Conversió aèria
- Placa connexió terra

 Àmbit corresponent a la instal·lació de l'Ascensor a la Costa del Jan inclòs en l'annex --




RECUPERACIÓ I MILLORA DE L'ESPAI A L'ENTORN DE LA CUIRASSA (CALL JUEU) DE LLEIDA.

PROPOSTA PLANTA ENLLUMENAT

EL COORDINADOR DE PROJECTES I OBRES		L'ENGINYER/A AUTOR/A DEL PROJECTE	
FERNANDO CEQUIER GIRON ENGINYER DE CAMINS, CANALS I PORTS		MERTXE CALLEJA SAN MARTIN ENGINYER DE CAMINS, CANALS I PORTS	
DIBUIXAT	NOM FITXER	CLAU	
	19_enllumenat.dwg	1123	

ESCALA
A1 = 1/250 A3 = 1/500

DATA: Lleida, març 2015
PLÀNOL: 19 /01

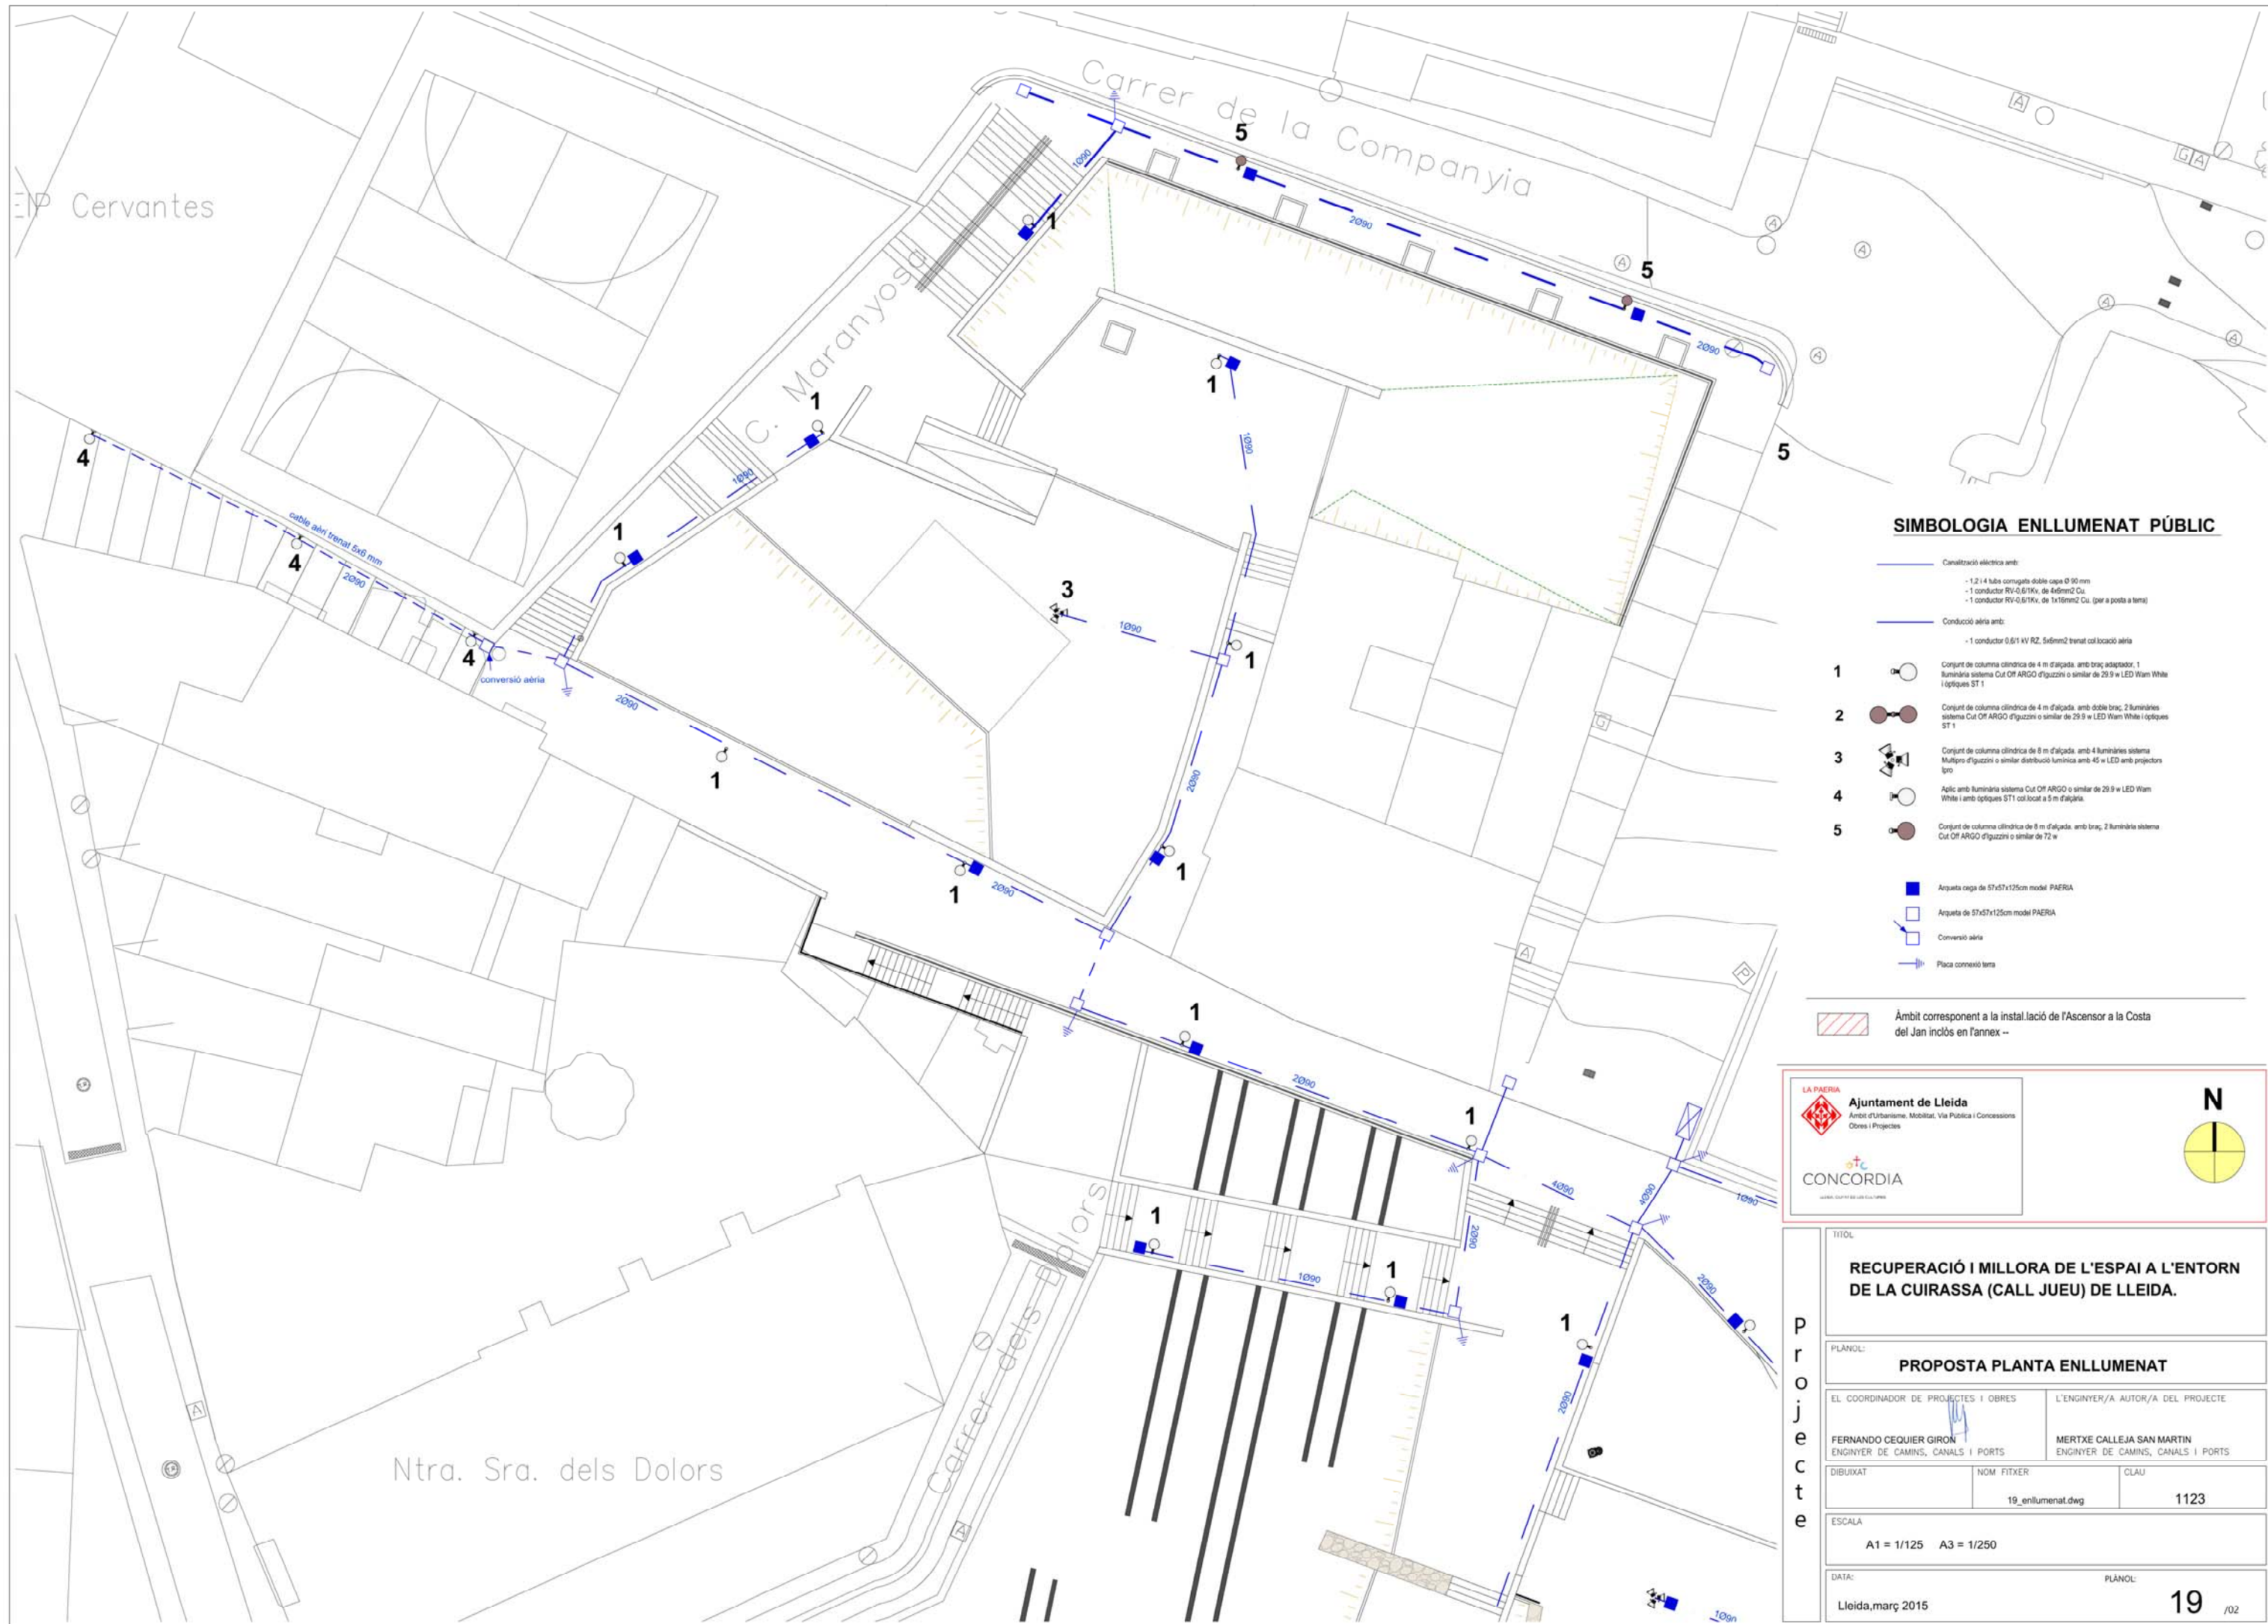


SIMBOLOGIA ENLLUMENAT PÚBLIC


- Canalització elèctrica amb:
 - 1,2 i 4 tubs corrugats doble capa Ø 90 mm
 - 1 conductor RV-0,6/1kV, de 446mm² Cu.
 - 1 conductor RV-0,6/1kV, de 1x16mm² Cu. (per a posta a terra)
- Conducció aèria amb:
 - 1 conductor 0,6/1 kV RZ, 5x6mm² trenat col·locació aèria
- 1 Conjunt de columna cilíndrica de 4 m d'alçada, amb braç adaptador, 1 llumínia sistema Cut Off ARGO d'iguzini o similar de 29.9 w LED Warm White i òptiques ST 1
- 2 Conjunt de columna cilíndrica de 4 m d'alçada, amb doble braç, 2 lluminàries sistema Cut Off ARGO d'iguzini o similar de 29.9 w LED Warm White i òptiques ST 1
- 3 Conjunt de columna cilíndrica de 8 m d'alçada, amb 4 lluminàries sistema Multipro d'iguzini o similar distribució lumínica amb 45 w LED amb projectors lgro
- 4 Aplic amb llumínia sistema Cut Off ARGO o similar de 29.9 w LED Warm White i amb òptiques ST1 col·locat a 5 m d'alçada.
- 5 Conjunt de columna cilíndrica de 8 m d'alçada, amb braç, 2 lluminàries sistema Cut Off ARGO d'iguzini o similar de 72 w
- Arqueta cega de 57x57x125cm model PAERIA
- Arqueta de 57x57x125cm model PAERIA
- Conversió aèria
- Placa connexió terra

Àmbit corresponent a la instal·lació de l'Ascensor a la Costa del Jan inclòs en l'annex --

 LA PAERIA
Ajuntament de Lleida
Àmbit d'Urbanisme, Mobilitat, Via Pública i Concessions
Obres i Projectes
CONCORDIA
LABOR, CLIPARTS, LOGOS, CULTURES



P r o j e c t e	TÍTOL: RECUPERACIÓ I MILLORA DE L'ESPAI A L'ENTORN DE LA CUIRASSA (CALL JUEU) DE LLEIDA.		
	PLANOL: PROPOSTA PLANTA ENLLUMENAT		
	EL COORDINADOR DE PROJECTES I OBRES FERNANDO CEQUIER GIRON ENGINYER DE CAMINS, CANALS I PORTS		L'ENGINYER/A AUTOR/A DEL PROJECTE MERTXE CALLEJA SAN MARTIN ENGINYER DE CAMINS, CANALS I PORTS
	DIBUIXAT	NOM FITXER: 19_enllumenat.dwg	CLAU: 1123
	ESCALA A1 = 1/125 A3 = 1/250		
	DATA: Lleida, març 2015		PLANOL: 19 /02

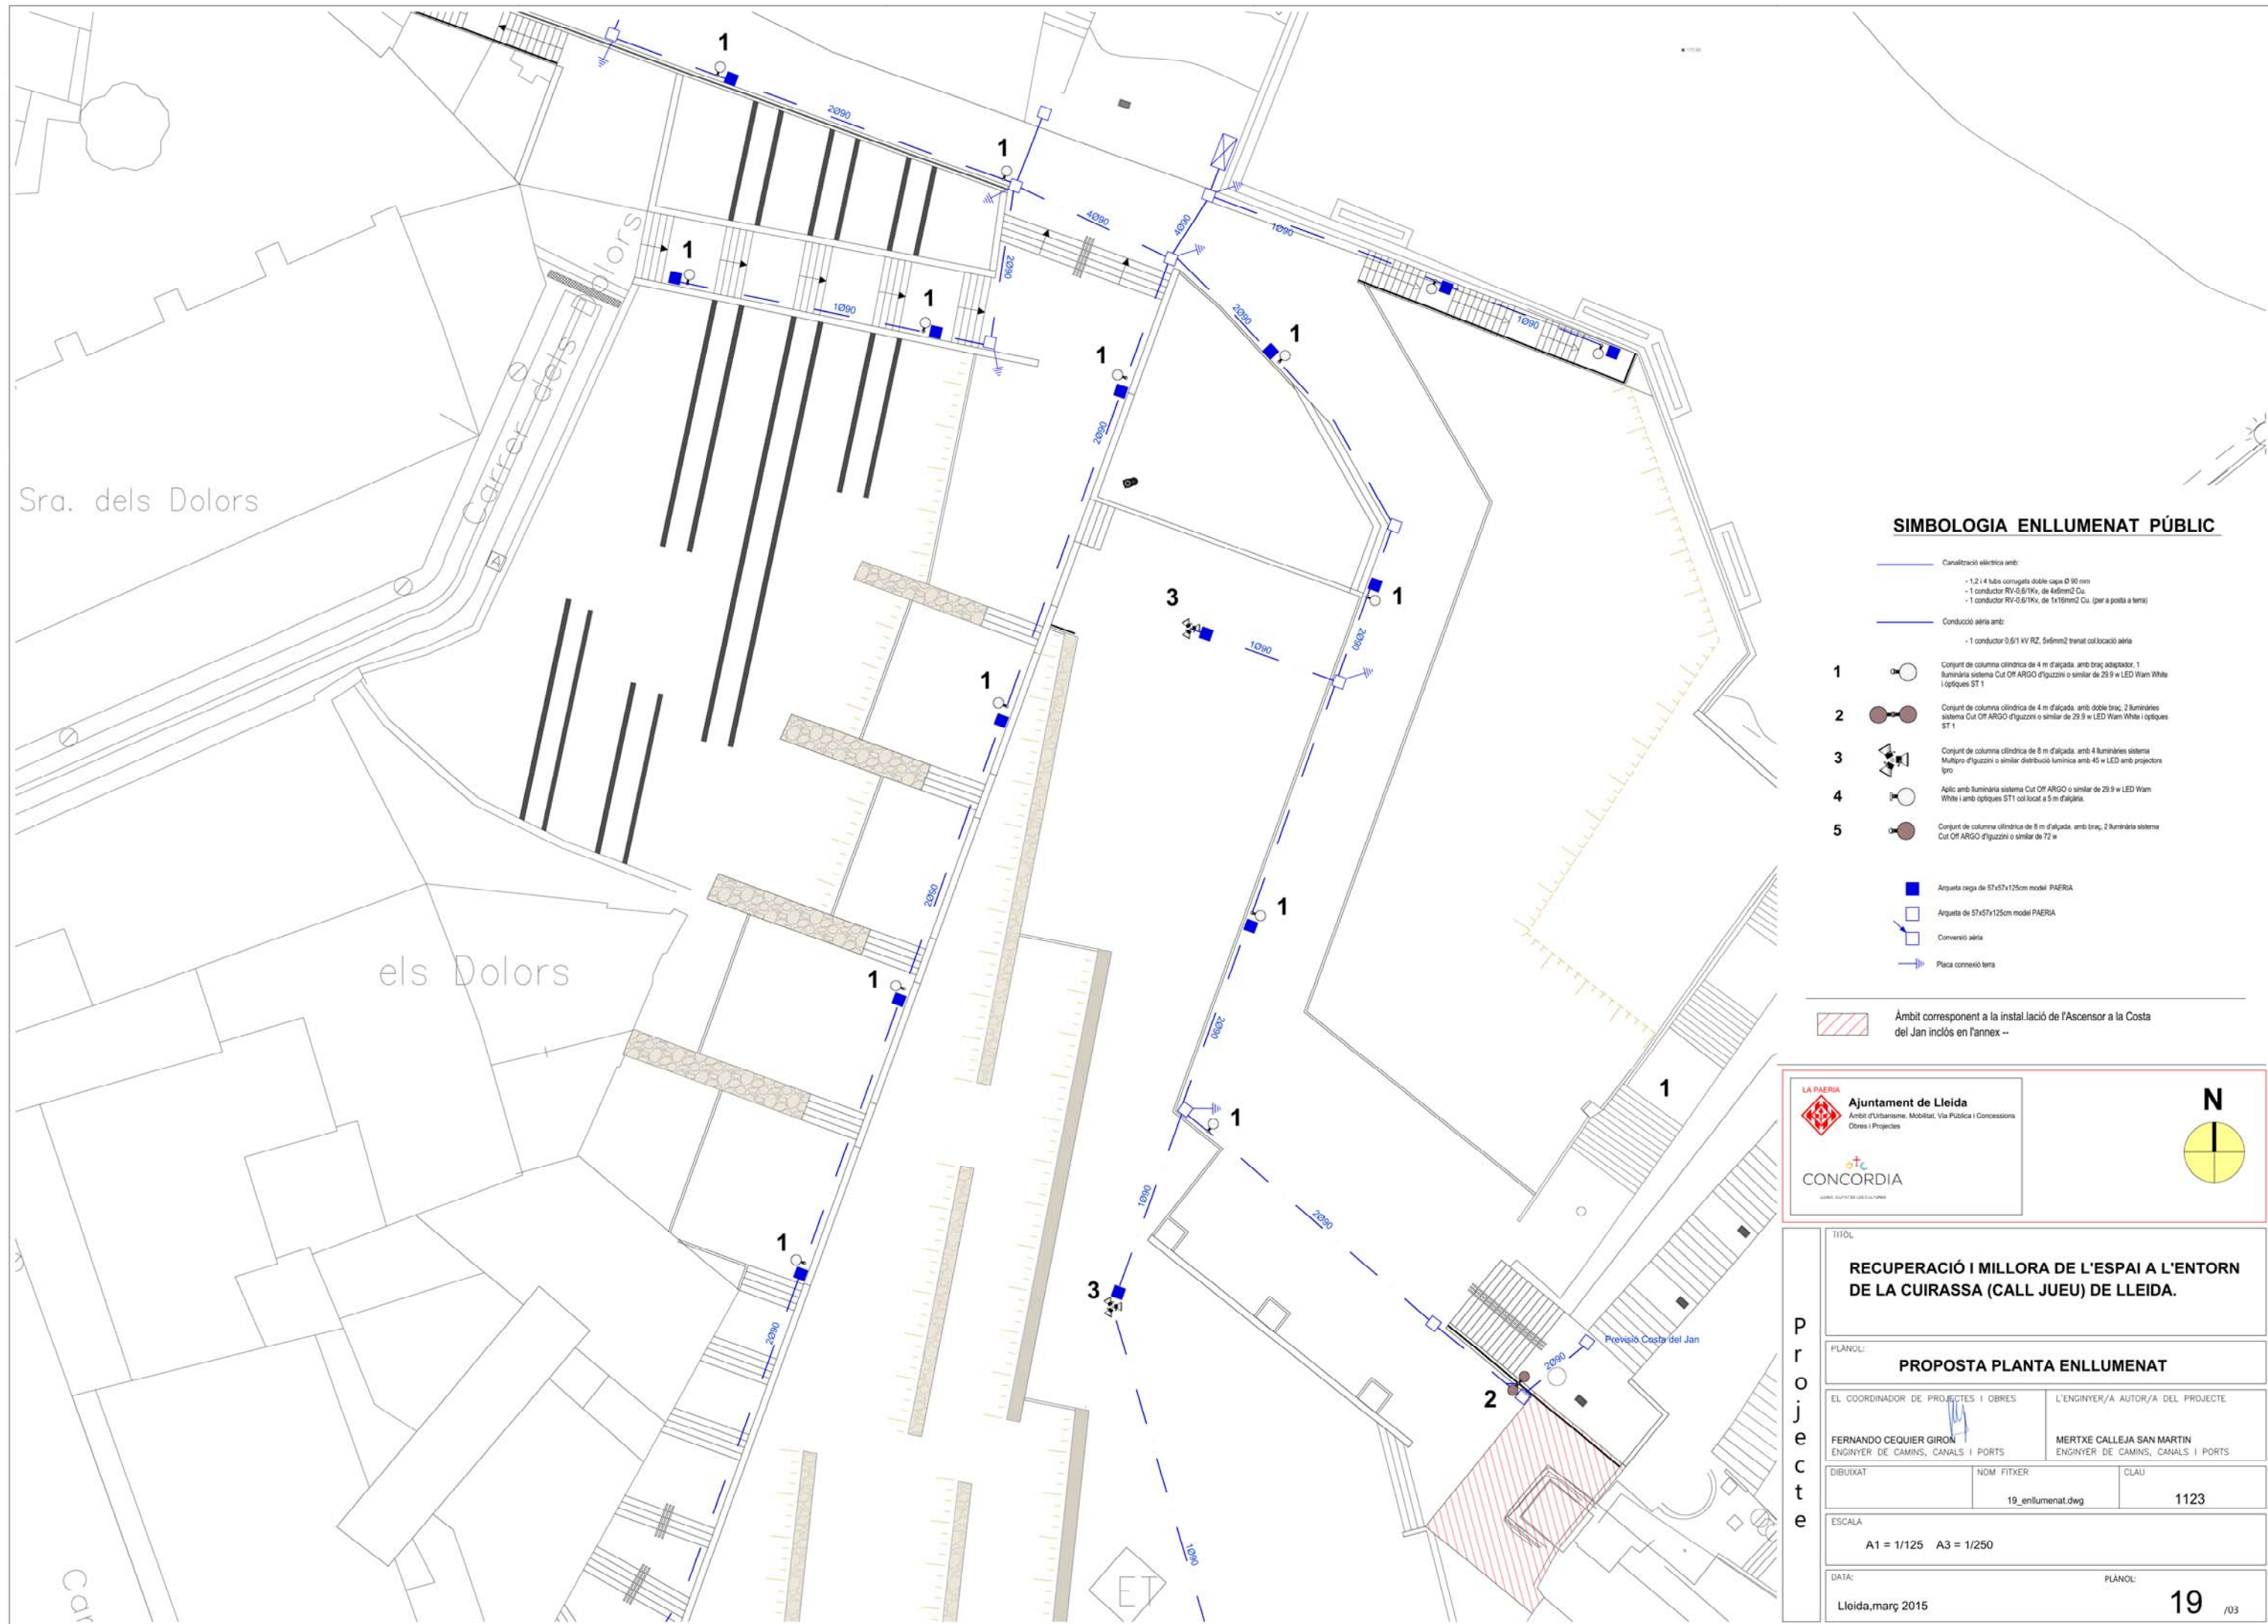


SIMBOLOGIA ENLLUMENAT PÚBLIC

- Canalització elèctrica amb:
 - 1,2 i 4 tubs corrugats doble capa Ø 90 mm
 - 1 conductor RV-0,6/1kV, de 446mm² Cu.
 - 1 conductor RV-0,6/1kV, de 1x16mm² Cu. (per a posta a terra)
- Conducció aèria amb:
 - 1 conductor 0,6/1 kV RZ, 568mm² trenat col·locació aèria
- 1 Conjunt de columna cilíndrica de 4 m d'alçada, amb braç adaptador, 1 lluminària sistema Cut Off ARGO d'iguzzini o similar de 29.9 w LED Warm White i òptiques ST 1
- 2 Conjunt de columna cilíndrica de 4 m d'alçada, amb doble braç, 2 lluminàries sistema Cut Off ARGO d'iguzzini o similar de 29.9 w LED Warm White i òptiques ST 1
- 3 Conjunt de columna cilíndrica de 8 m d'alçada, amb 4 lluminàries sistema Multipro d'iguzzini o similar distribució lumínica amb 45 w LED amb projectors lpro
- 4 Aplic amb lluminària sistema Cut Off ARGO o similar de 29.9 w LED Warm White i amb òptiques ST1 col·locat a 5 m d'alçada.
- 5 Conjunt de columna cilíndrica de 8 m d'alçada, amb braç, 2 lluminàries sistema Cut Off ARGO d'iguzzini o similar de 72 w
- Arqueta cega de 57x57x125cm model PAERIA
- Arqueta de 57x57x125cm model PAERIA
- Conversió aèria
- Placa connexió terra


Àmbit corresponent a la instal·lació de l'Ascensor a la Costa del Jan inclòs en l'annex --

LA PAERIA
Ajuntament de Lleida
Àmbit d'Urbanisme, Mobilitat, Via Pública i Concessions
Obres i Projectes

 CONCORDIA
LABOR, EQUIP DE DISENY I CONSELL



PROJECTE	TÍTOL	RECUPERACIÓ I MILLORA DE L'ESPAI A L'ENTORN DE LA CUIRASSA (CALL JUEU) DE LLEIDA.	
	PLÀNOL	PROPOSTA PLANTA ENLLUMENAT	
	EL COORDINADOR DE PROJECTES I OBRES	L'ENGINYER/A AUTOR/A DEL PROJECTE	
	FERNANDO CECQUIER GIRON ENGINYER DE CAMINS, CANALS I PORTS	MERTXE CALLEJA SAN MARTIN ENGINYER DE CAMINS, CANALS I PORTS	
	DIBUIXAT	NOM FITXER	CLAU
		19_enllumenat.dwg	1123
ESCALA	A1 = 1/125 A3 = 1/250		
DATA:	PLÀNOL:		
Lleida, març 2015	19 /03		

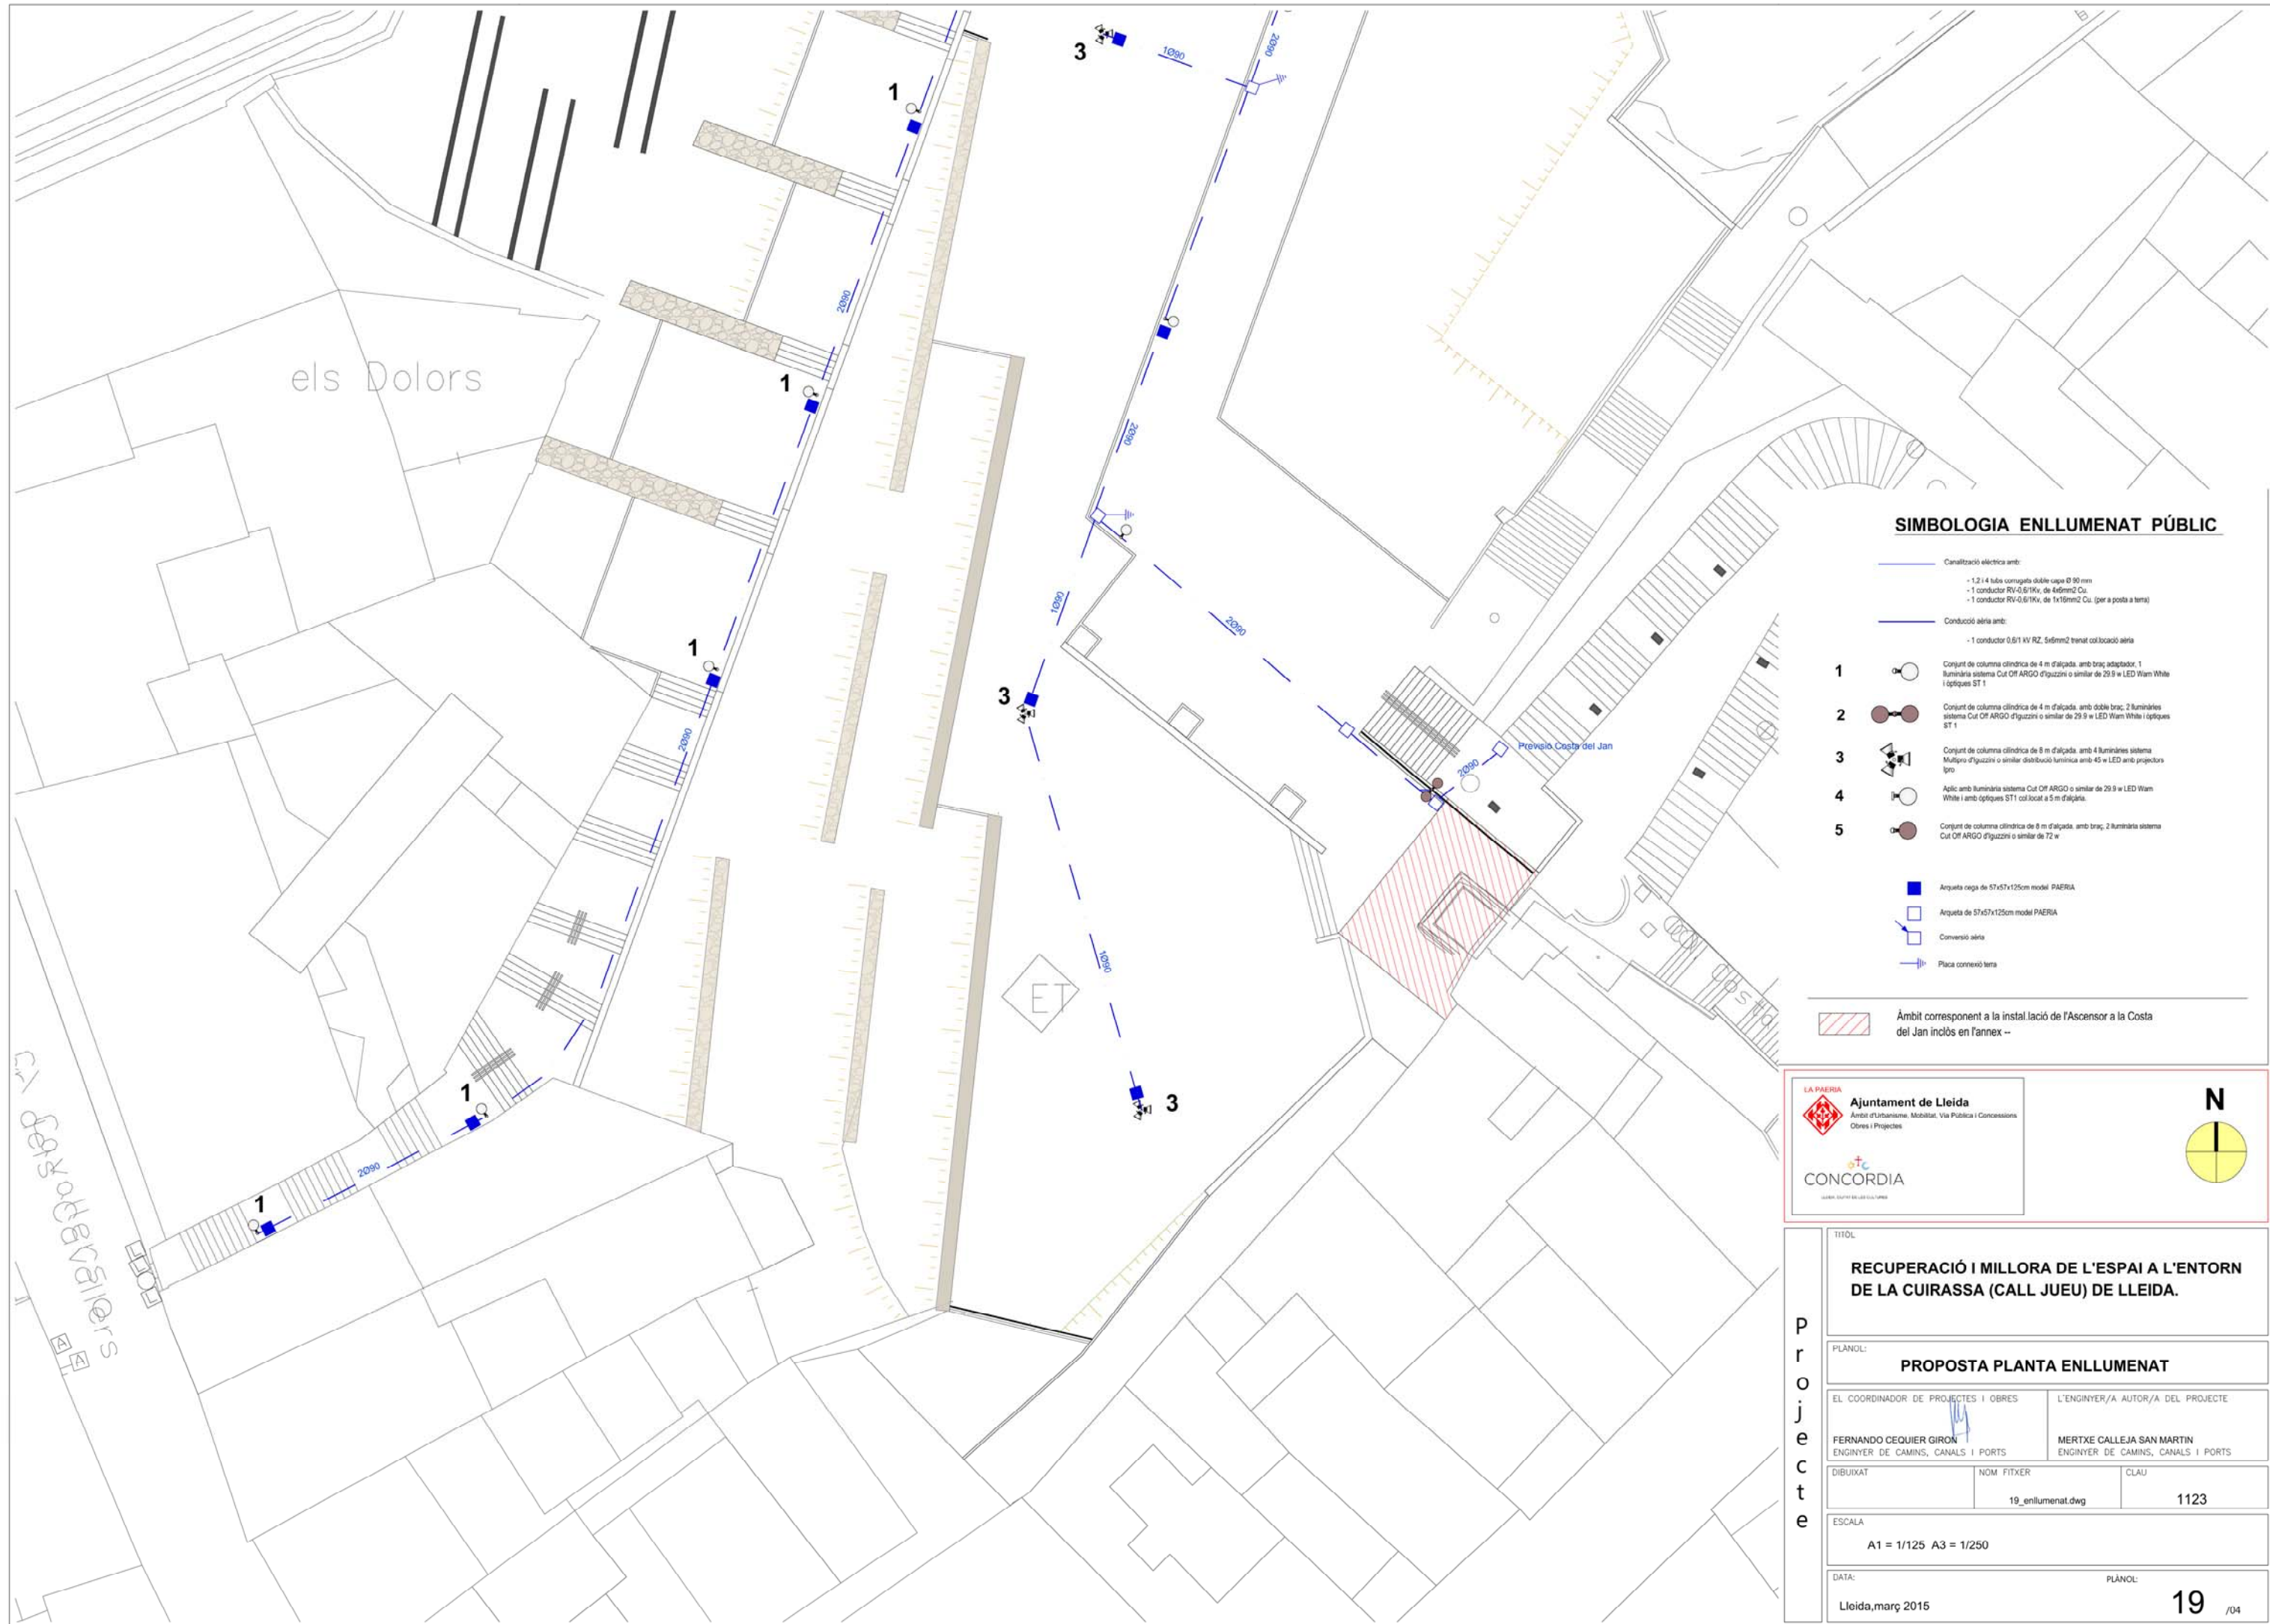


SIMBOLOGIA ENLLUMENAT PÚBLIC

- Canalització elèctrica amb:
 - 1,2 i 4 tubs corrugats doble capa Ø 90 mm
 - 1 conductor RV-0,6/1kV, de 446mm² Cu.
 - 1 conductor RV-0,6/1kV, de 1x16mm² Cu. (per a posta a terra)
- Conducció aèria amb:
 - 1 conductor 0,6/1 kV RZ, 566mm² trenat col·locació aèria
- 1 Conjunt de columna cilíndrica de 4 m d'alçada, amb braç adaptador, 1 llumínia sistema Cut Off ARGO d'iguzzini o similar de 29.9 w LED Warm White i òptiques ST 1
- 2 Conjunt de columna cilíndrica de 4 m d'alçada, amb doble braç, 2 lluminàries sistema Cut Off ARGO d'iguzzini o similar de 29.9 w LED Warm White i òptiques ST 1
- 3 Conjunt de columna cilíndrica de 8 m d'alçada, amb 4 lluminàries sistema Multipro d'iguzzini o similar distribució lumínica amb 45 w LED amb projectors lpro
- 4 Aplic amb llumínia sistema Cut Off ARGO o similar de 29.9 w LED Warm White i amb òptiques ST1 col·locat a 5 m d'alçada.
- 5 Conjunt de columna cilíndrica de 8 m d'alçada, amb braç, 2 lluminàries sistema Cut Off ARGO d'iguzzini o similar de 72 w
- Arqueta negra de 57x57x125cm model PAERIA
- Arqueta de 57x57x125cm model PAERIA
- Conversió aèria
- Placa connexió terra

Àmbit corresponent a la instal·lació de l'Ascensor a la Costa del Jan inclòs en l'annex --


LA PAERIA
Ajuntament de Lleida
Àmbit d'Urbanisme, Mobilitat, Via Pública i Concessions
Obres i Projectes

 CONCORDIA
LABOR D'ENGINYERIA I DISENY



PROJECTE

TÍTOL		
RECUPERACIÓ I MILLORA DE L'ESPAI A L'ENTORN DE LA CUIRASSA (CALL JUEU) DE LLEIDA.		
PLÀNOL:		
PROPOSTA PLANTA ENLLUMENAT		
EL COORDINADOR DE PROJECTES I OBRES		L'ENGINYER/A AUTOR/A DEL PROJECTE
FERNANDO CECQUIER GIRON ENGINYER DE CAMINS, CANALS I PORTS		MERTXE CALLEJA SAN MARTIN ENGINYER DE CAMINS, CANALS I PORTS
DIBUIXAT	NOM FITXER	CLAU
	19_enllumenat.dwg	1123
ESCALA		
A1 = 1/125 A3 = 1/250		
DATA:		PLÀNOL:
Lleida, març 2015		19 /04

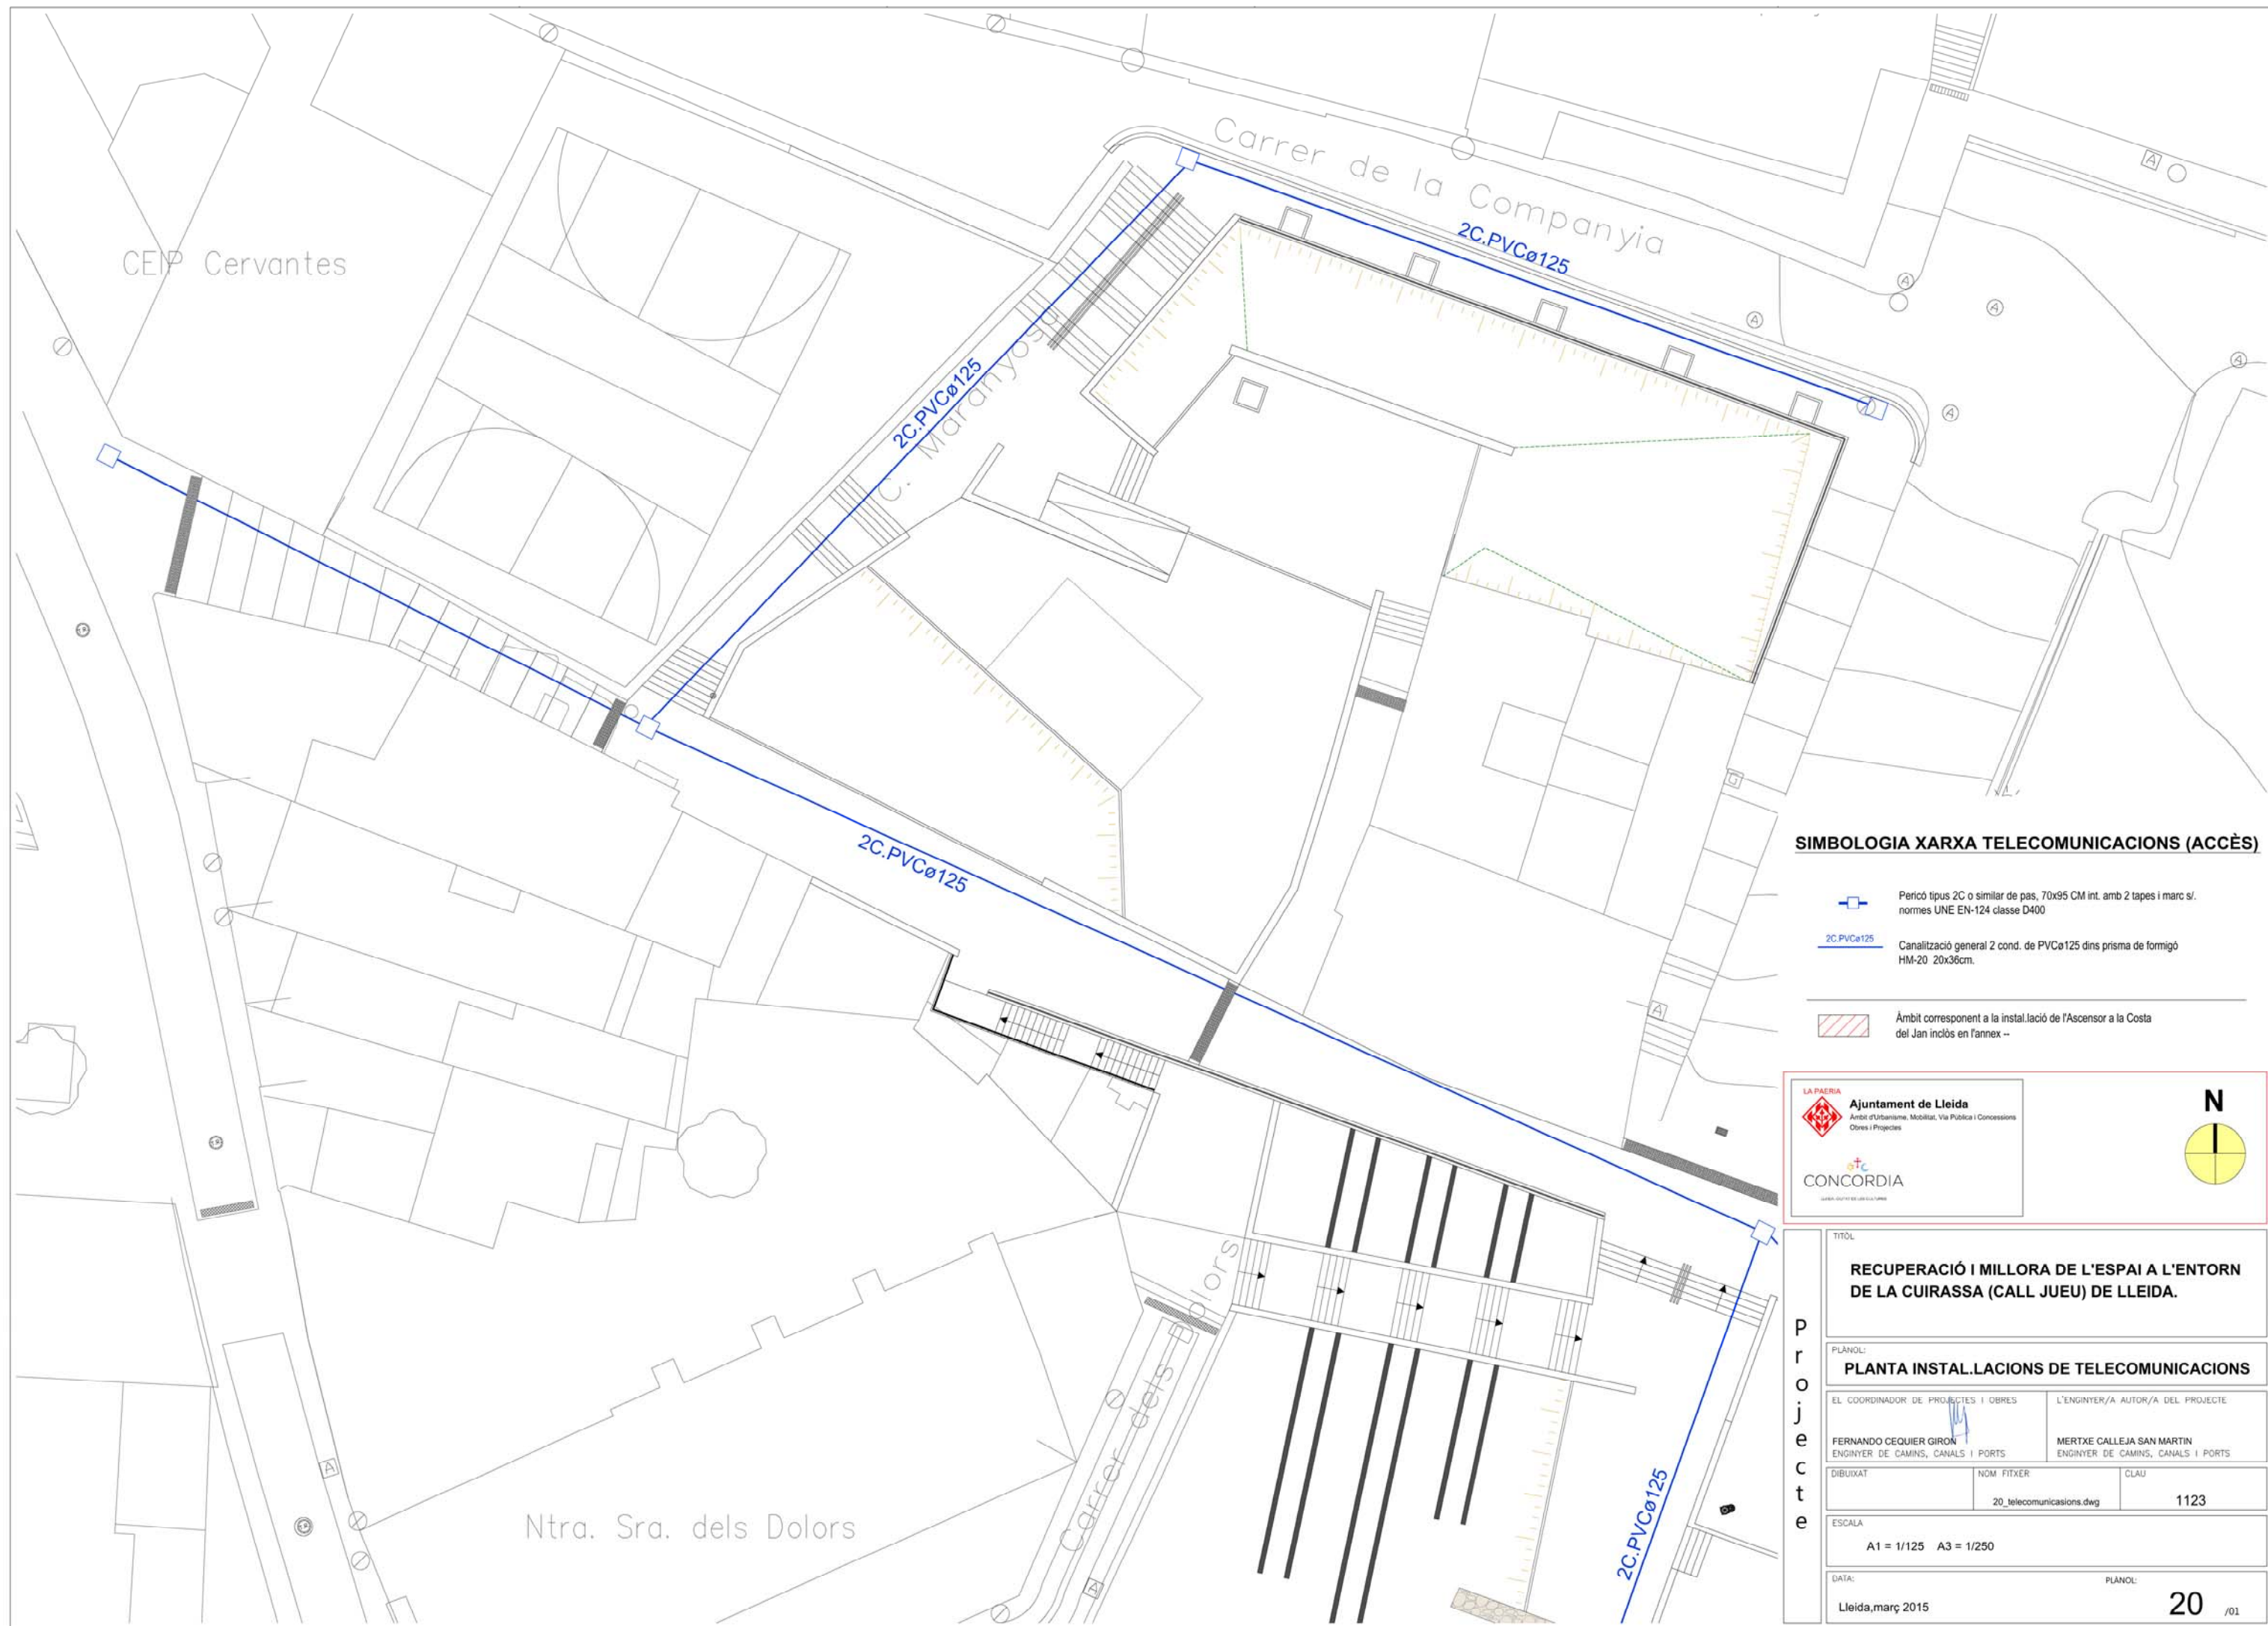


SIMBOLOGIA XARXA TELECOMUNICACIONS (ACCÉS)

-  Pericó tipus 2C o similar de pas, 70x95 CM int. amb 2 tapes i marc s/l. normes UNE EN-124 classe D400
-  2C.PVCø125 Canallització general 2 cond. de PVCø125 dins prisma de formigó HM-20 20x36cm.
-  Àmbit corresponent a la instal·lació de l'Ascensor a la Costa del Jan inclòs en l'annex --



TÍTOL		
RECUPERACIÓ I MILLORA DE L'ESPAI A L'ENTORN DE LA CUIRASSA (CALL JUEU) DE LLEIDA.		
PLANOL:		
PLANTA INSTAL·LACIONS DE TELECOMUNICACIONS		
EL COORDINADOR DE PROJECTES I OBRES		L'ENGINYER/A AUTOR/A DEL PROJECTE
FERNANDO CEQUIER GIRON ENGINYER DE CAMINS, CANALS I PORTS		MERTXE CALLEJA SAN MARTIN ENGINYER DE CAMINS, CANALS I PORTS
DIBUIXAT	NOM FITXER	CLAU
	20_telecomunicacions.dwg	1123
ESCALA		
A1 = 1/125 A3 = 1/250		
DATA:		PLANOL:
Lleida, març 2015		20 /01

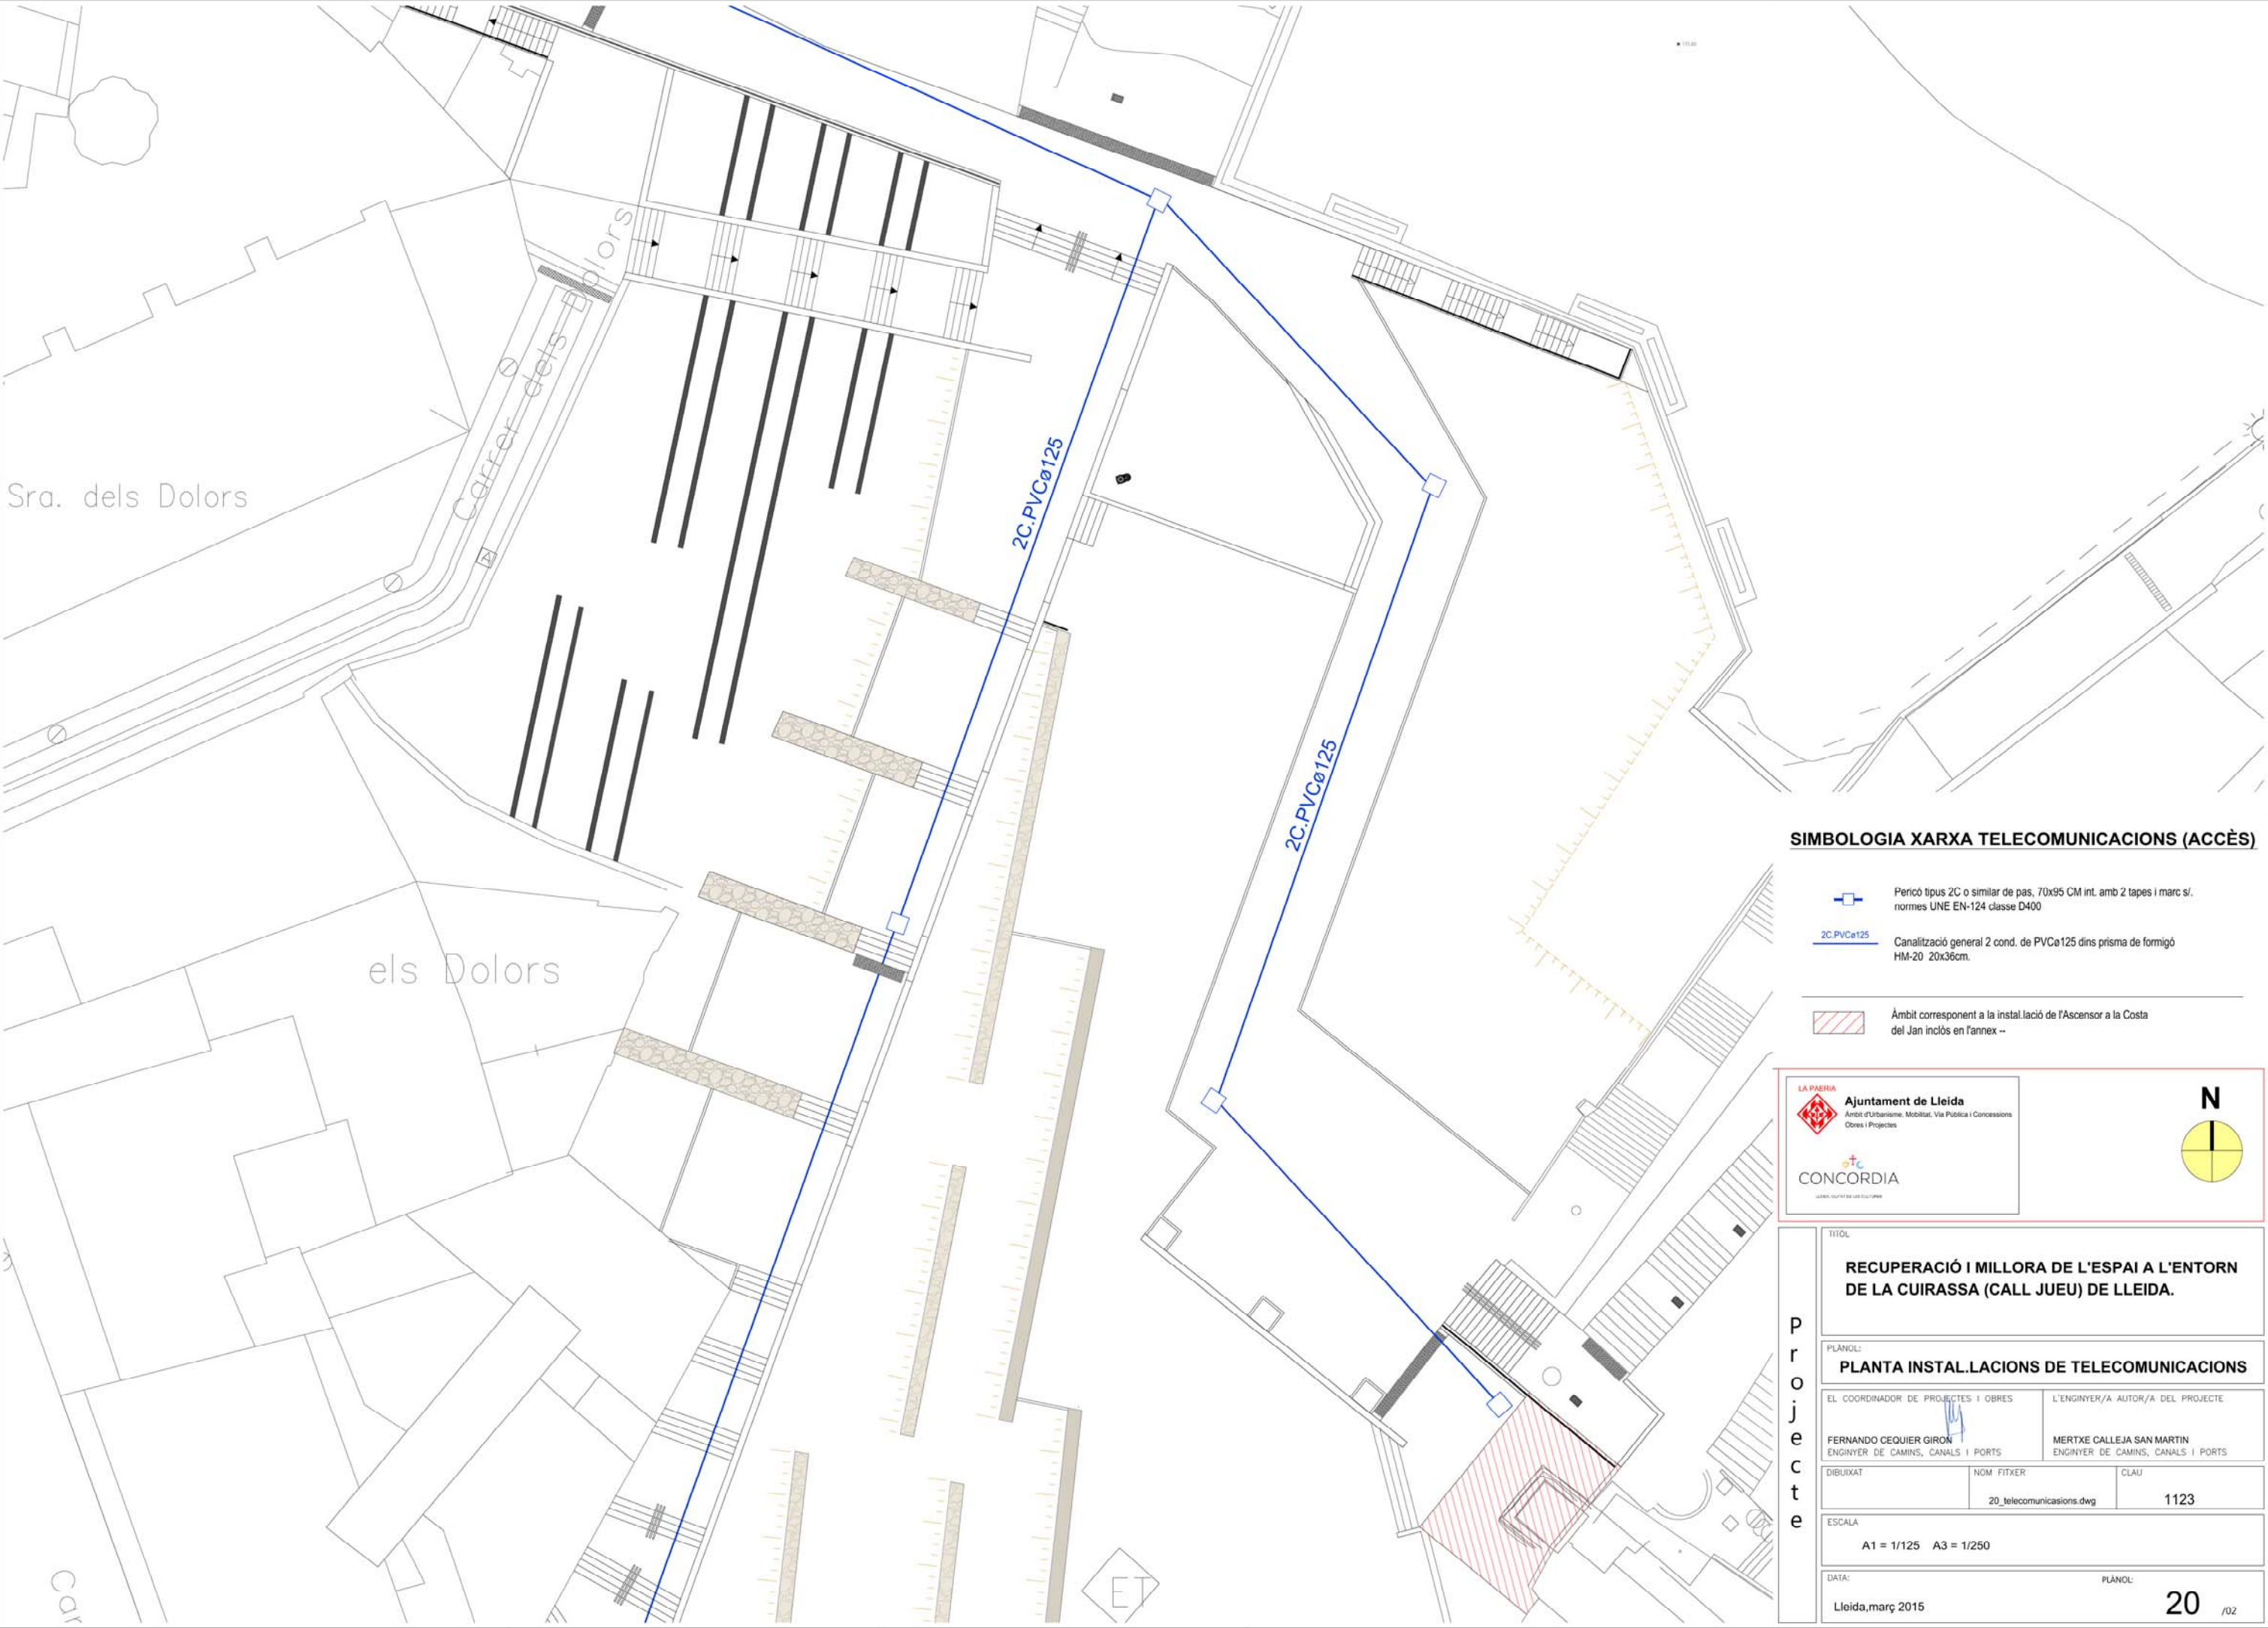

SIMBOLOGIA XARXA TELECOMUNICACIONS (ACCÈS)

 
-  Pericó tipus 2C o similar de pas, 70x95 CM int. amb 2 tapes i marc s/. normes UNE EN-124 classe D400
-  2C.PVCø125 Canallització general 2 cond. de PVCø125 dins prisma de formigó HM-20 20x36cm.
-  Àmbit corresponent a la instal·lació de l'Ascensor a la Costa del Jan inclòs en l'annex --



Ajuntament de Lleida
Àmbit d'Urbanisme, Mobilitat, Via Pública i Concessions
Obres i Projectes



CONCORDIA



P r o j e c t e	TÍTOL	
	RECUPERACIÓ I MILLORA DE L'ESPAI A L'ENTORN DE LA CUIRASSA (CALL JUEU) DE LLEIDA.	
	PLÀNOL: PLANTA INSTAL·LACIONS DE TELECOMUNICACIONS	
	EL COORDINADOR DE PROJECTES I OBRES	L'ENGINYER/A AUTOR/A DEL PROJECTE
	FERNANDO CECQUIER GIRON ENGINYER DE CAMINS, CANALS I PORTS	MERTXE CALLEJA SAN MARTIN ENGINYER DE CAMINS, CANALS I PORTS
	DIBUIXAT	CLAU
NOM FITXER		1123
20_telecomunicacions.dwg		
ESCALA		
A1 = 1/125 A3 = 1/250		
DATA:		PLÀNOL:
Lleida, març 2015		20 /02

Technical drawing of a square base with dimensions and three views:

- PLANTA:** Top view showing a square with a central hole. Dimensions: 0.75 (outer side), 0.66 (inner side), 0.05 (thickness), and 0.05 (hole diameter).
- SECCO:** Side view showing the profile of the base. Dimensions: 0.75 (width), 0.66 (inner width), 0.05 (thickness), and 0.05 (height of the central hole).
- VISTA:** Isometric view showing the 3D structure of the square base with a central hole.

Technical drawing of a square plate with a central hole. The plate has a total width of 0.60. The central hole has a width of 0.40. The border of the plate is hatched, indicating a specific material or finish. The drawing includes a center line for the hole and a dimension line for the total width.

COLZE DE DESVIAMENT A 45°

COLZE DE DESVIAMENT A 90°

DETALL A

SUPORT SEPARATOR

VISTA

FORMIGÃO
HM-20

0.10 0.11 0.11 0.10

0.03

0.45

0.27

0.11

0.08

0.08

SOTA VORERA 0.45 mìn.

SOTA CALÇADA 0.60 mìn.

coates en m

[illegible]

Technical drawing of a rectangular plate with two circular holes. The plate has a total width of 0.40 and a total height of 0.40 ± 0.60 . The holes are positioned 0.08 ± 0.125 from the left and right edges and 0.06 from the top and bottom edges. The distance between the centers of the holes is 0.13. The plate is shown with a grid of points labeled with letters and numbers.

LA PAERIA




Ajuntament de Lleida




CONCORDIA


LLEIDA. CIUTAT DE LES CULTURES

PLÀNOLS ASCENSOR COSTA DEL JAN

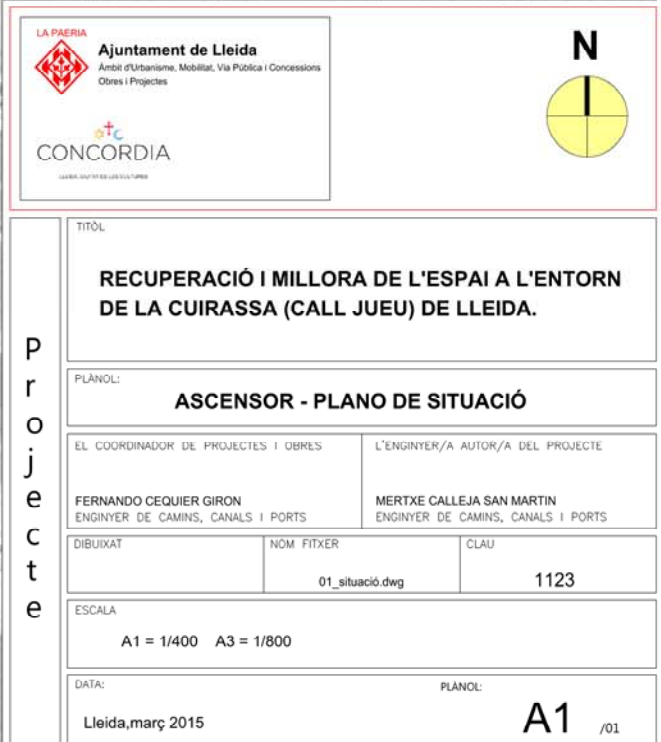


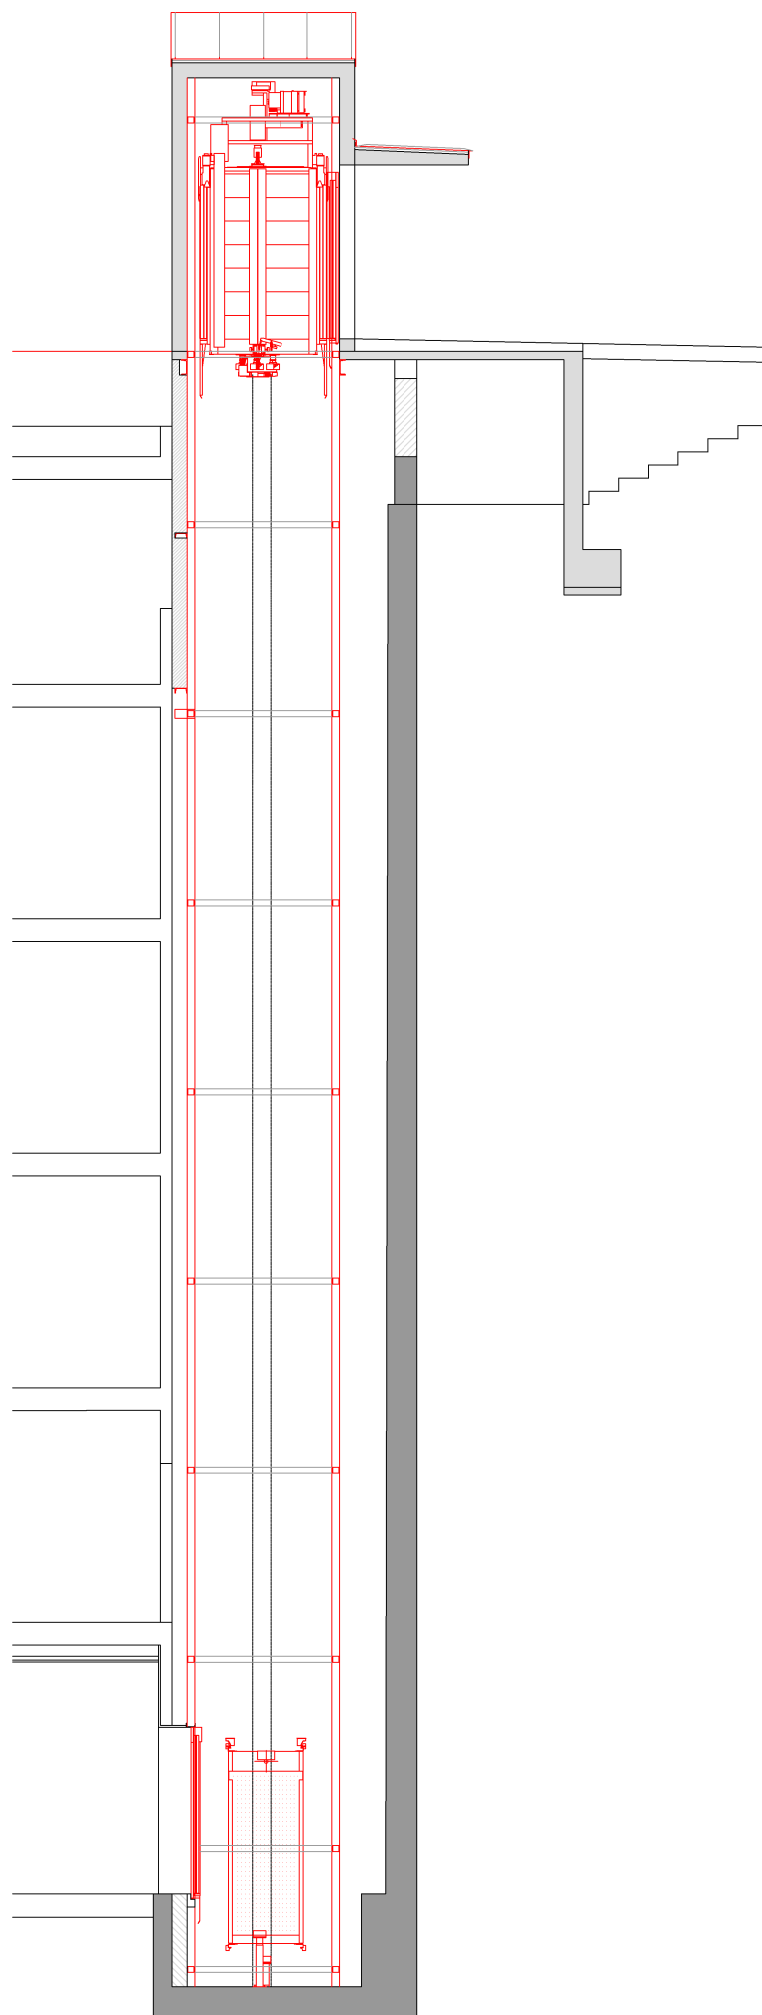


SECCIÓ LONGITUDINAL 1/50

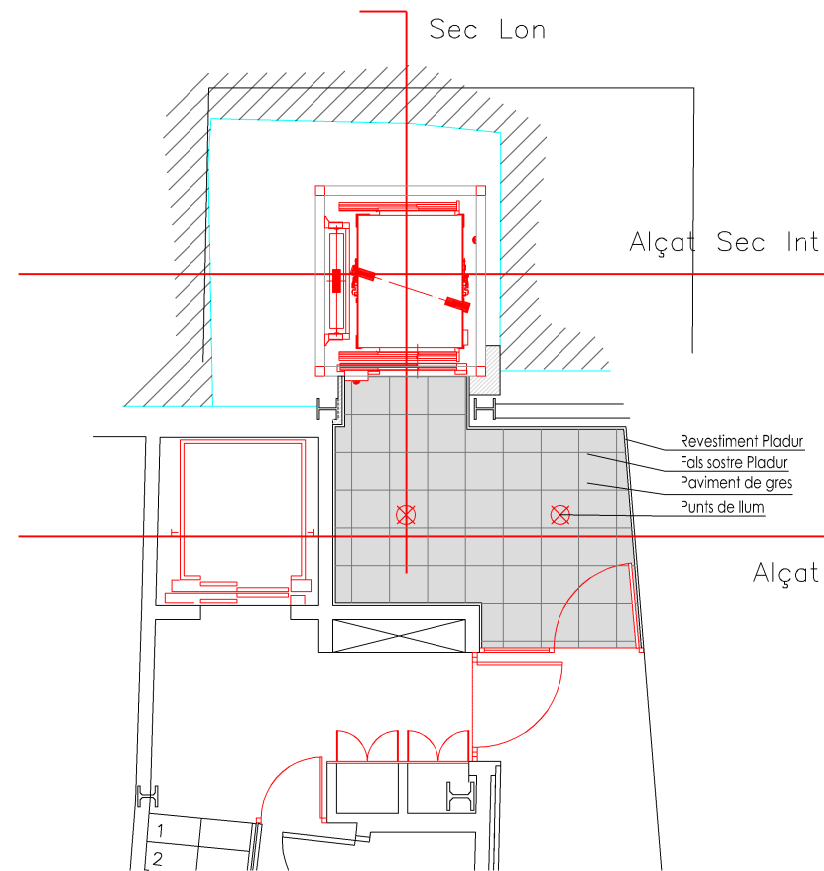


PLANTA BAIXA 1/40

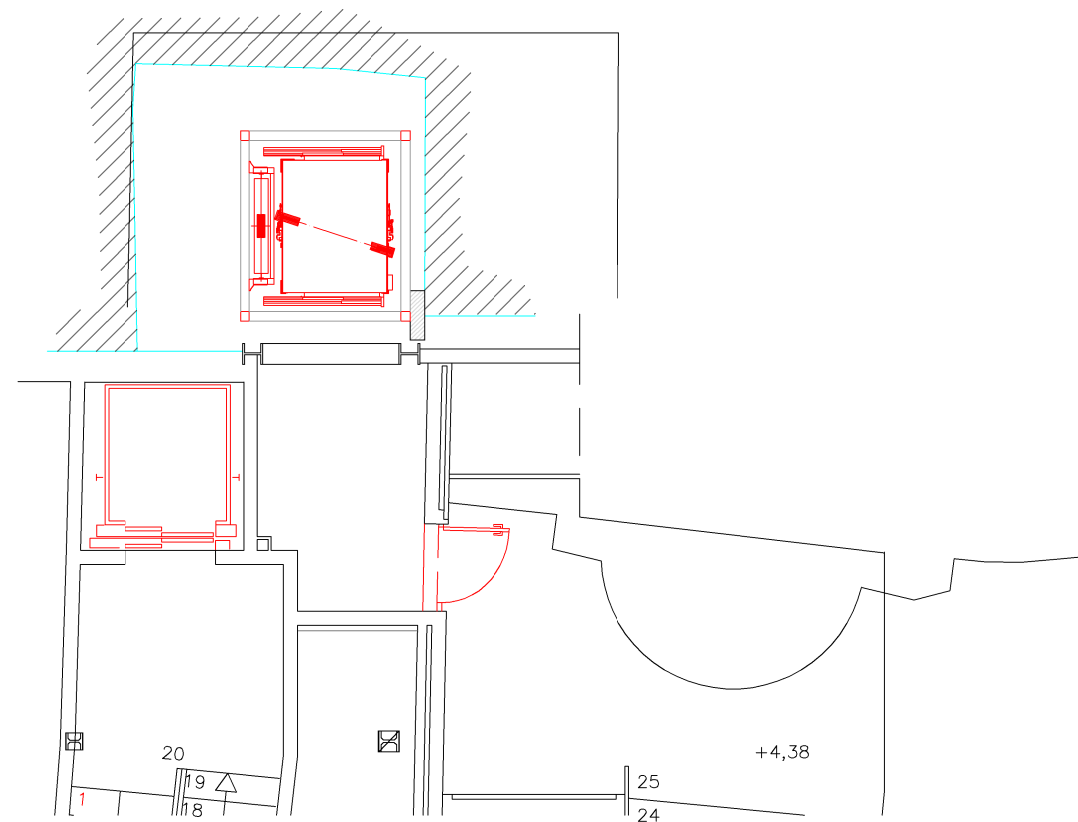


PLANTA PRIMERA 1/40


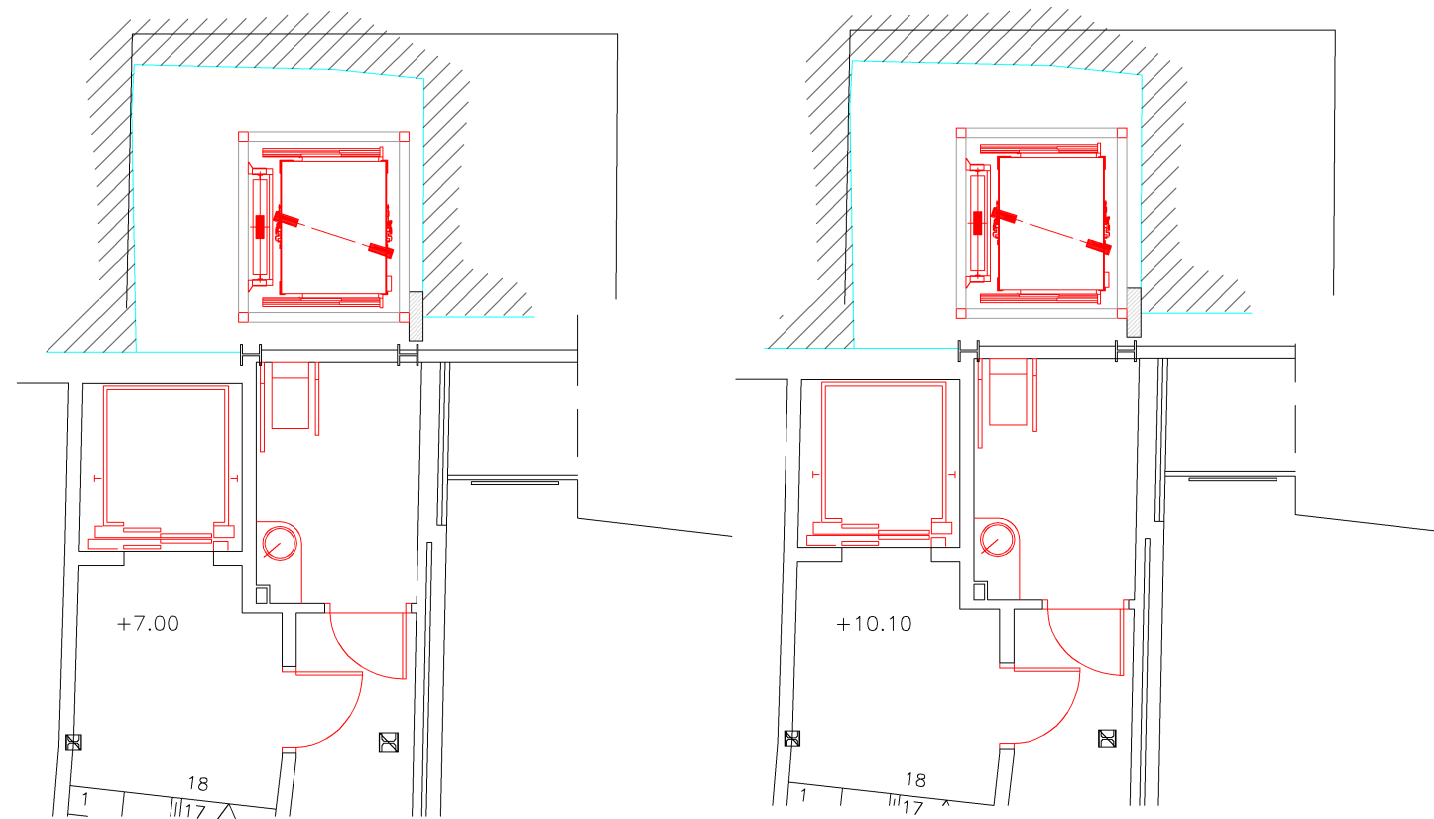


PLANTA SEGONA 1/40

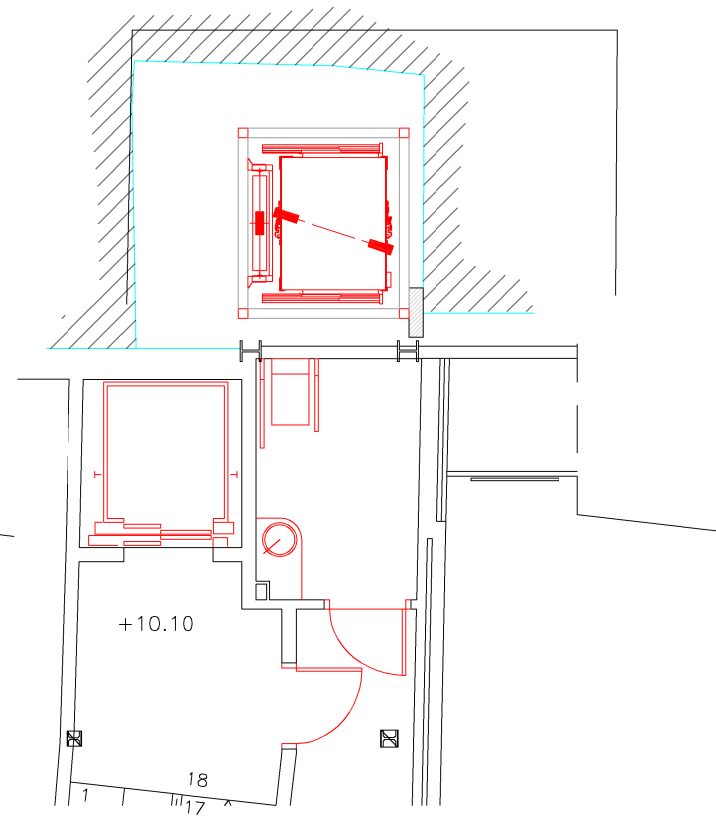


PLANTA TERCERA 1/40

  Ajuntament de Lleida Àmbit d'Urbanisme, Mobilitat, Via Pública i Concessions Obres i Projectes		
 CONCORDIA LLEIDA, CIUTAT DE LES CULTURES		
TÍTOL		
RECUPERACIÓ I MILLORA DE L'ESPAI A L'ENTORN DE LA CUIRASSA (CALL JUEU) DE LLEIDA.		
PLÀNOL:		
ASCENSOR - PLANTES I SECCIÓ LONGITUDINAL		
EL COORDINADOR DE PROJECTES I OBRES		L'ENGINYER/A AUTOR/A DEL PROJECTE
FERNANDO CEGUIER GIRON ENGINYER DE CAMINS, CANALS I PORTS		MERTXE CALLEJA SAN MARTIN ENGINYER DE CAMINS, CANALS I PORTS
DIBUIXAT	NOM FITXER	CLAU
	A3_planta i seccio long.dwg	1123
ESCALA		
1/50 1/40		
DATA:		PLÀNOL:
Lleida, març 2015		A2 /01

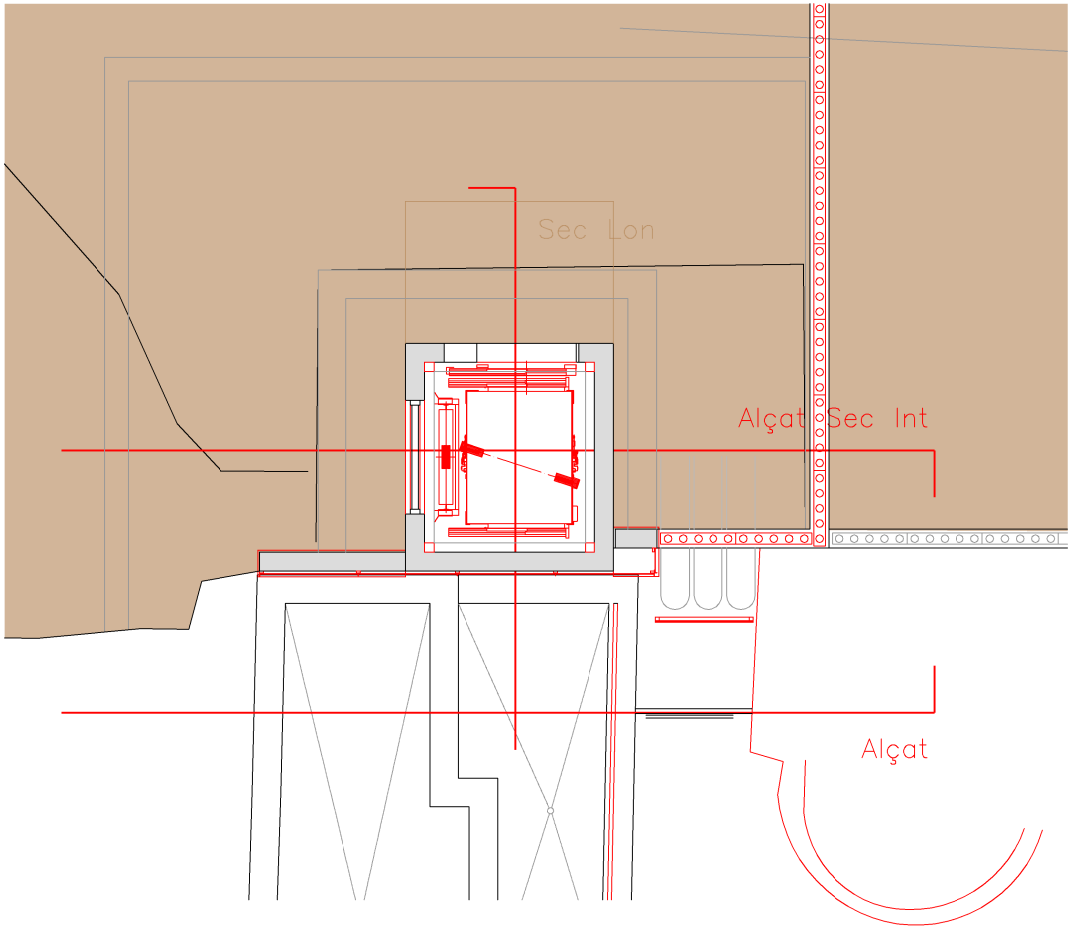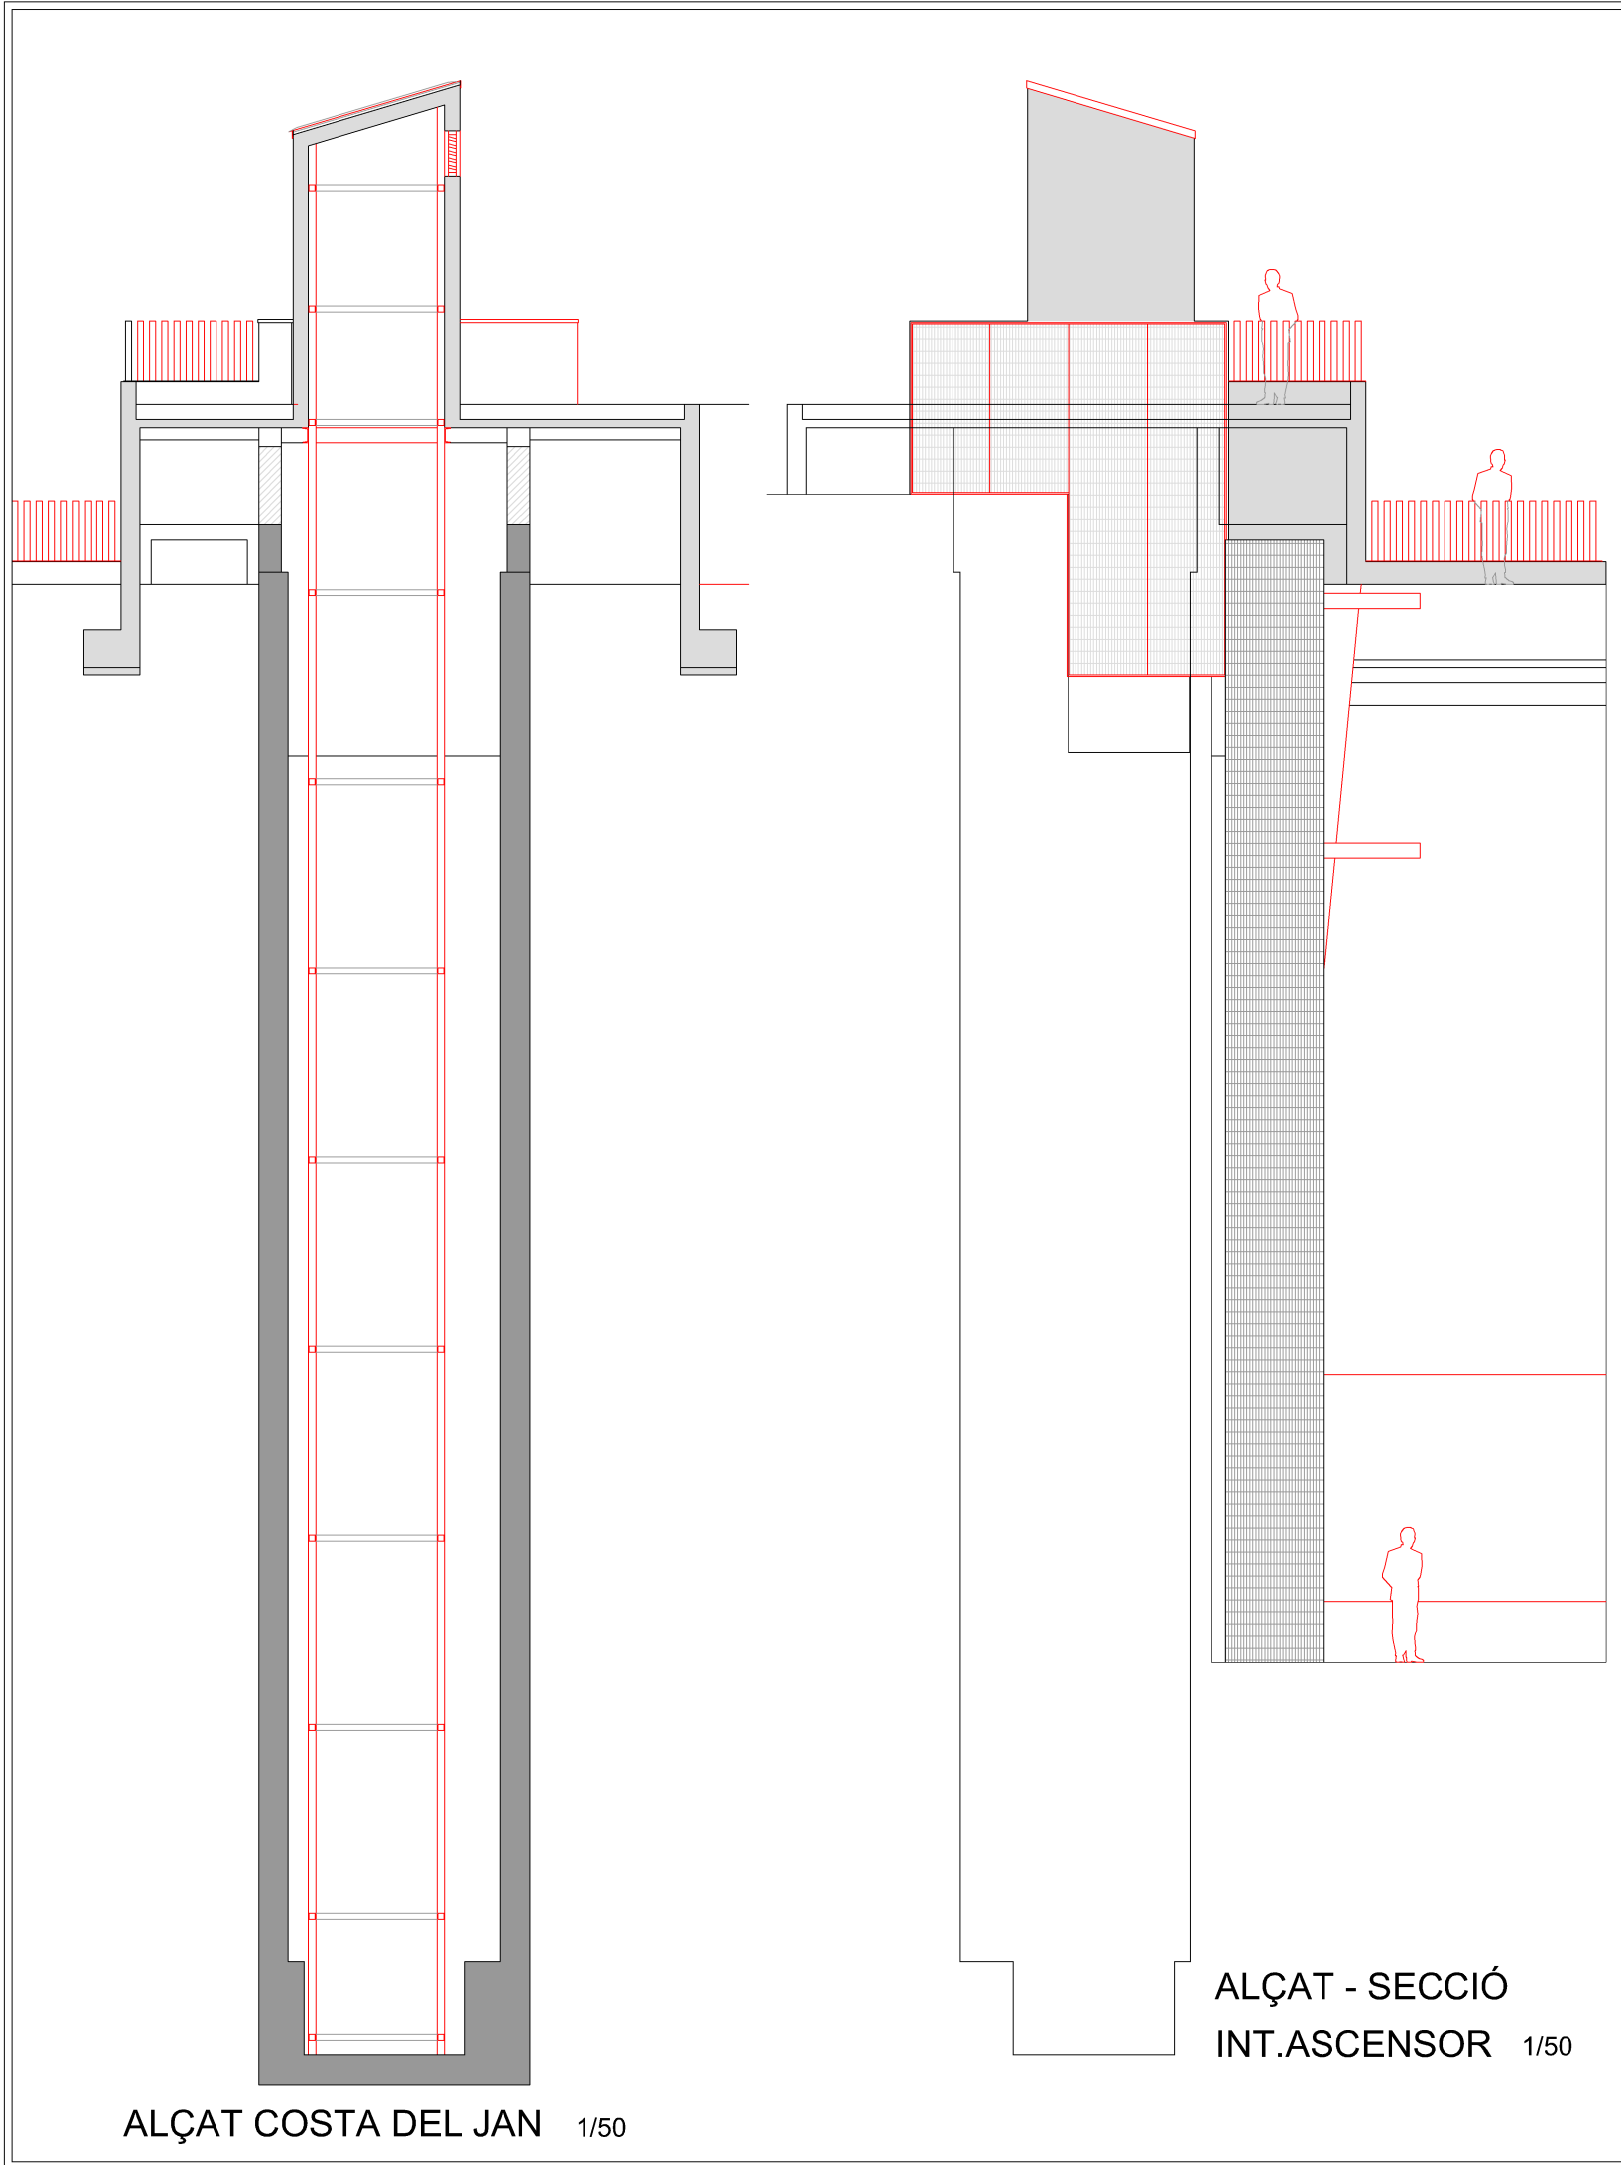

PLANTA TERRASSA 1/40

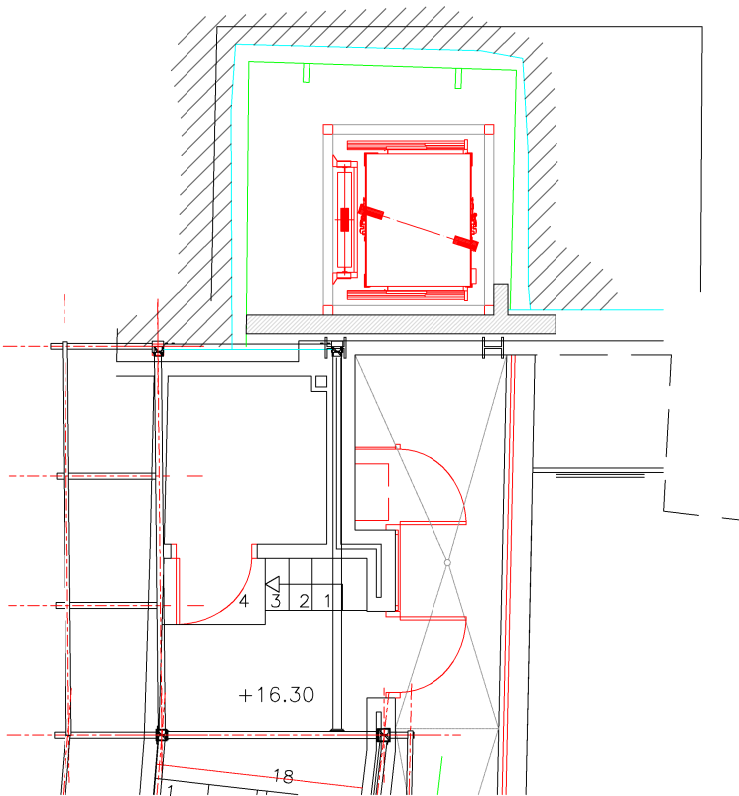

PLANTA QUARTA 1/40

LA PAERIA
Ajuntament de Lleida
Àmbit d'Urbanisme, Mobilitat, Via Pública i Concessions
Obres i Projectes

CONCORDIA
LLEIDA, CIUTAT DE LES SOLUCIONS

N

TÍTOL
RECUPERACIÓ I MILLORA DE L'ESPAI A L'ENTORN DE LA CUIRASSA (CALL JUEU) DE LLEIDA.


PLÀNOL:
ASCENSOR - PLANTES I SECCIÓ LONGITUDINAL

EL COORDINADOR DE PROJECTES I OBRES	L'ENGINYER/A AUTOR/A DEL PROJECTE	
FERNANDO CEGUIER GIRON ENGINYER DE CAMINS, CANALS I PORTS	MERTXE CALLEJA SAN MARTIN ENGINYER DE CAMINS, CANALS I PORTS	
DIBUIXAT	NOM FITXER	CLAU
	A3_planta i seccio long.dwg	1123


ESCALA
1/50 1/40

DATA:
Lleida, març 2015


PLÀNOL:
A2 /02

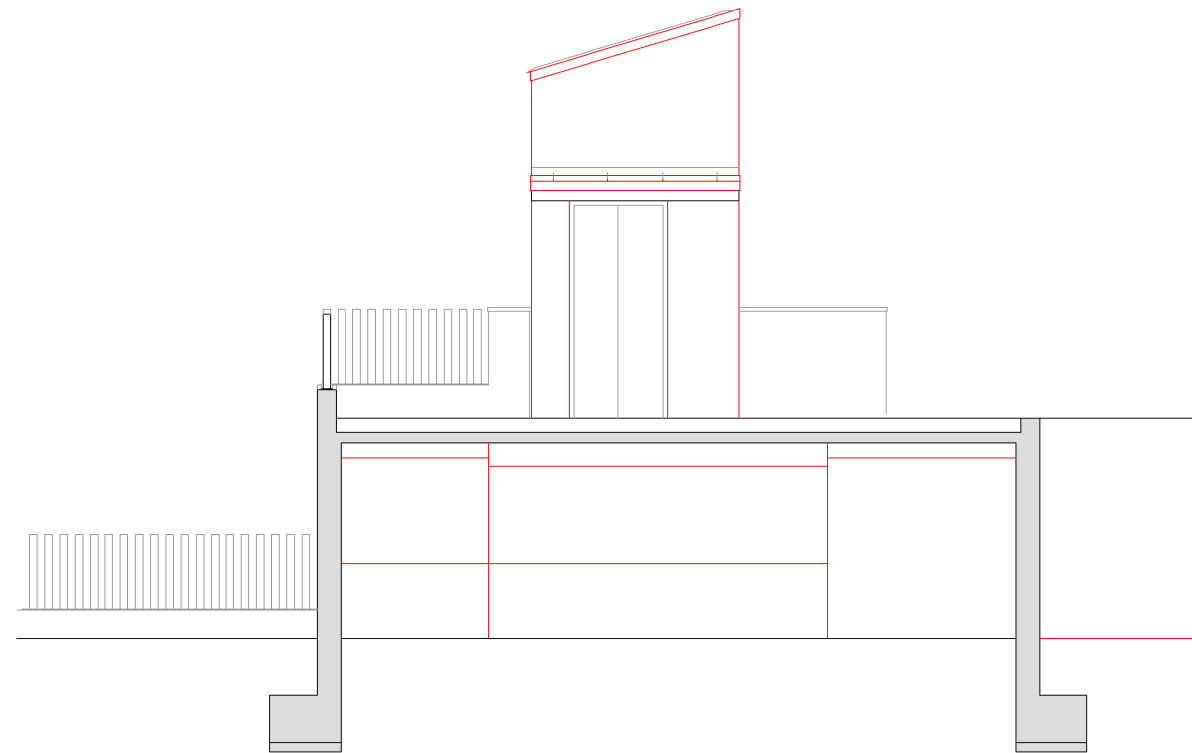


ALÇAT PORTA ASCENSOR 1/40

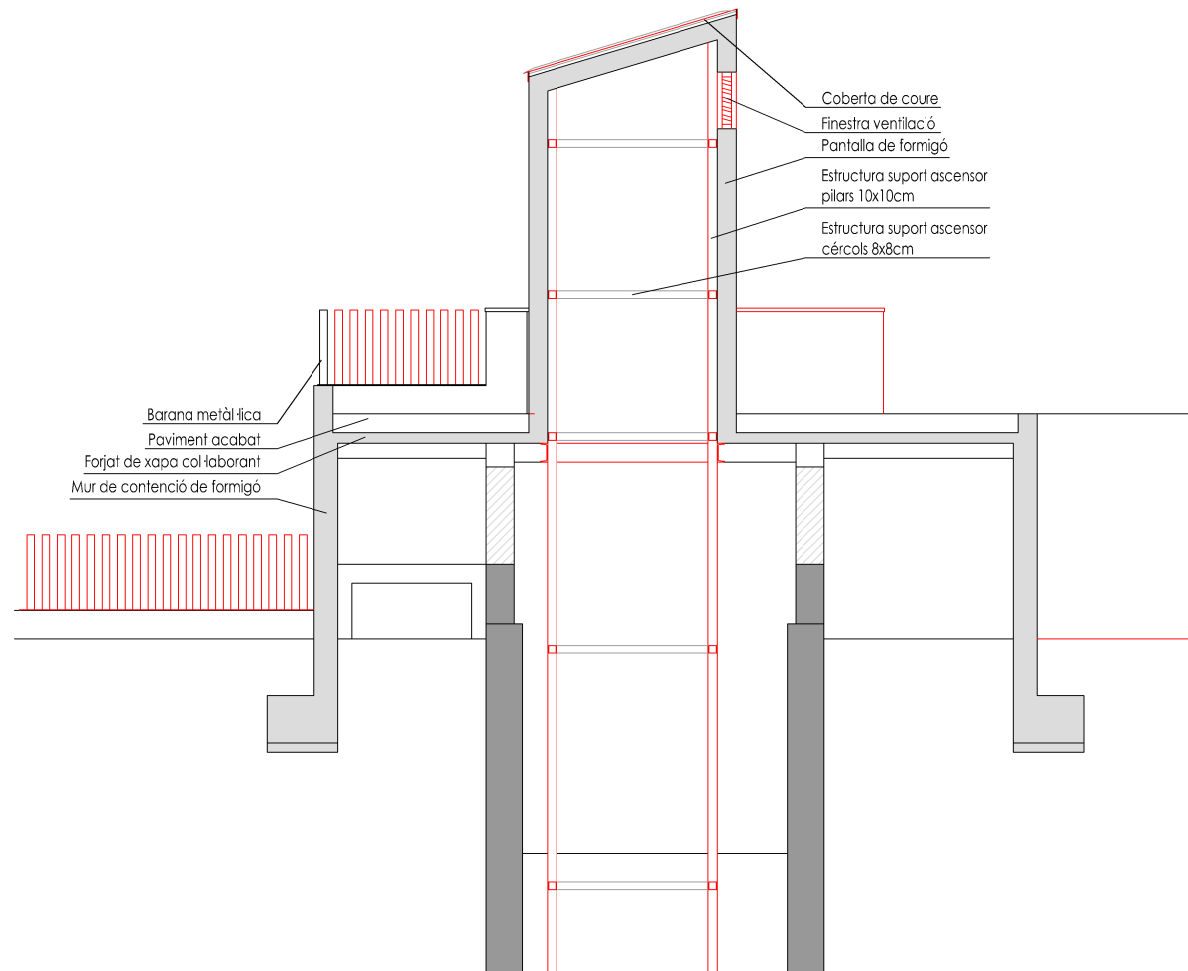


ALÇAT SECCIÓ INTERIOR 1/40

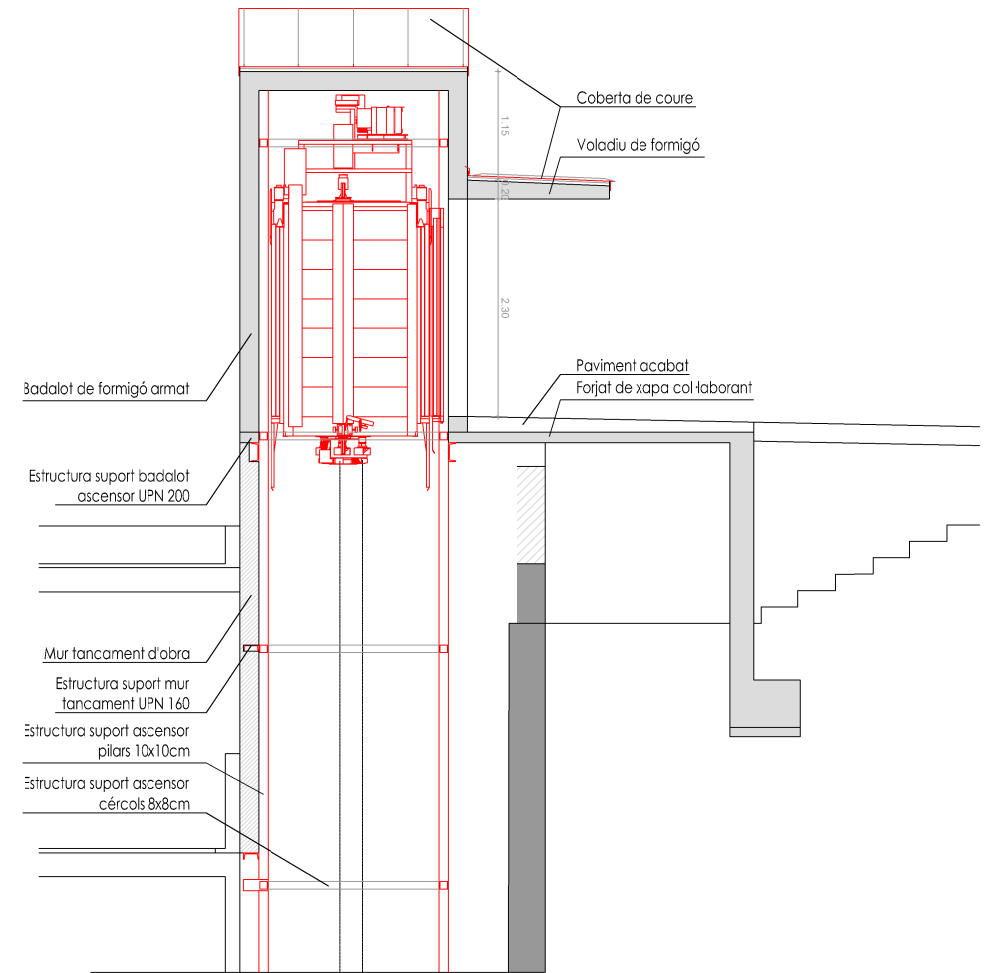


SECCIÓ TRANSVERSAL ESCALES 1/40


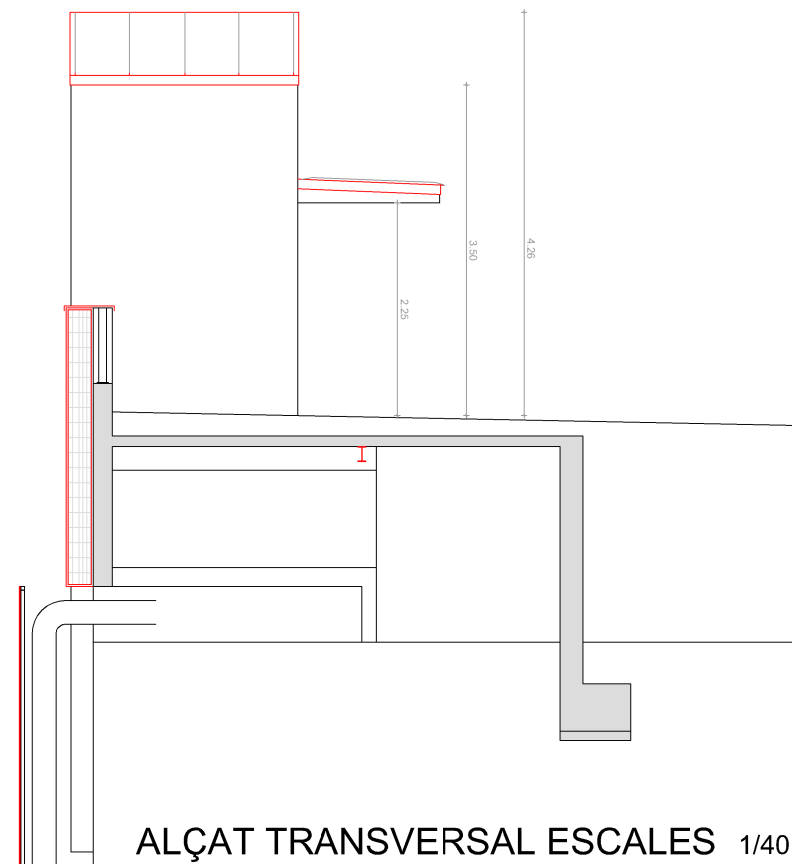


ALÇAT TRANSVERSAL ESCALES 1/40

 
 Ajuntament de Lleida Àmbit d'Urbanisme, Mobilitat, Via Pública i Concessions Obres i Projectes		
 CONCORDIA LLEIDA, CIUTAT DE LES CULTURES		
TÍTOL		
RECUPERACIÓ I MILLORA DE L'ESPAI A L'ENTORN DE LA CUIRASSA (CALL JUEU) DE LLEIDA.		
PLÀNOL:		
ASCENSOR - DETALLS CONSTRUCTIUS		
EL COORDINADOR DE PROJECTES I OBRES		L'ENGINYER/A AUTOR/A DEL PROJECTE
FERNANDO CEGUIER GIRON ENGINYER DE CAMINS, CANALS I PORTS		MERTXE CALLEJA SAN MARTIN ENGINYER DE CAMINS, CANALS I PORTS
DIBUIXAT	NOM FITXER	CLAU
	A4_planta i detalls cons.dwg	1123
ESCALA		
1/40		
DATA:		PLÀNOL:
Lleida, març 2015		A3 /01

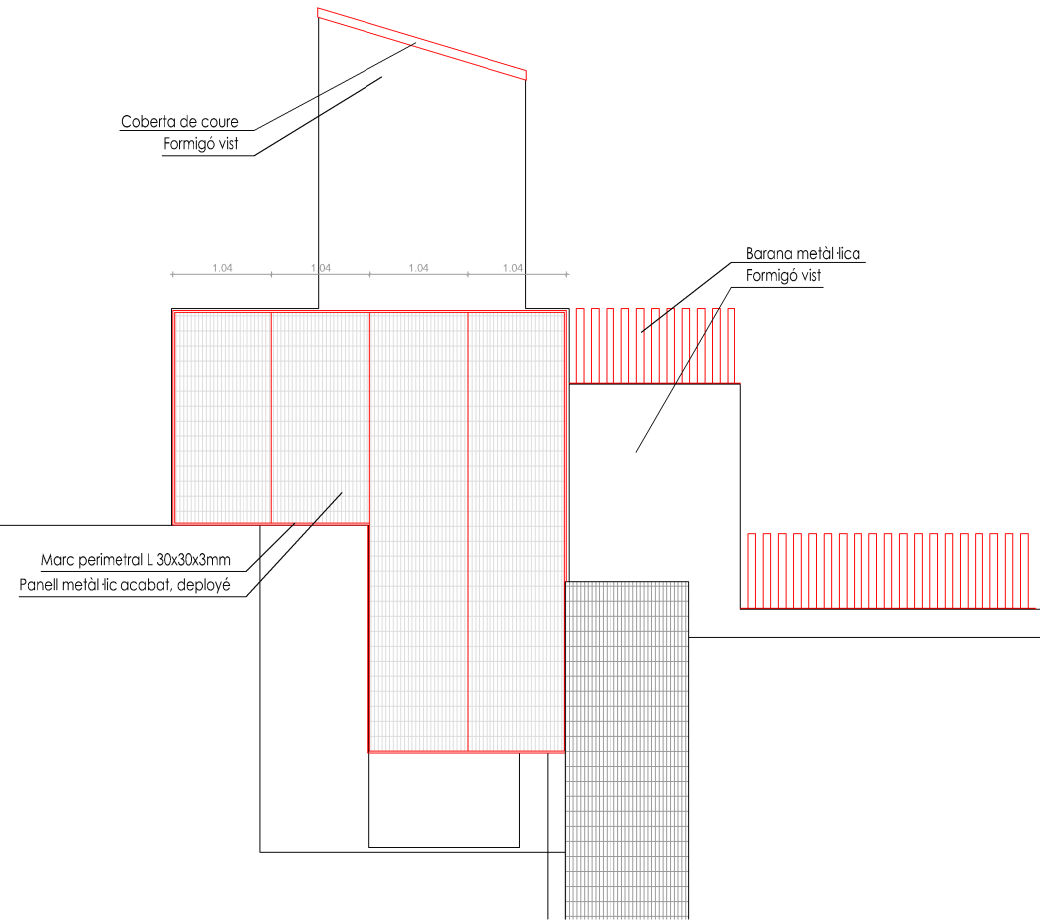


PLANTA TERRASSA 1/40

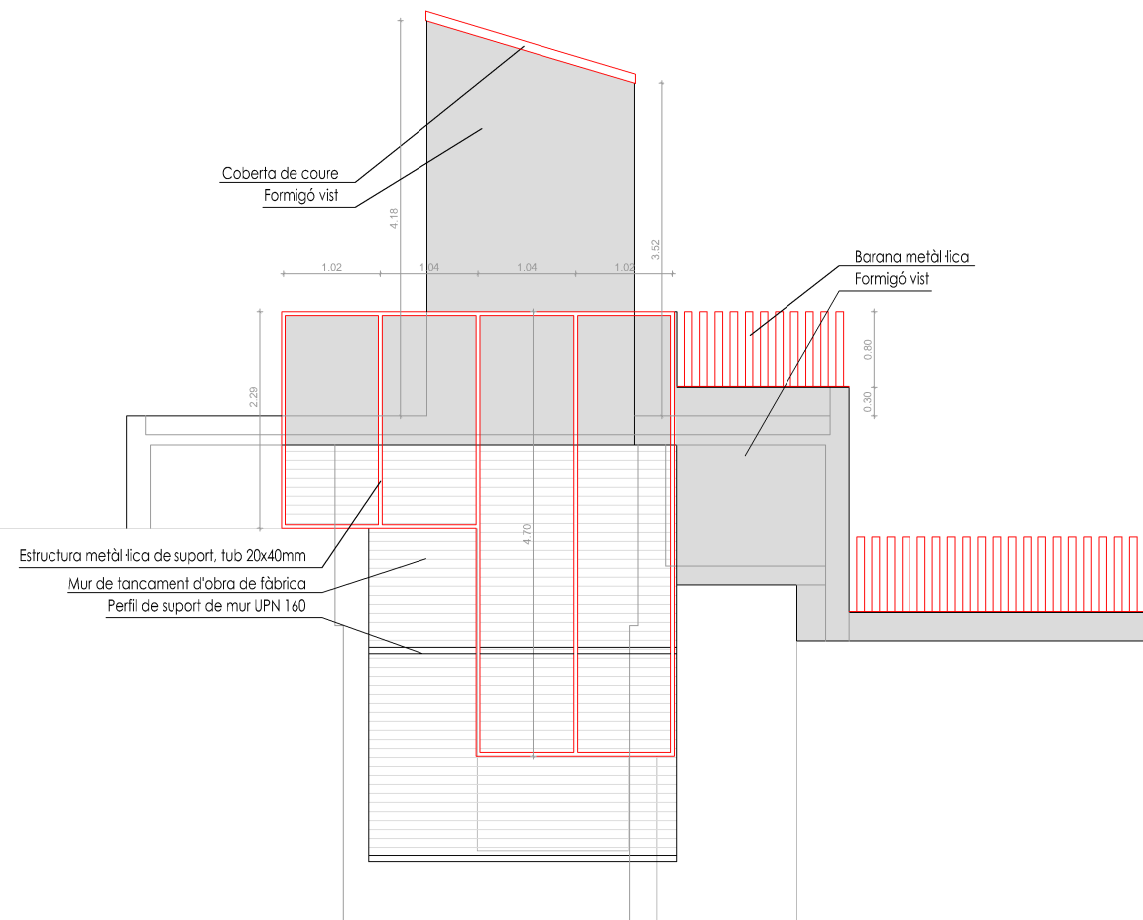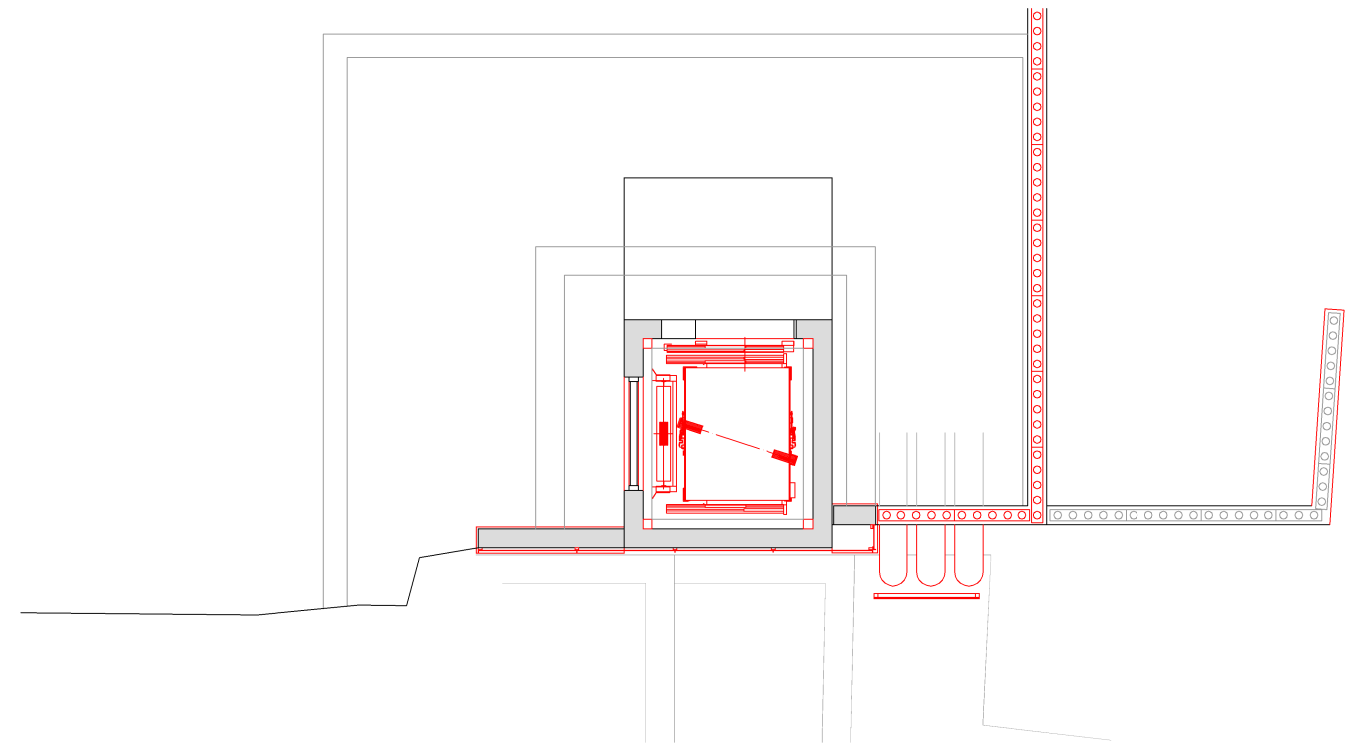



ALÇAT COSTA DEN JAN (ACABAT I ESTRUCTURA) 1/40

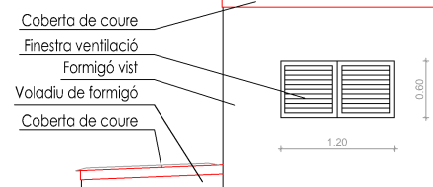


ALÇAT TRANSVERSAL 1/40

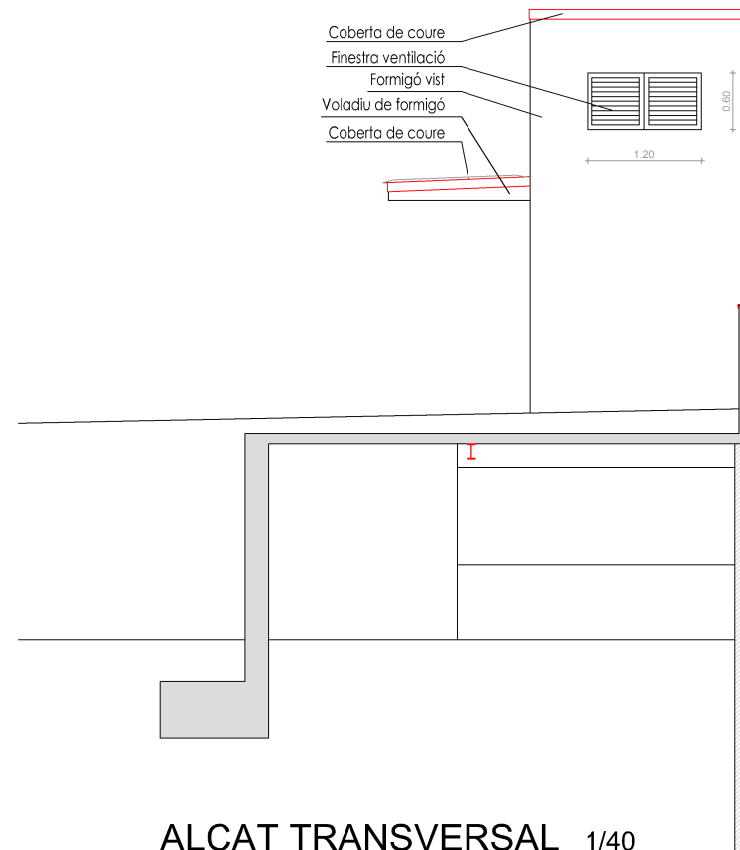

 
 Ajuntament de Lleida Àmbit d'Urbanisme, Mobilitat, Via Pública i Concessions Obres i Projectes		
 CONCORDIA LLEIDA, CIUTAT DE LES CULTURES		
TÍTOL		
RECUPERACIÓ I MILLORA DE L'ESPAI A L'ENTORN DE LA CUIRASSA (CALL JUEU) DE LLEIDA.		
PLÀNOL:		
ASCENSOR - DETALLS CONSTRUCTIUS		
EL COORDINADOR DE PROJECTES I OBRES		L'ENGINYER/A AUTOR/A DEL PROJECTE
FERNANDO CECQUIER GIRON ENGINYER DE CAMINS, CANALS I PORTS		MERTXE CALLEJA SAN MARTIN ENGINYER DE CAMINS, CANALS I PORTS
DIBUIXAT	NOM FITXER	CLAU
	A4_planta i detalls cons.dwg	1123
ESCALA		
1/40		
DATA:		PLÀNOL:
Lleida, març 2015		A3 /02

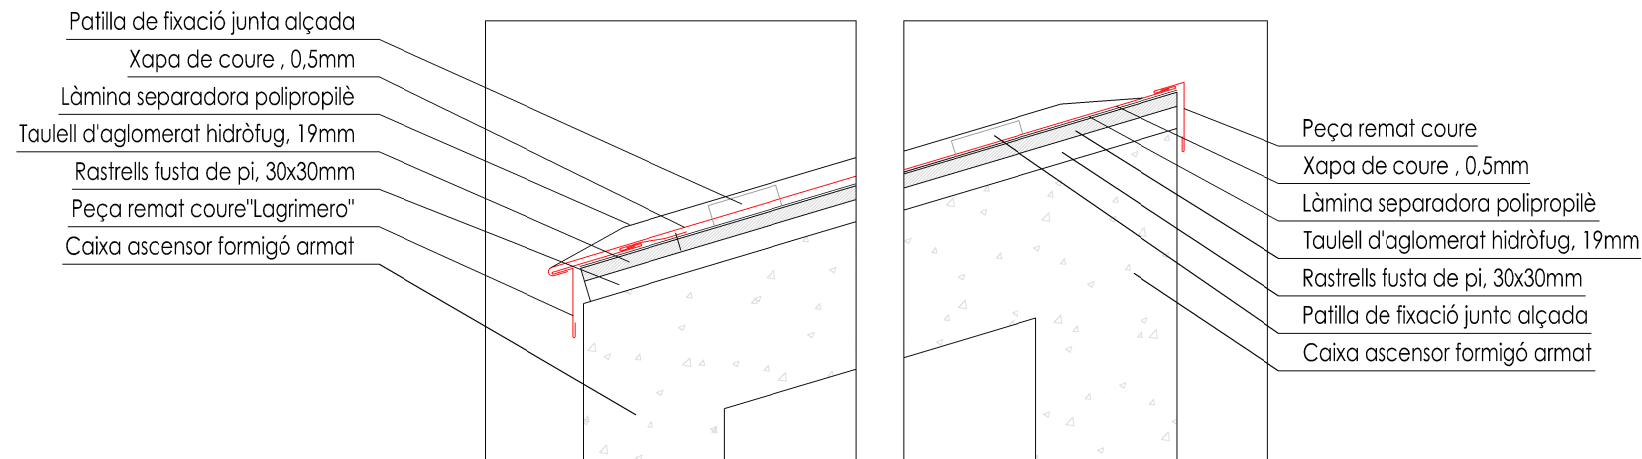



DETALL COBERTA BADALOT ASCENSOR - SEC LONG

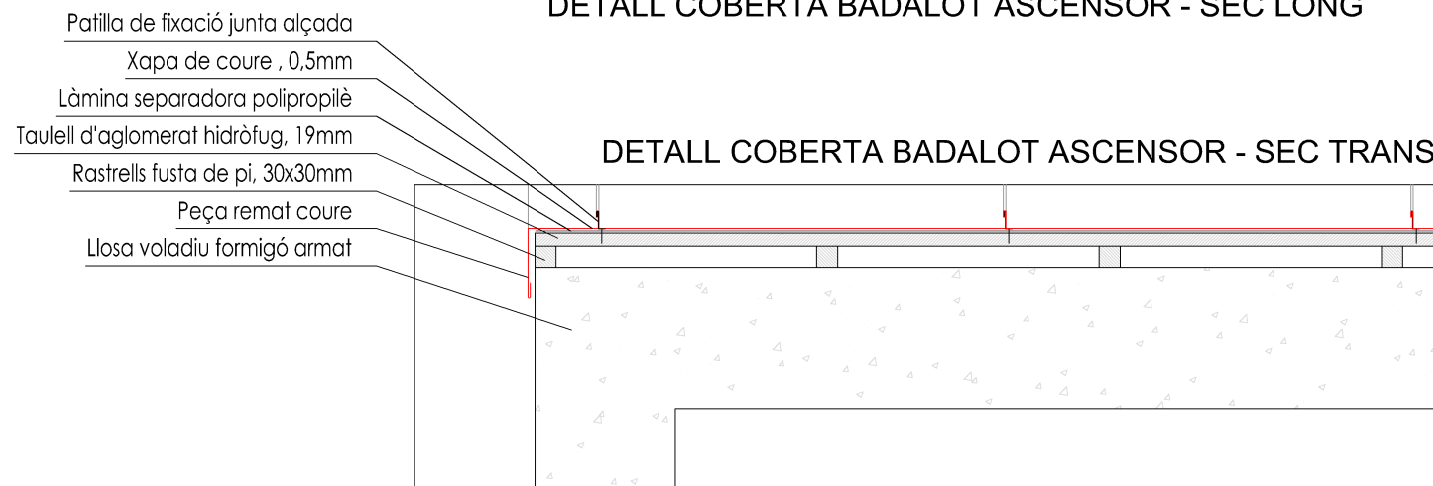


DETALL COBERTA BADALOT ASCENSOR - SEC TRANSV

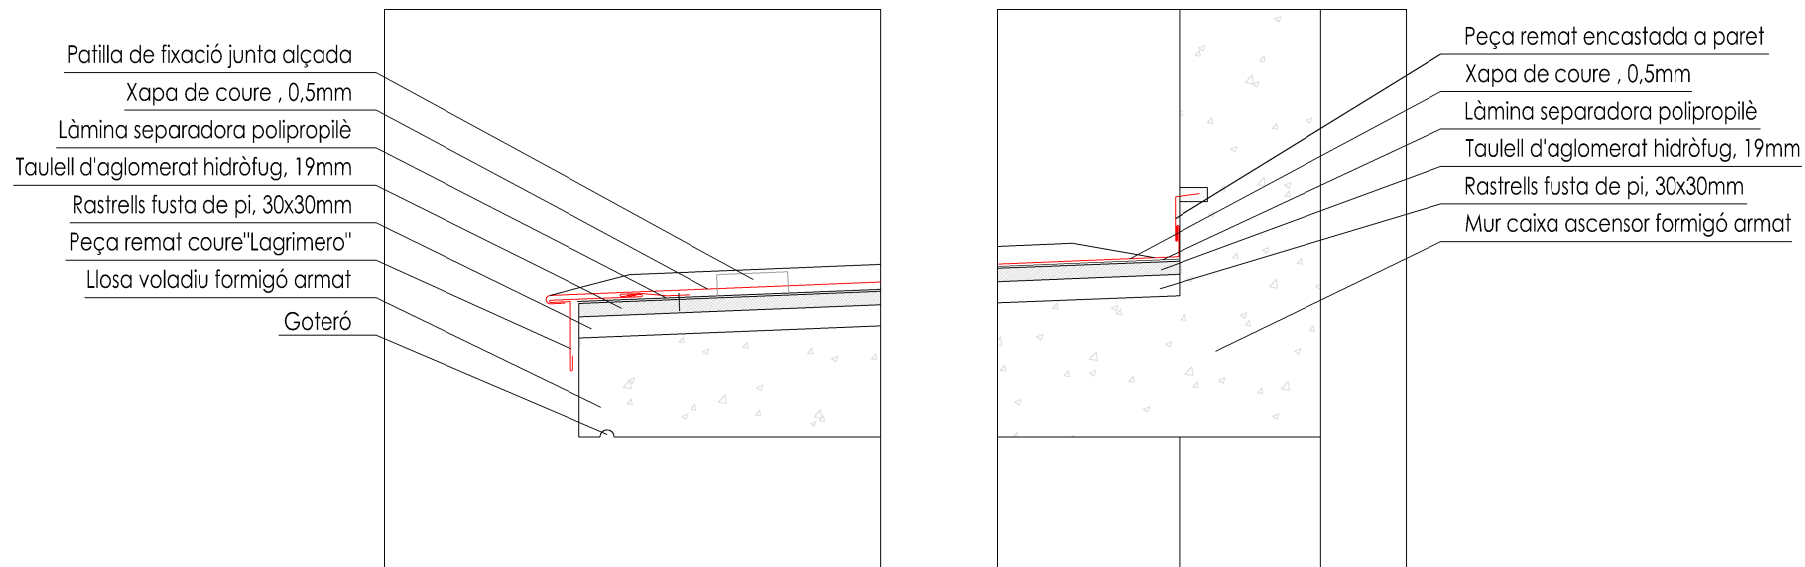

DETALL VOLADIU ASCENSOR

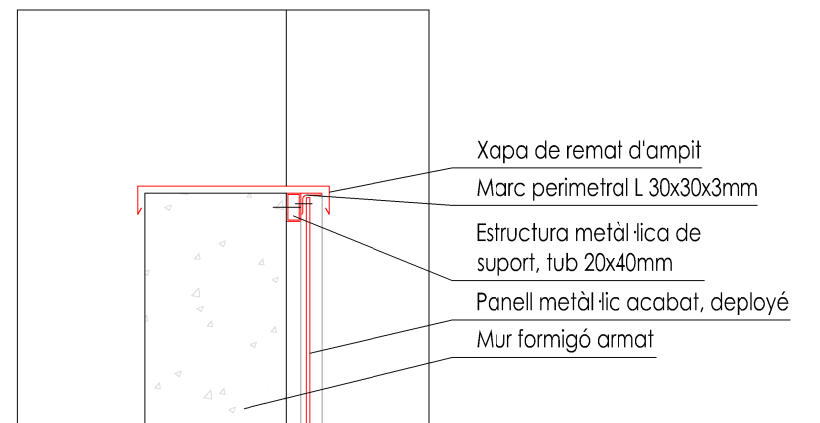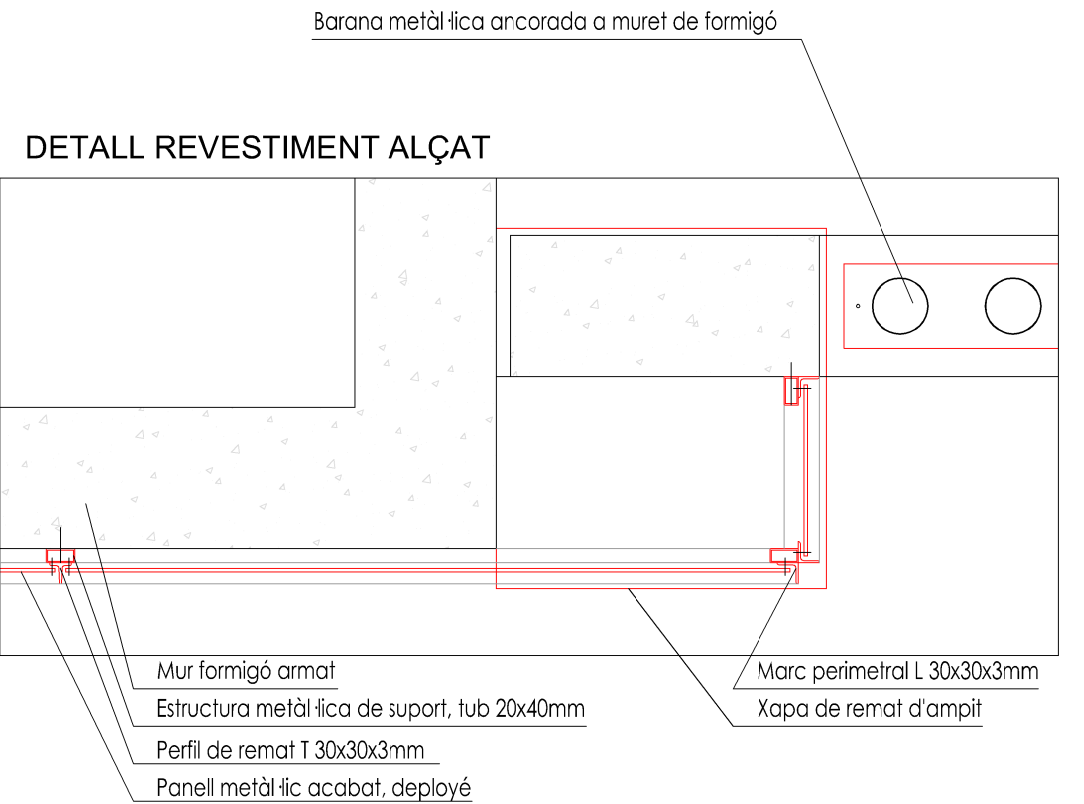

DETALL BARANA FORMIGÓ

  Ajuntament de Lleida Àmbit d'Urbanisme, Mobilitat, Via Pública i Concessions Obres i Projectes		
 CONCORDIA LLEIDA, CIUTAT DE LES CULTURES		
TÍTOL		
RECUPERACIÓ I MILLORA DE L'ESPAI A L'ENTORN DE LA CUIRASSA (CALL JUEU) DE LLEIDA.		
PLÀNOL:		
ASCENSOR - DETALLS CONSTRUCTIUS ESTRUCTURES		
EL COORDINADOR DE PROJECTES I OBRES		L'ENGINYER/A AUTOR/A DEL PROJECTE
FERNANDO CEGUIER GIRON ENGINYER DE CAMINS, CANALS I PORTS		MERTXE CALLEJA SAN MARTIN ENGINYER DE CAMINS, CANALS I PORTS
DIBUIXAT	NOM FITXER	CLAU
	A5_detalls cons.estructures.dwg	1123
ESCALA		
ESCALA		
DATA:		PLÀNOL:
Lleida,març 2015		A4 /01